

EKSPERTYZA TECHNICZNA

– w trybie § 2 rozporządzenia Ministra Infrastruktury z dnia 12 kwietnia 2002 r. w sprawie warunków technicznych, jakim powinny odpowiadać budynki i ich usytuowanie (tj. Dz. U. z 18 września 2015 r. poz. 1422).

Temat:


EKSPERTYZA TECHNICZNA

Opracowali:	mgr inż. Lucjan Gładysz uprawniony rzeczoznawca ds. zabezpieczeń
-------------	---

Mgr inż. Helena Krzych
Rzecznawca budowlany w specjalności
konstr. – budowl. Decyzja GINDB Nr 14/99

Nr uprawnień: 322/95

uprawniony rzeczoznawca ds. zabezpieczeń
ppoz.
Nr uprawnień: 322/95
Broels

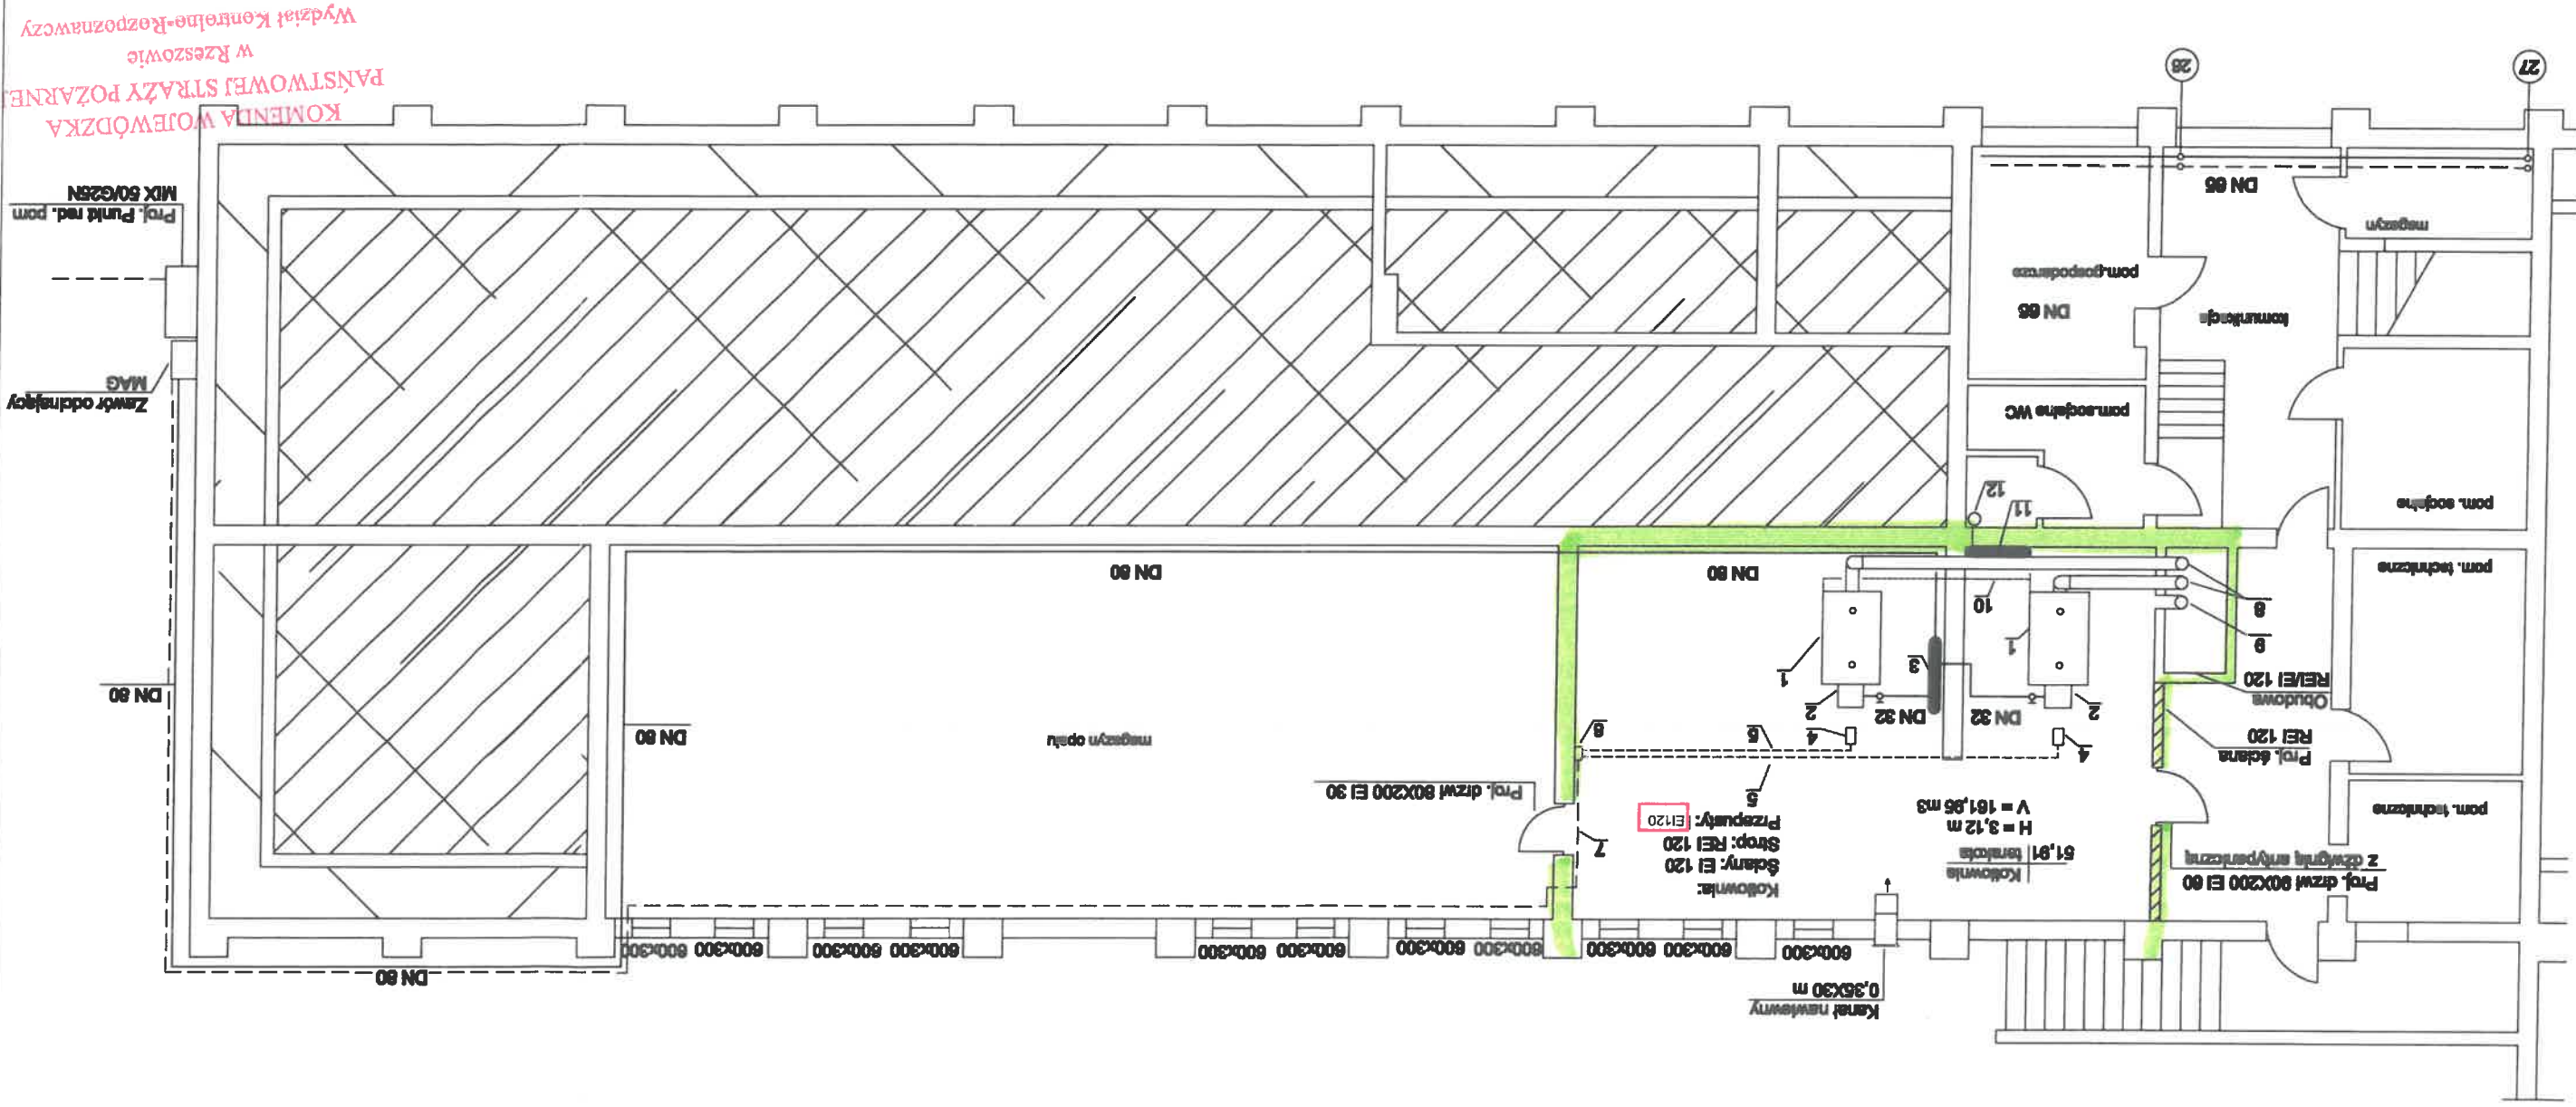

Powierzchnia olden = 0,54 m²
Powierzchnia podłogi = 61,81 m²
Wysokość kolonny H = 3,12 m
Kubatura Kolonny V = 161,85 m³

Oznaczenia:

1. Koduł gazowy P = 180 kW
2. Palnik Gazowy
3. Kocioł gazowy DN 200 L = 1,0 m
4. Czujnik wężenia gazu
5. Przewód elektryczny od centrali sterującej
6. Centrala sterująca
7. Przewód elektryczny od centrali do zaworu MAG Ogniodopompy klasy PH 30
8. Proj. kanał spalinowy DN 200 - 2 szt
9. Proj. kanał wentylacyjny DN 200
10. Proj. rurow PCV DN 60 Odprowadzenie kondensatu
11. Proj. neutralizator kondensatu
12. Instalacyjny plan kanałowej wentylacji

Nazwa obiektu	Zespół Szkół w Koszowie	skala 1:100	nr rysunku	G 1
Adres obiektu	Działka nr 2438/31, jednostka 181004_2, obręb ew. 0008 Koszów			
Nazwa rysunku	Inсталacja gazowa rzek pływowy			
Projektant	mgr inż. Ełżbieta Łoś	upr. nr UANB-1-7342/06/03	IX 2017	
Projektant sprawdzający	mgr inż. Małgorzata Grodzka - Kurylak	upr. nr 57/89/ZA	IX 2017	