


RZUT PARTERU  
SKALA 1:100  
INSTALACJA CO

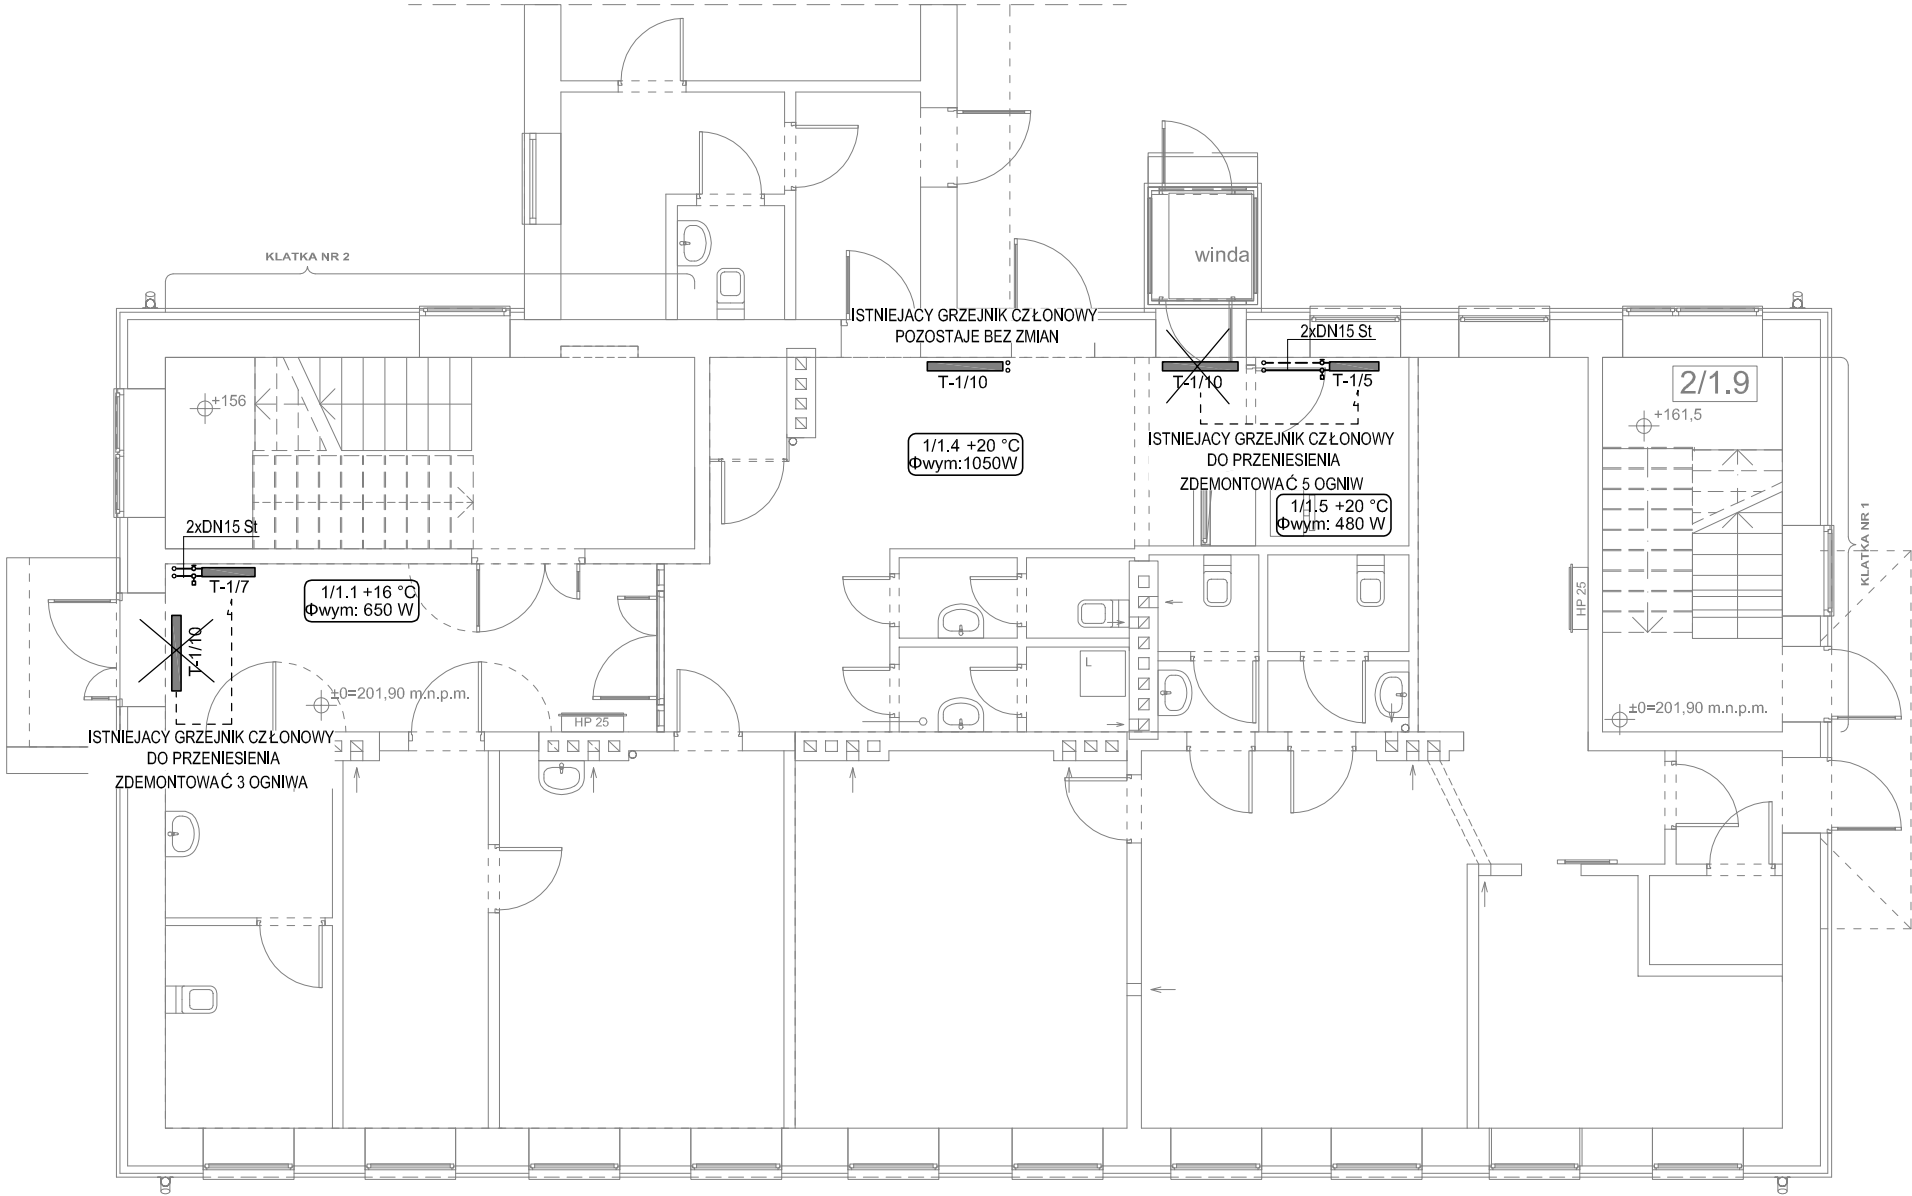

LEGENDA:

- 2xDN20 St

T-1/10

1/1.5 +20 °C  
Φwym: 480 W

Przewody inst. c.o. z rur stalowych czarnych średnich ze szwem wg. PN-H / 74200

Grzejnik żeliwny członowy typ: T-1 10 członów

Nr pomieszczenia, projektowa temp. wewnętrzna pomieszczenia  
Projektowe obciążenie cieplne pomieszczenia

| Kondygnacja | Numer pomieszczenia | Nazwa pomieszczenia      | Rodzaj posadzki   | Powierzchnia [m2] |
|-------------|---------------------|--------------------------|-------------------|-------------------|
| Parter      |                     |                          |                   |                   |
|             | 1/1.1               | korytarz                 | plytki ceramiczne | 14,43             |
|             | 1/1.2               | klatka schodowa          | plytki ceramiczne | 17,71             |
|             | 1/1.3               | pom. gospodarcze         | plytki ceramiczne | 1,37              |
|             | 1/1.4               | holl                     | plytki ceramiczne | 22,60             |
|             | 1/1.5               | recepca                  | plytki ceramiczne | 5,58              |
|             | 1/1.6               | WC męski                 | plytki ceramiczne | 3,23              |
|             | 1/1.7               | pom. gospodarcze         | plytki ceramiczne | 3,41              |
|             | 1/1.8               | gabinet lekarski         | plytki ceramiczne | 18,61             |
|             | 1/1.9               | gabinet zabiegowy        | plytki ceramiczne | 9,52              |
|             | 1/1.10              | WC dla niepełnosprawnych | plytki ceramiczne | 5,92              |
|             | 1/1.11              | Przedsiónek dla niepełn. | plytki ceramiczne | 4,79              |
|             | 2/1.1               | wiatrołap                | plytki ceramiczne | 2,11              |
|             | 2/1.2               | pom. gospodarcze         | plytki ceramiczne | 2,08              |
|             | 2/1.3               | pokój zabiegowy          | plytki ceramiczne | 10,89             |
|             | 2/1.4               | poczekalnia              | plytki ceramiczne | 25,72             |
|             | 2/1.5               | gabinet lekarski         | plytki ceramiczne | 21,62             |
|             | 2/1.6               | WC męski                 | plytki ceramiczne | 3,11              |
|             | 2/1.7               | WC damski                | plytki ceramiczne | 4,37              |
|             | 2/1.8               | recepca                  | plytki ceramiczne | 11,14             |
|             | 2/1.9               | klatka schodowa          | plytki ceramiczne | 11,78             |

|                                                                                             |                                                 |  |                                  |
|---------------------------------------------------------------------------------------------|-------------------------------------------------|--|----------------------------------|
| Temat:   Rozbudowa oraz zmiana sposobu użytkowania części budynku Zakładu Opieki Zdrowotnej |                                                 |  |                                  |
| Inwestor:   Gmina Łańcut, ul. Mickiewicza 2A, 37-100 Łańcut                                 |                                                 |  |                                  |
| Lokalizacja: Kosina, gmina Łańcut, dz. nr ewid. 3534, obęb Kosina                           |                                                 |  | Skala:<br><b>1:100</b>           |
| Przedmiot rysunku:   RZUT PARTERU - INSTALACJA C.O.                                         |                                                 |  | Data opracowania:<br>marzec 2018 |
| Projektował:                                                                                | inż. Marian Budzik, upr. nr S-234/79   S-234/80 |  | Nr rysunku:<br><b>S-1</b>        |
| Opracował:                                                                                  | inż. Daniel Kocurek                             |  |                                  |
| Sprawił:                                                                                    | mgr inż. Witold Duszlak, upr. nr S-158/01       |  |                                  |