


RZUT I PIĘTRA

SKALA 1:100

INSTALACJA WENTYLACJI MECHANICZNEJ

LEGENDA:

- $\varnothing \frac{50 \text{ m}^3/\text{h}}{100}$ - zawór wywiewny DN100mm
-  - kratka lub tuleje wentylacyjne o minimalnej wolnej powierzchni przepływu $F_{\min}=150\text{cm}^2$
-  - szczelinowe nawiewniki okienne
-  - kanały wentylacyjne stalowe ocynkowane typu SPIRO zgodne z PN-EN 1506:2001

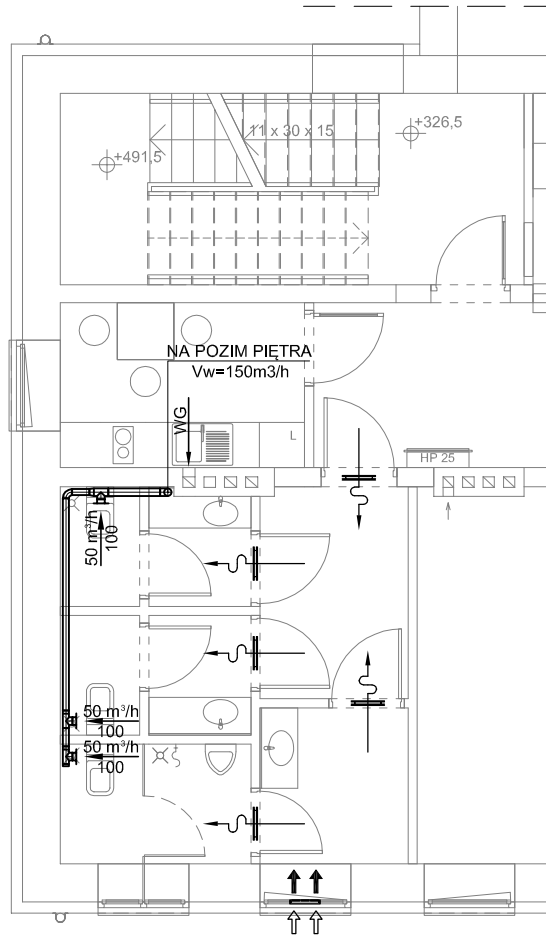

Temat: Rozbudowa oraz zmiana sposobu użytkowania części budynku Zakładu Opieki Zdrowotnej			
Inwestor: Gmina Łańcut, ul. Mickiewicza 2A, 37-100 Łańcut			
Lokalizacja: Kosina, gmina Łańcut, dz. nr ewid. 3534, obęb Kosina			Skala:
Przedmiot rysunku: RZUT PIĘTRA I-INSTALACJA WENTYLACJI			1:100
			Data opracowania:
Projektował:	inż. Marian Budzik, upr. nr S-234/79 S-234/80		marzec 2018
Opracował:	inż. Daniel Kocurek		Nr rysunku:
Sprawdził:	mgr inż. Witold Duszałak, upr. nr S-158/01		S-10