


RZUT II PIĘTRA SKALA 1:100 INSTALACJA WENTYLACJI MECHANICZNEJ

LEGENDA:

-  - zawór wywiewny DN100mm
-  - kratka lub tuleje wentylacyjne o minimalnej wolnej powierzchni przepływu $F_{min}=150cm^2$
-  - szczelinowe nawiewniki okienne
-  - kanały wentylacyjne stalowe ocynkowane typu SPIRO zgodne z PN-EN 1506:2001

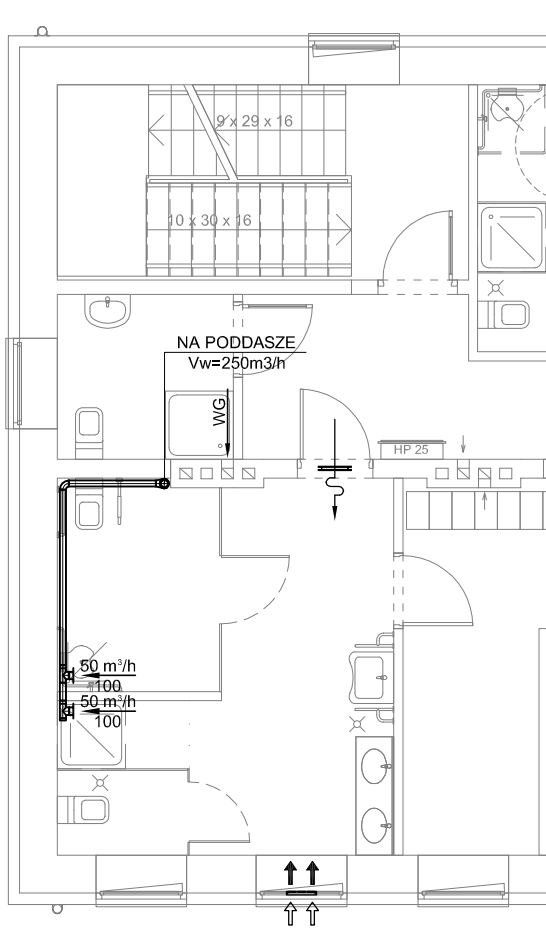

Temat: Rozbudowa oraz zmiana sposobu użytkowania części budynku Zakładu Opieki Zdrowotnej		
Inwestor: Gmina Łańcut, ul. Mickiewicza 2A, 37-100 Łańcut		
Lokalizacja: Kosina, gmina Łańcut, dz. nr ewid. 3534, obęb Kosina		Skala: 1:100
Przedmiot rysunku: RZUT PIĘTRA II-INSTALACJA WENTYLACJI		Data opracowania: marzec 2018
Projektował:	Inż. Marlan Budzik, upr. nr S-234/79 S-234/80	Nr rysunku: S-11
Opracował:	inż. Daniel Kocurek	
Sprawdził:	mgr inż. Witold Duszlak, upr. nr S-158/01	