


RZUT III PIĘTRA SKALA 1:100 INSTALACJA WENTYLACJI MECHANICZNEJ

LEGENDA:

- ⊙ - kanały wentylacyjne stalowe ocynkowane typu SPIRO
zgodne z PN-EN 1506:2001

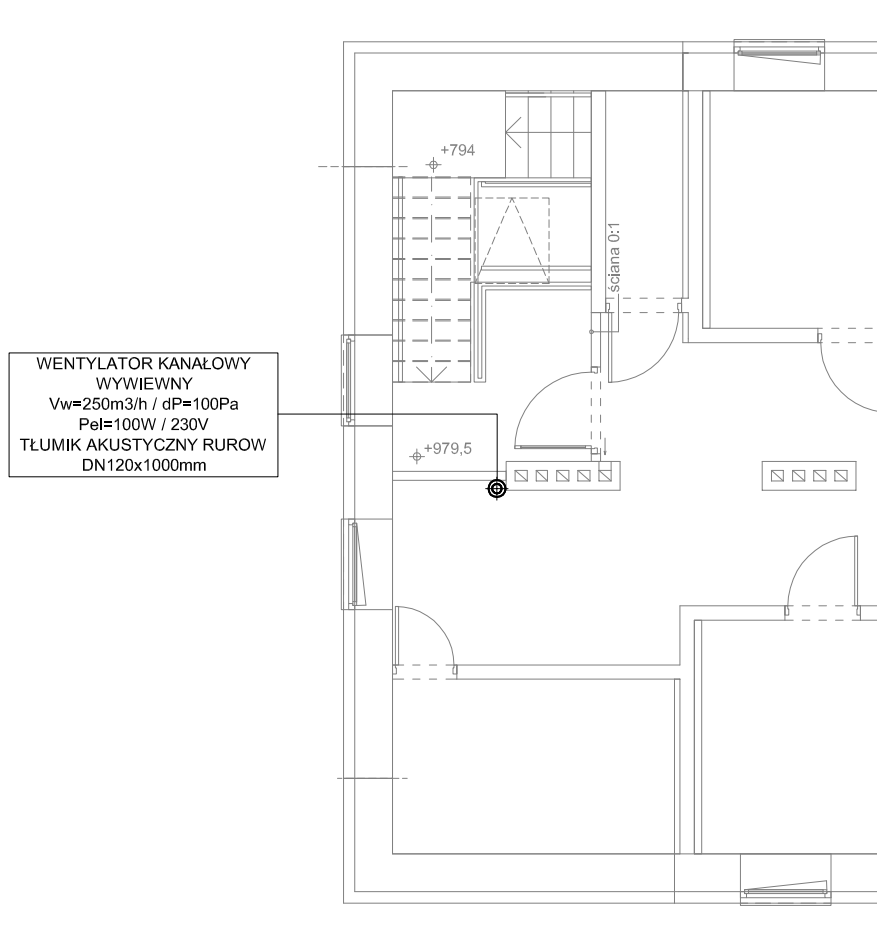

Temat: Rozbudowa oraz zmiana sposobu użytkowania części budynku Zakładu Opieki Zdrowotnej			
Inwestor: Gmina Łańcut, ul. Mickiewicza 2A, 37-100 Łańcut			
Lokalizacja: Kosina, gmina Łańcut, dz. nr ewid. 3534, obęb Kosina			Skala:
Przedmiot rysunku: RZUT PIĘTRA III-INSTALACJA WENTYLACJI			1:100
Projektował:	inż. Marian Budzik, upr. nr S-234/79 S-234/80		Data opracowania:
Opracował:	inż. Daniel Kocurek		marzec 2018
Sprawdził:	mgr inż. Witold Duszlak, upr. nr S-158/01		Nr rysunku:
			S-12