 


RZUT DACHU


SKALA 1:100

INSTALACJA WENTYLACJI MECHANICZNEJ

LEGENDA:



- okrągła wyrzutnia dachowa typu "C" DN125mm

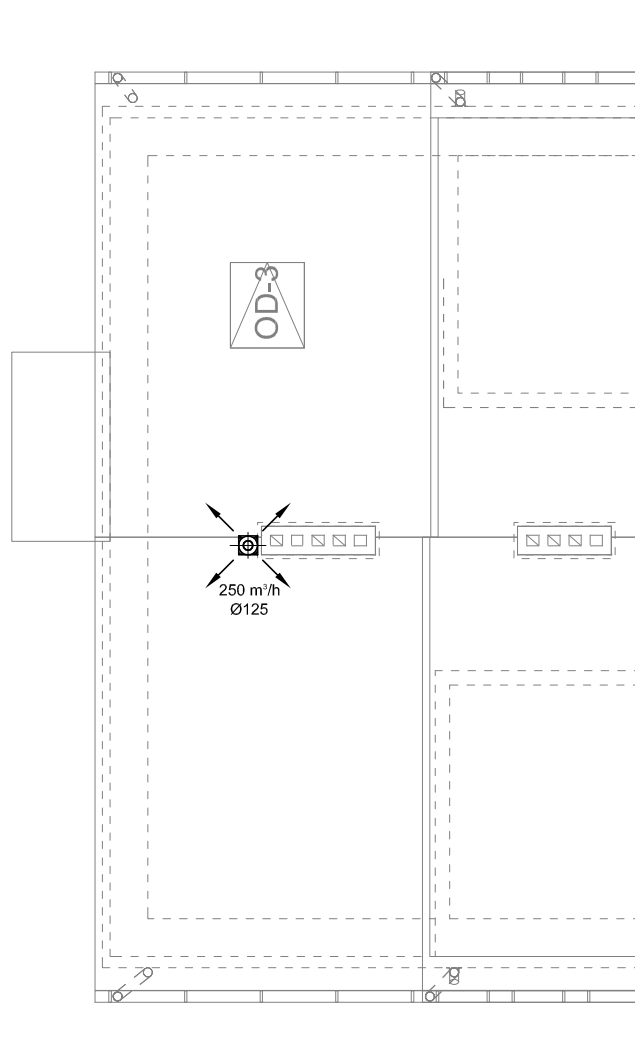

Temat: Rozbudowa oraz zmiana sposobu użytkowania części budynku Zakładu Opieki Zdrowotnej		
Inwestor: Gmina Łańcut, ul. Mickiewicza 2A, 37-100 Łańcut		
Lokalizacja: Kosina, gmina Łańcut, dz. nr ewid. 3534, obęb Kosina		Skala: 1:100
Przedmiot rysunku: RZUT DACHU-INSTALACJA WENTYLACJI		Data opracowania: marzec 2018
Projektował:	inż. Marian Budzik, upr. nr S-234/79 S-234/80	Nr rysunku: S-13
Opracował:	inż. Daniel Kocurek	
Sprawdził:	mgr inż. Witold Duszlak, upr. nr S-158/01	