


RZUT PARTERU

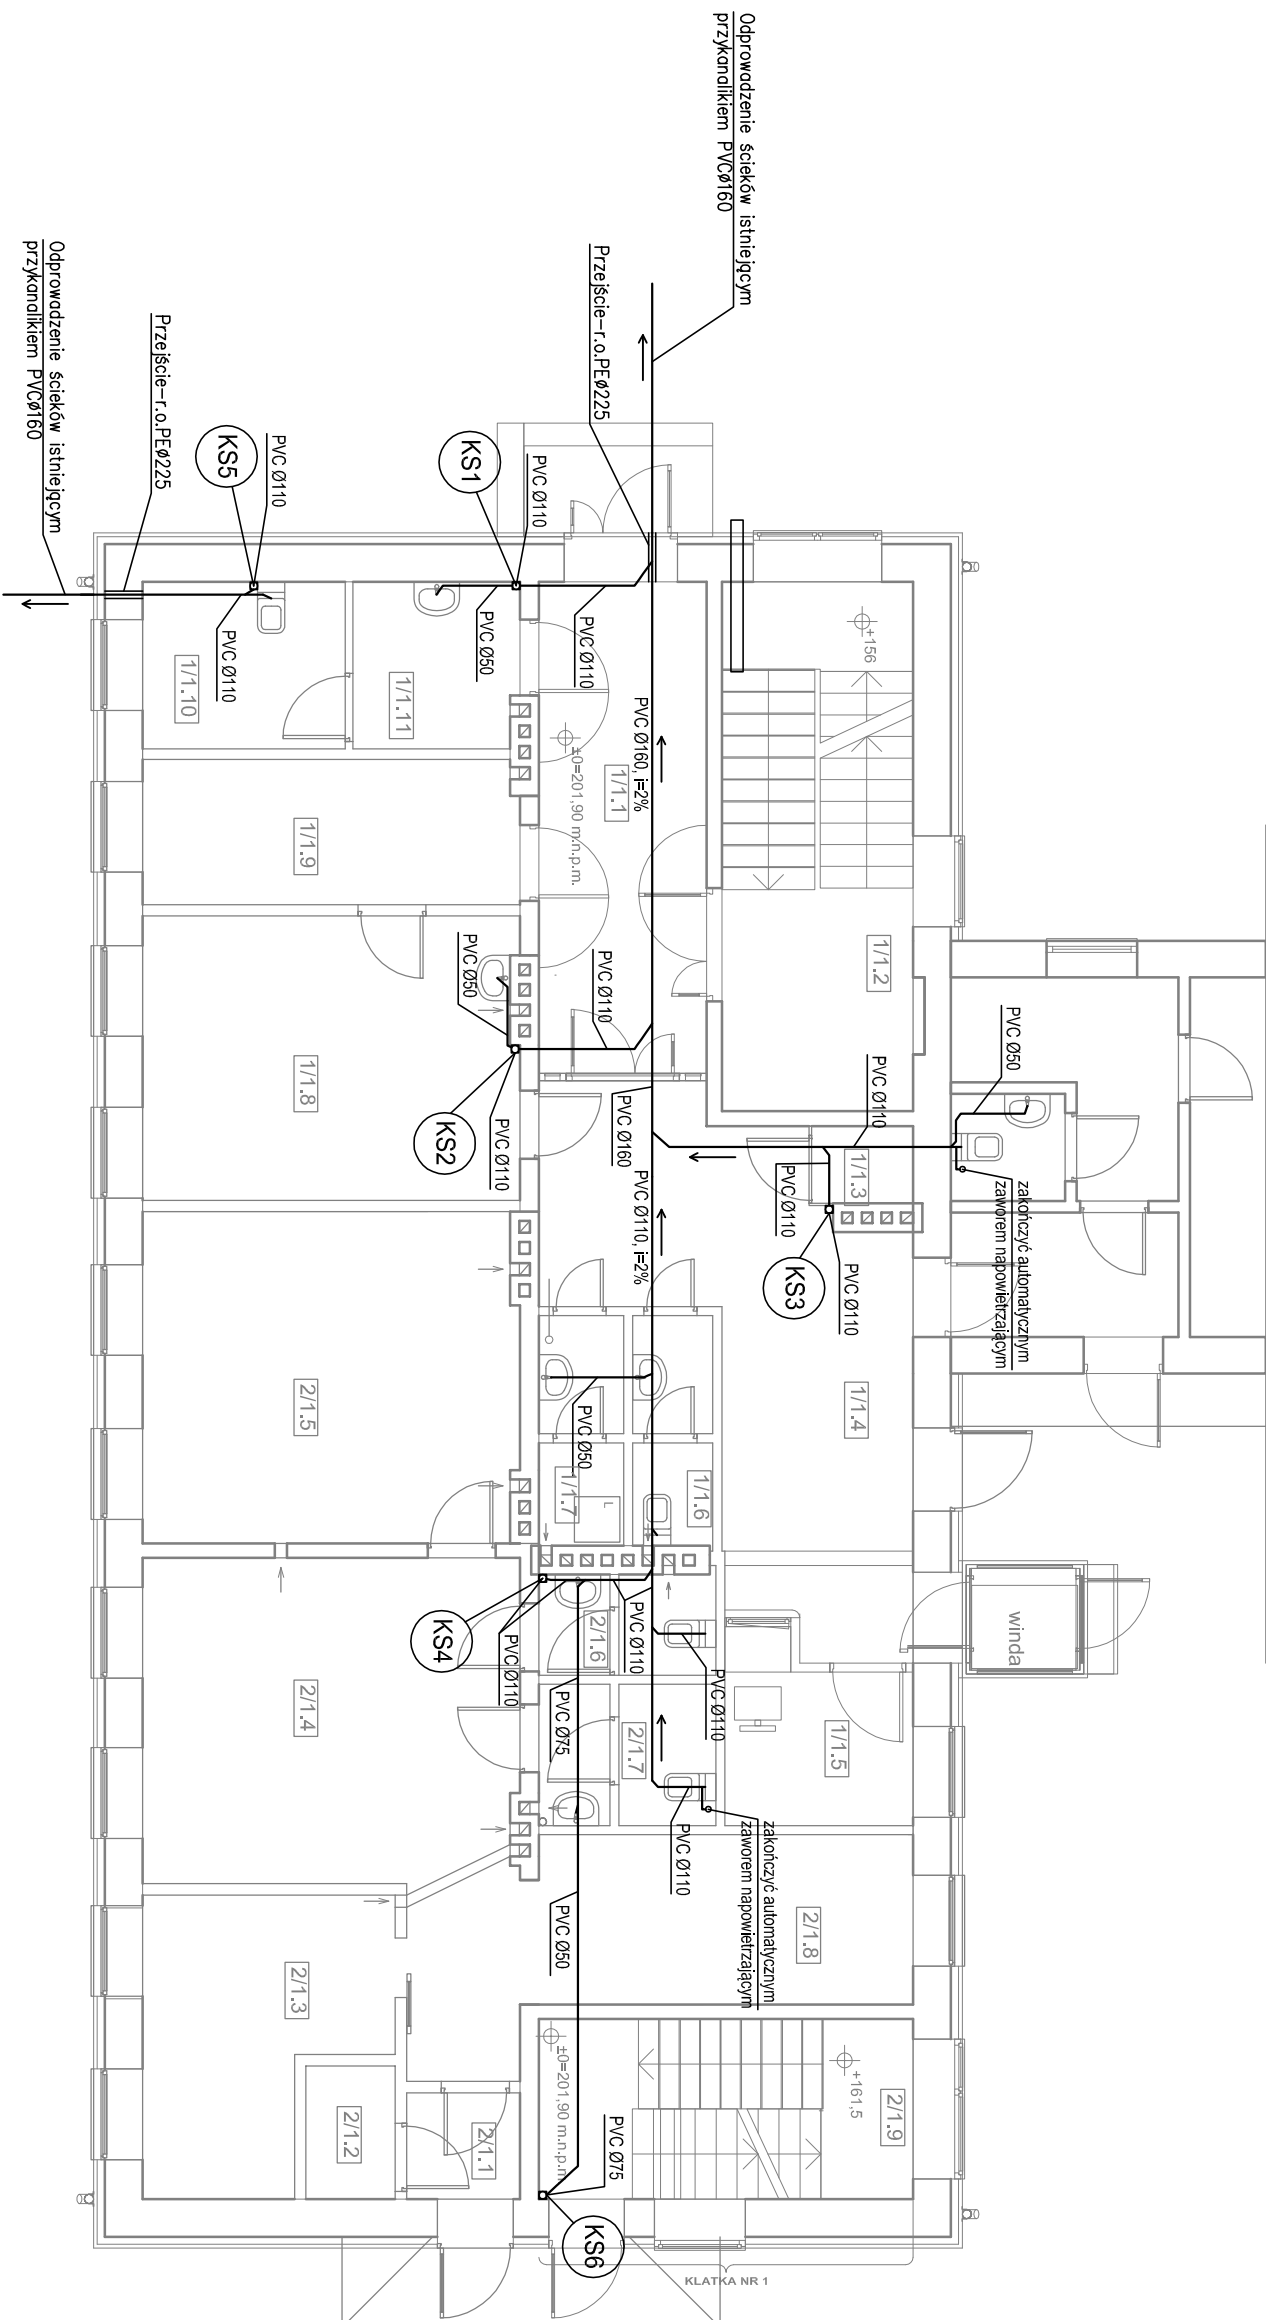

Kondygnacja	Numer pomieszczenia	Nazwa pomieszczenia	Rodzaj posadzki	Powierzchnia [m ²]
Parter	1/1.1	korytarz	plytki ceramiczne	14,43
	1/1.2	klatka schodowa	plytki ceramiczne	17,71
	1/1.3	pom. gospodarcze	plytki ceramiczne	1,37
	1/1.4	holl	plytki ceramiczne	22,60
	1/1.5	recepja	plytki ceramiczne	5,58
	1/1.6	WC męski	plytki ceramiczne	3,23
	1/1.7	pom. gospodarcze	plytki ceramiczne	3,41
	1/1.8	gabinet lekarski	plytki ceramiczne	18,61
	1/1.9	gabinet zabiegowy	plytki ceramiczne	9,52
	1/1.10	WC dla niepełnosprawnych	plytki ceramiczne	5,92
	1/1.11	Przedsiönek dla niepełn.	plytki ceramiczne	4,79
	2/1.1	wiatrołap	plytki ceramiczne	2,11
	2/1.2	pom. gospodarcze	plytki ceramiczne	2,08
	2/1.3	poкой zabiegowy	plytki ceramiczne	10,89

KS
-pion kanalizaciji sanitarnej Ø110/Ø160

PVC Ø110 instalacija kanalizaciji sanitarnej PVC

Temat: Rozbudowa oraz zmiana sposobu użytkowania części budynku Zakładu Opieki Zdrowotnej	
Investor: Gmina Łancut, ul. Mickiewicza 2A, 37-100 Łancut	
Lokalizacja: Kosina, gmina Łancut, dz. nr ewid. 3534, opep Kosina	Skala: 1:100
Przedmiot rysunku: RZUT PARTERU - INSTALACJA KANALIZACJI	Data opracowania: marzec 2018
Projektował: inż. Marian Budzik, upr. nr S-234/79 S-234/80	Nr rysunku: S-14
Sprawdził: mgr inż. Witold Duszalek, upr. nr S-158/01	