


N

RZUT-2 PIĘTRO

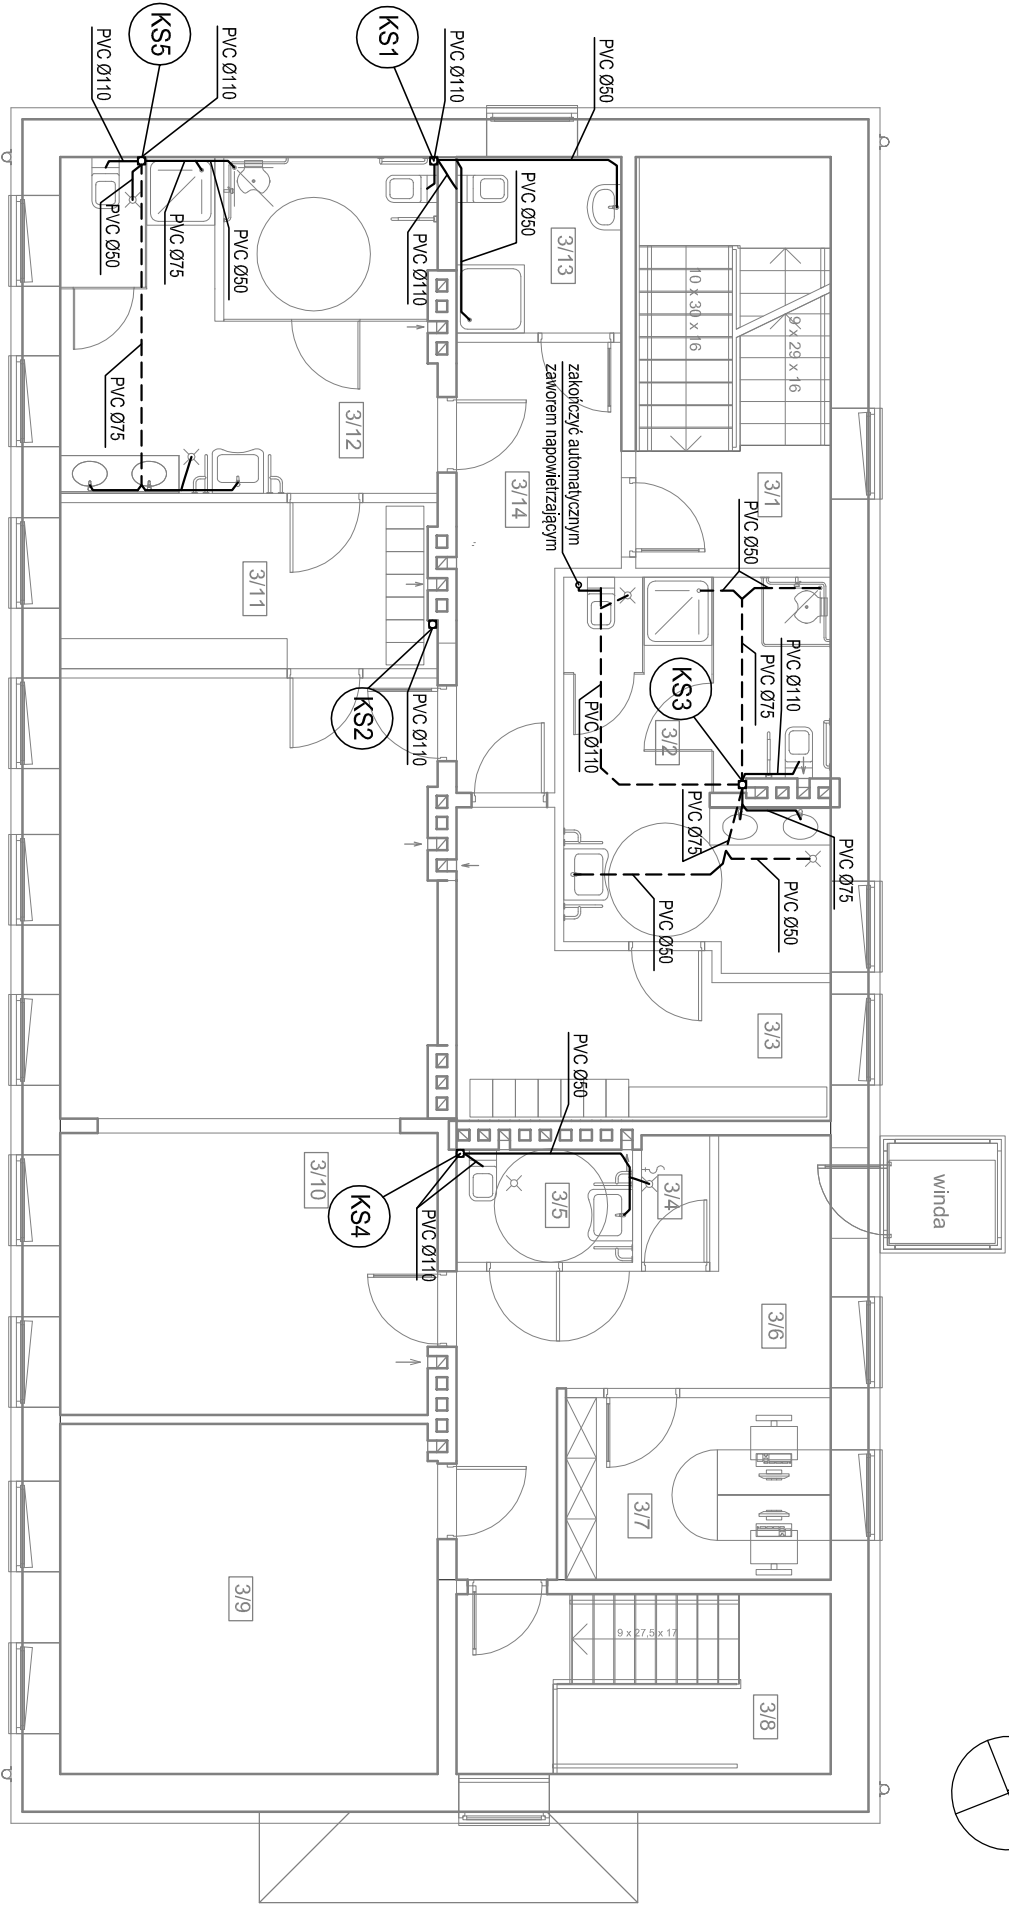

2 piętro			
3/1	klatka schodowa	plytki ceramiczne	14,04
3/2	umywalnia męska	plytki ceramiczne	17,11
3/3	szatnia męska	plytki ceramiczne	12,95
3/4	pom. gospodarcze	plytki ceramiczne	1,51
3/5	WC dla niepełnosprawnych	plytki ceramiczne	3,47
3/6	komunikacja	plytki ceramiczne	13,70
3/7	pokój biurowy	deska podłogowa	8,44
3/8	klatka schodowa	plytki ceramiczne	11,78
3/9	pokój wypoczynkowy/ sala tera.	deska podłogowa	23,04
3/10	sala zajęć ruchowych	deska podłogowa	48,06
3/11	szatnia damska	plytki ceramiczne	10,82
3/12	umywalnia damska	plytki ceramiczne	22,05
3/13	łazienka	plytki ceramiczne	5,08
3/14	korytarz	plytki ceramiczne	10,38
			202,43 m²

KS

-pion kanalizacji sanitarnej Ø110/Ø160

PVC Ø110

instalacja kanalizacji sanitarnej PVC

PVC Ø110

instalacja kanalizacji sanitarnej PVC prowadzona pod sufitem

Temat: Rozbudowa oraz zmiana sposobu użytkowania części budynku Zakładu Opieki Zdrowotnej			
Inwestor: Gmina Łańcut, ul. Mickiewicza 2A, 37-100 Łańcut			
Lokalizacja: Kosina, gmina Łańcut, dz. nr ewid. 3534, ośp Kosina			
Przedmiot rysunku: RZUT PIĘTRA II - INSTALACJA KANALIZACJI			Skala: 1:100
Projektował: inż. Marian Budzik, upr. nr S-234/79 S-234/80			Data opracowania: marzec 2018
Sprawdził: mgr inż. Witold Duszałek, upr. nr S-158/01			Nr rysunku: S-16