


RZUT PARTERU

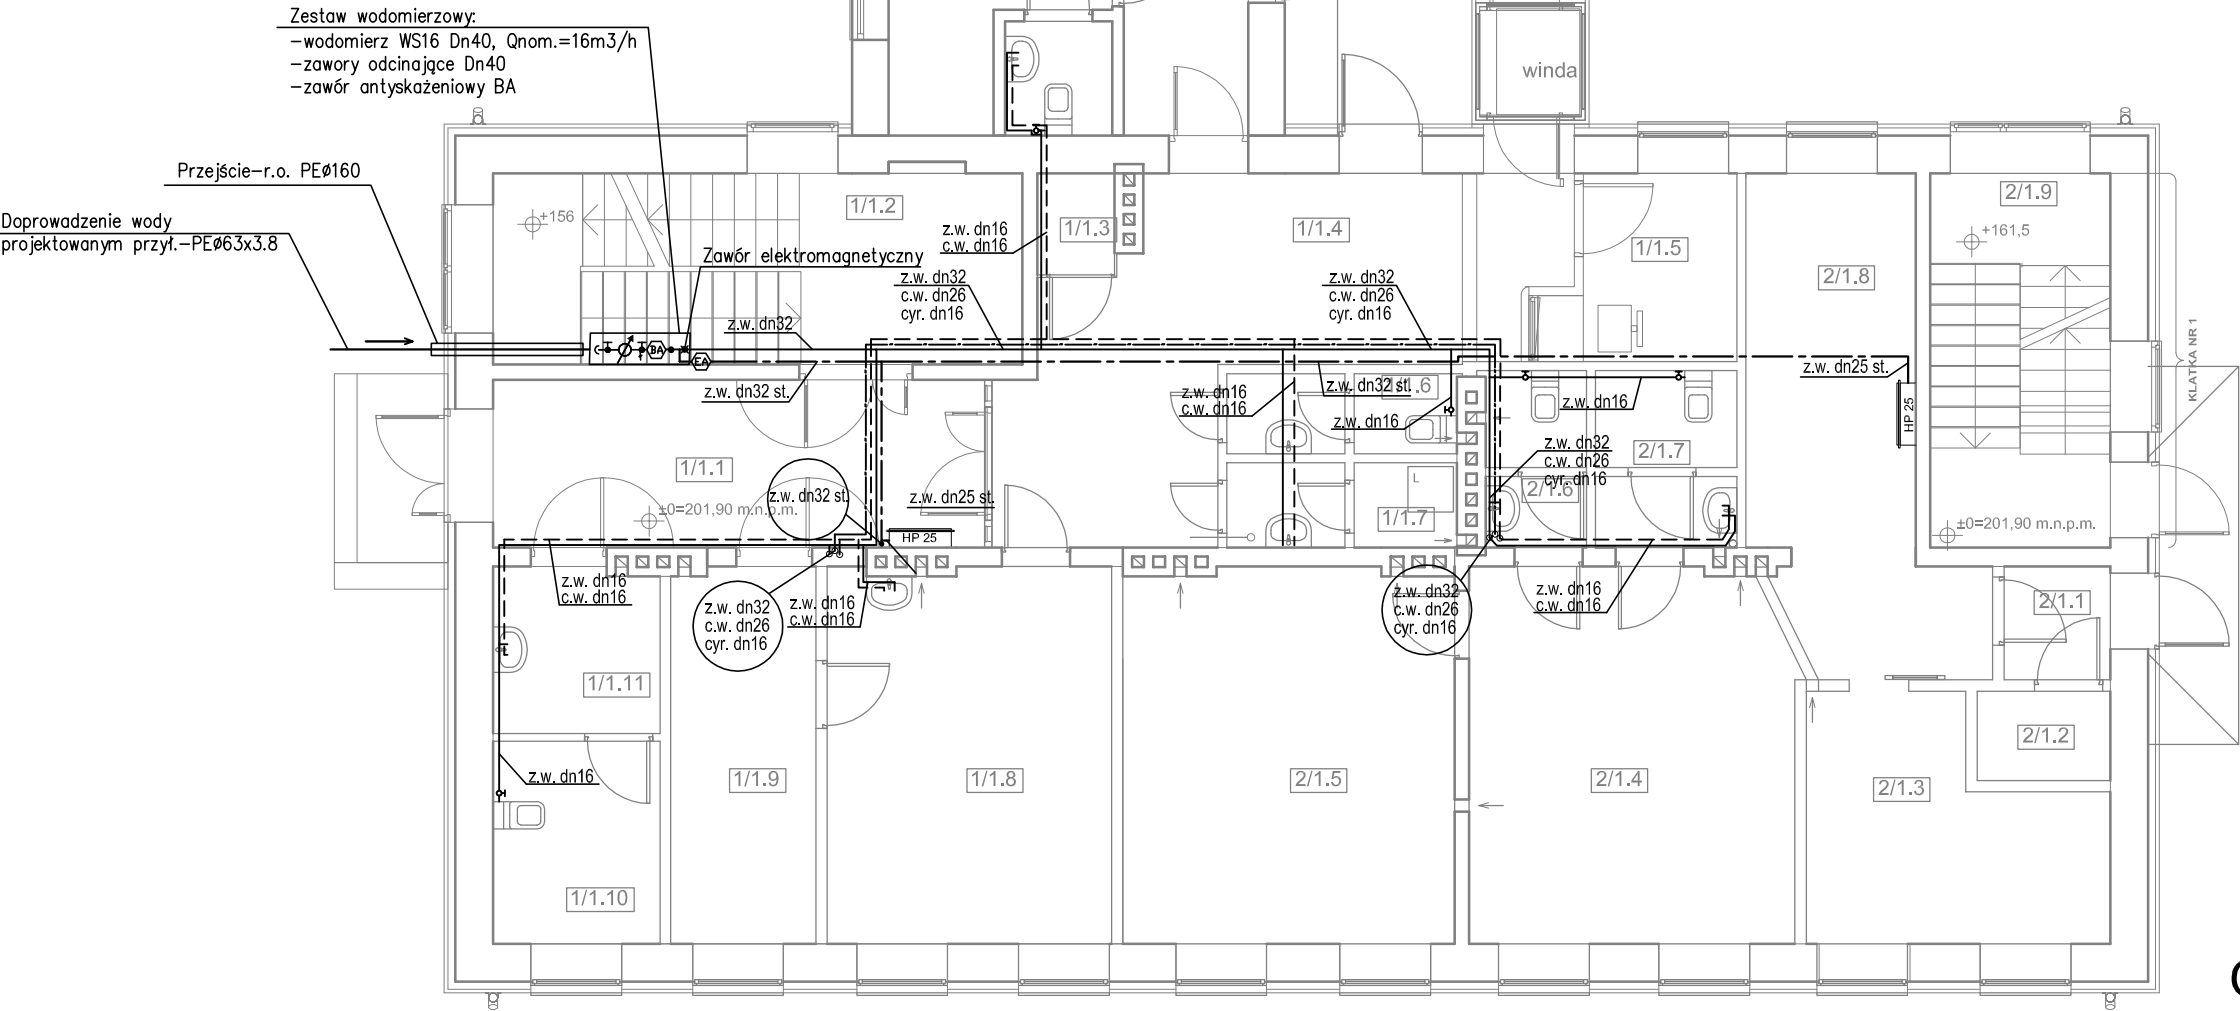

OZNACZENIA:

- PRZEWODY WODY ZIMNEJ
- PRZEWODY C.W.U.
- PRZEWODY CYRKULACJI
- PRZEWODY WODNE INST. P.POŻ.
- H25 HYDRANTY WEWNĘTRZNE "25"
- PIONY INST. WODOCIĄGOWEJ

Przewody wodociągowe Pe-x/Al/PeX:  
dn 32 x 3mm  
dn 26 x 3mm  
dn 20 x 2mm  
dn 16 x 2mm  
gdzie nie opisano średnic przyjmować dn 16 x 2mm

| Kondygnacja | Numer pomieszczenia | Nazwa pomieszczenia      | Rodzaj posadzki   | Powierzchnia [m2] |
|-------------|---------------------|--------------------------|-------------------|-------------------|
| Parter      |                     |                          |                   |                   |
|             | 1/1.1               | korytarz                 | plytki ceramiczne | 14,43             |
|             | 1/1.2               | klatka schodowa          | plytki ceramiczne | 17,71             |
|             | 1/1.3               | pom. gospodarcze         | plytki ceramiczne | 1,37              |
|             | 1/1.4               | holl                     | plytki ceramiczne | 22,60             |
|             | 1/1.5               | recepcja                 | plytki ceramiczne | 5,58              |
|             | 1/1.6               | WC męski                 | plytki ceramiczne | 3,23              |
|             | 1/1.7               | pom. gospodarcze         | plytki ceramiczne | 3,41              |
|             | 1/1.8               | gabinet lekarski         | plytki ceramiczne | 18,61             |
|             | 1/1.9               | gabinet zabiegowy        | plytki ceramiczne | 9,52              |
|             | 1/1.10              | WC dla niepełnosprawnych | plytki ceramiczne | 5,92              |
|             | 1/1.11              | Przedsiónek dla niepełn. | plytki ceramiczne | 4,79              |
|             | 2/1.1               | wiatrołap                | plytki ceramiczne | 2,11              |
|             | 2/1.2               | pom. gospodarcze         | plytki ceramiczne | 2,08              |
|             | 2/1.3               | pokój zabiegowy          | plytki ceramiczne | 10,89             |
|             | 2/1.4               | poczekalnia              | plytki ceramiczne | 25,72             |
|             | 2/1.5               | gabinet lekarski         | plytki ceramiczne | 21,62             |
|             | 2/1.6               | WC męski                 | plytki ceramiczne | 3,11              |
|             | 2/1.7               | WC damski                | plytki ceramiczne | 4,37              |
|             | 2/1.8               | recepcja                 | plytki ceramiczne | 11,14             |
|             | 2/1.9               | klatka schodowa          | plytki ceramiczne | 11,78             |

|                                                                                           |  |  |                               |
|-------------------------------------------------------------------------------------------|--|--|-------------------------------|
| Temat: Rozbudowa oraz zmiana sposobu użytkowania części budynku Zakładu Opieki Zdrowotnej |  |  |                               |
| Inwestor: Gmina Łańcut, ul. Mickiewicza 2A, 37-100 Łańcut                                 |  |  |                               |
| Lokalizacja: Kosina, gmina Łańcut, dz. nr ewid. 3534, obęb Kosina                         |  |  | Skala: 1:100                  |
| Przedmiot rysunku: RZUT PARTERU - INSTALACJA WODOCIĄGOWA                                  |  |  | Data opracowania: marzec 2018 |
| Projektował: inż. Marian Budzik, upr. nr S-234/79 S-234/80                                |  |  | Nr rysunku: S-18              |
| Sprawdził: mgr inż. Witold Duszałak, upr. nr S-158/01                                     |  |  |                               |