


RZUT I PIETRA
SKALA 1:100
INSTALACJA CO

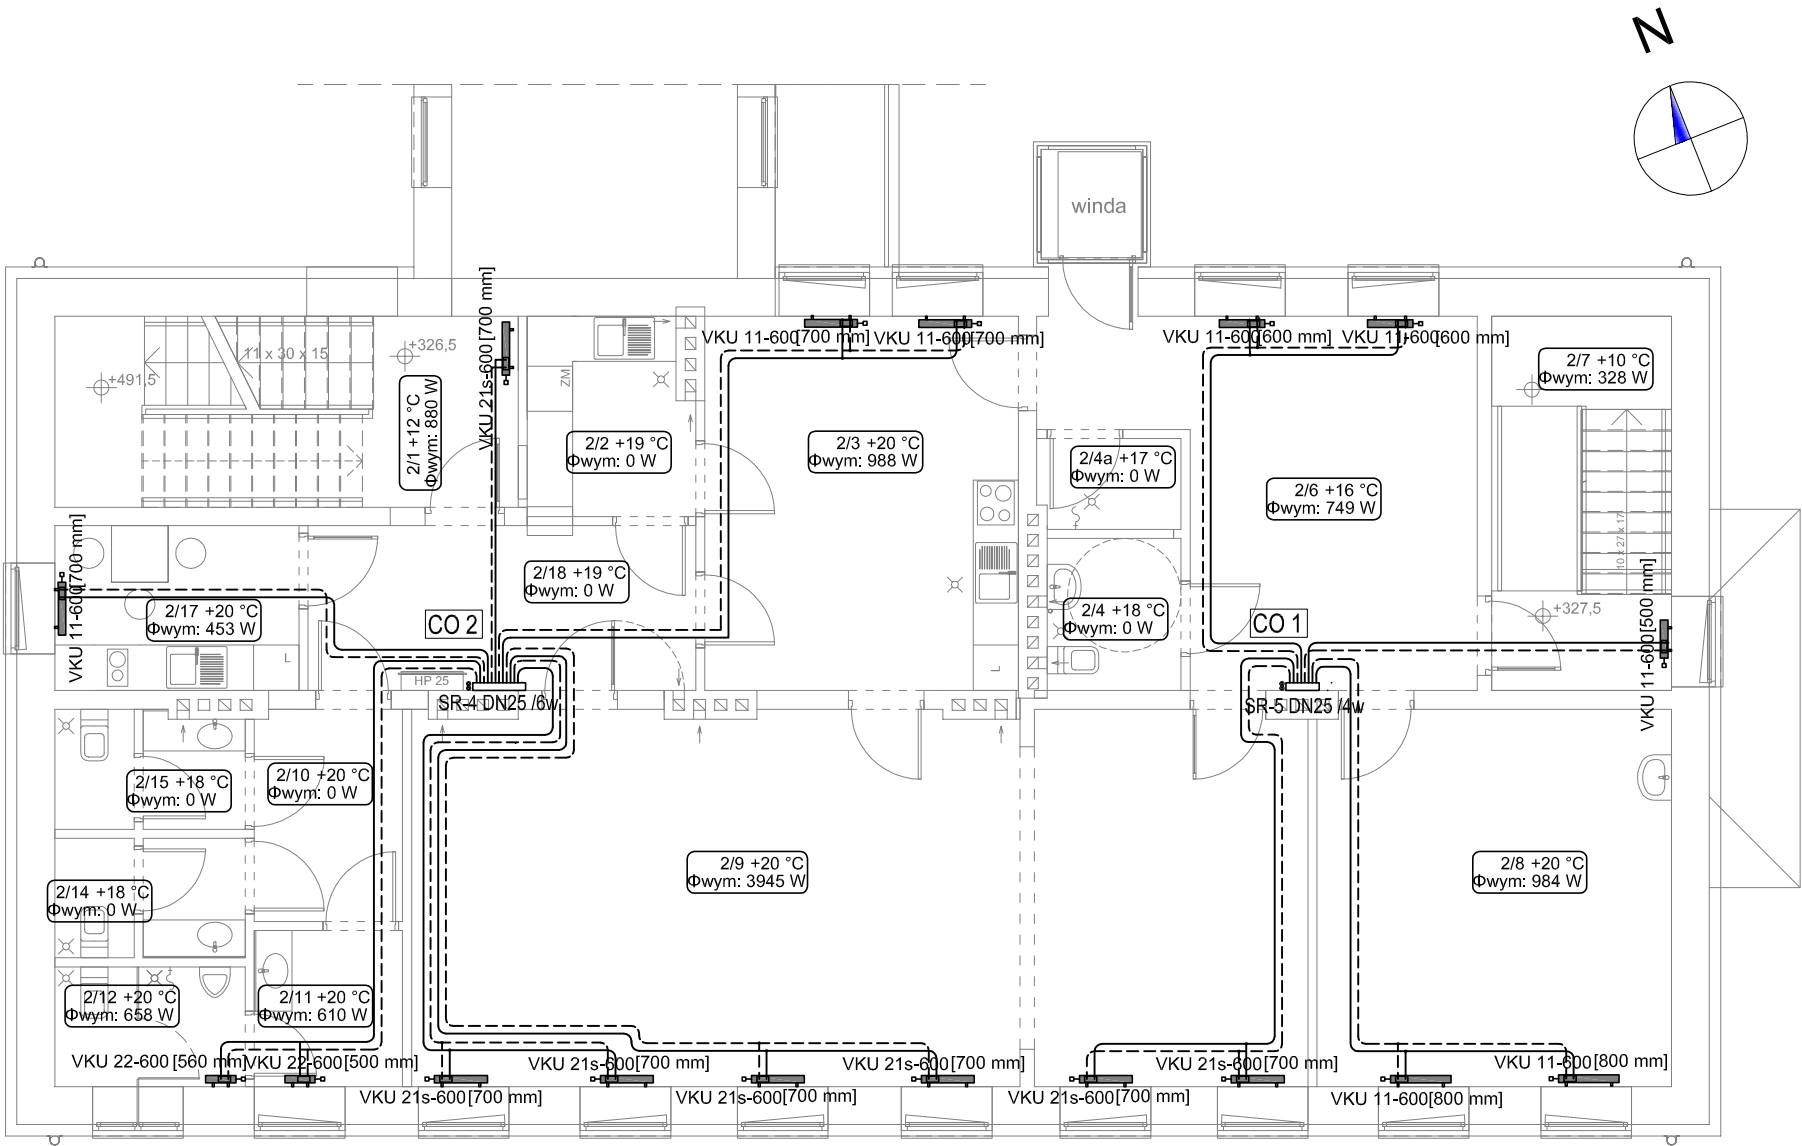

LEGENDA:

- CO 2 CO 1 s Piony instalacji c.o.
- SR-2 DN25 /5w Skrzynka rozdzielaczowa natynkowa-rozdzielacz hydr. DN25, 5 par wyjść
- Przewody instalacji c.o. z rur wielowarstwowych Ø16x2,0 PEHD/Al/PERT
- VKU 21s-600[700 mm] Grzejnik płytowy dolnozasilany, jednopłytowy, wysokość 600mm, długość 700mm
- 3/9 +20 °C
Φwym: 942 W Nr pomieszczenia, projektowa temp. wewnątrzna pomieszczenia
Projektowe obciążenie cieplne pomieszczenia

UWAGA:
Przewody instalacji c.o. od rozdzielaczy do poszczególnych grzejników zaprojektowano z rur PEHD/Al/PERT. Rozprowadzenie instalacji w warstwie wylewki posadzkowej. Trasy zapewniają samokompensację wydłużeń cieplnych przewodów.

Piętro				
2/1	klatka schodowa	plytki ceramiczne	15,51	
2/2	zmywalnia	plytki ceramiczne	5,62	
2/3	wydawanie posilków	plytki ceramiczne	20,55	
2/4	pomieszczenie gospodarcze	plytki ceramiczne	2,25	
2/5	WC	plytki ceramiczne	3,56	
2/6	holl+szatnia	plytki ceramiczne	21,86	
2/7	klatka schodowa	plytki ceramiczne	11,78	
2/8	gabinet zabiegowy	plytki ceramiczne	23,37	
2/9	jadalnia/sala terapii zajęciowej	deska podlogowa	58,47	
2/10	komunikacja	plytki ceramiczne	5,47	
2/11	przedsionek męski	plytki ceramiczne	4,04	
2/12	WC męski	plytki ceramiczne	3,98	
2/13	przedsionek damski	plytki ceramiczne	2,13	
2/14	WC damski	plytki ceramiczne	1,66	
2/15	przedsionek dla personelu	plytki ceramiczne	2,01	
2/16	WC dla personelu	plytki ceramiczne	1,66	
2/17	pom. socjalne	plytki ceramiczne	7,04	
2/18	korytarz	plytki ceramiczne	11,18	
			202,14 m²	

Temat: Rozbudowa oraz zmiana sposobu użytkowania części budynku Zakładu Opieki Zdrowotnej			
Inwestor: Gmina Łańcut, ul. Mickiewicza 2A, 37-100 Łańcut			
Lokalizacja: Kosina, gmina Łańcut, dz. nr ewid. 3534, obęć Kosina			Skala: 1:100
Przedmiot rysunku: RZUT PIĘTRA I - INSTALACJA C.O.			Data opracowania: marzec 2018
Projektował:	inż. Marian Budzik, upr. nr S-234/79 S-234/80		Nr rysunku: S-2
Opracował:	inż. Daniel Kocurek		
Sprawił:	mgr inż. Witold Duszał, upr. nr S-158/01		