


RZUT-3 PIĘTRO

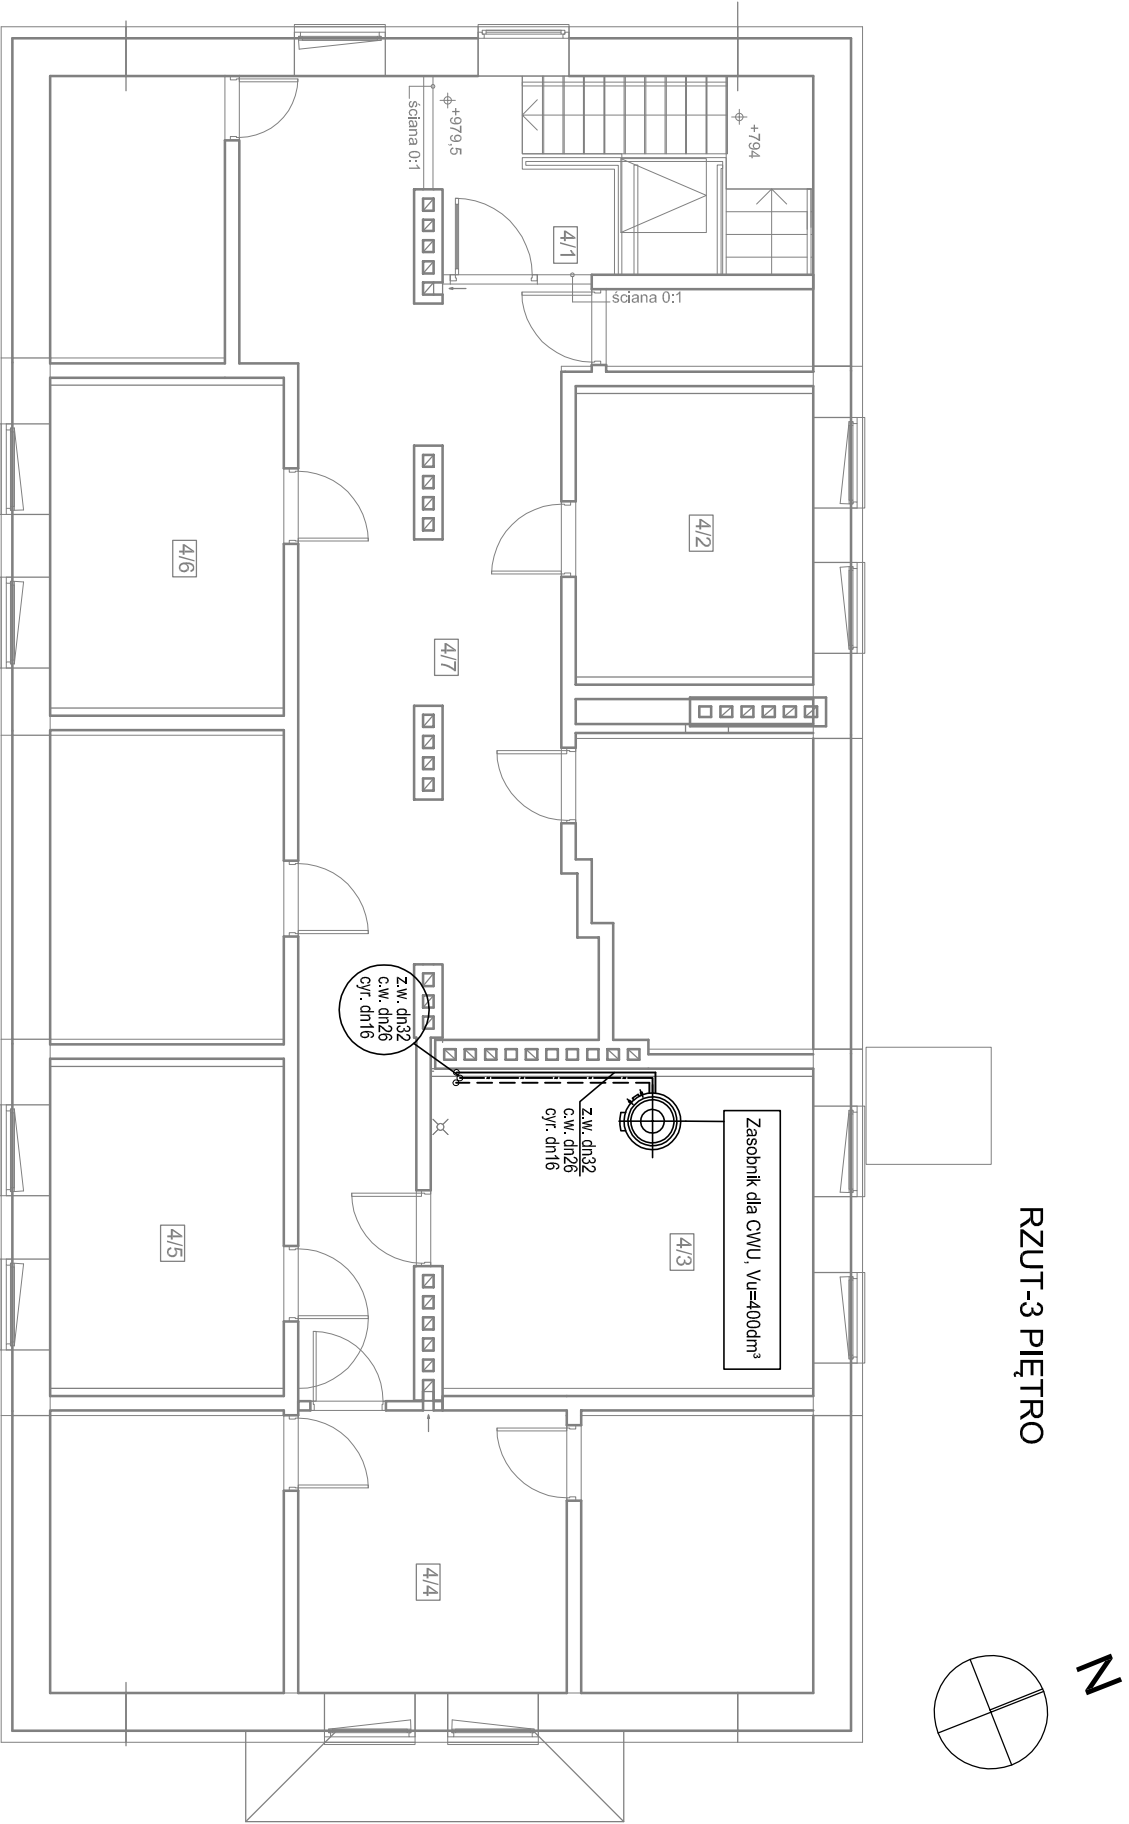

| 3 piętro |                           |                      |           |
|----------|---------------------------|----------------------|-----------|
| 4/1      | klatka schodowa           | płytki ceramiczne    | 13,08     |
| 4/2      | serwerownia               | antyelektrostatyczna | 11,78     |
| 4/3      | kotłownia                 | płytki ceramiczne    | 20,67     |
| 4/4      | magazyn                   | płytki ceramiczne    | 13,28     |
| 4/5      | magazyn                   | płytki ceramiczne    | 13,16     |
| 4/6      | pom. na sprzęt porządkowy | płytki ceramiczne    | 13,19     |
| 4/7      | korytarz                  | płytki ceramiczne    | 49,49     |
| suma     |                           |                      | 134,65 m² |
|          |                           |                      | 739,20 m² |

OZNACZENIA:

- PRZEWODY WODY ZIMNEJ
- PRZEWODY C.W.U.
- PRZEWODY CYRKULACJI

z.w. dn32  
c.w. dn26  
cyr. dn16

PIONY INST. WODOCIĄGOWEJ

Przewody wodociągowe Pe-x/Al/PeX:  
dn 32 x 3mm  
dn 26 x 3mm  
dn 20 x 2mm  
dn 16 x 2mm  
gdzie nie opisano średnic przyjmować dn 16 x 2mm

|                                                                                           |                               |                  |  |
|-------------------------------------------------------------------------------------------|-------------------------------|------------------|--|
| Temat: Rozbudowa oraz zmiana sposobu użytkowania części budynku Zakładu Opieki Zdrowotnej |                               |                  |  |
| Inwestor: Gmina Łańcut, ul. Mickiewicza 2A, 37-100 Łańcut                                 |                               |                  |  |
| Lokalizacja: Kosłina, gmina Łańcut, dz. nr ewid. 3534, objęb Kosłina                      |                               |                  |  |
| Przedmiot rysunku: RZUT PIĘTRA III - INSTALACJA WODOCIĄGOWA                               |                               | Skala: 1:100     |  |
| Projektował: inż. Marian Budzik, upr. nr S-234/79 S-234/80                                | Data opracowania: marzec 2018 |                  |  |
| Sprawdził: mgr inż. Witold Duszałek, upr. nr S-158/01                                     |                               | Nr rysunku: S-21 |  |