


RZUT II PIETRA
SKALA 1:100
INSTALACJA CO

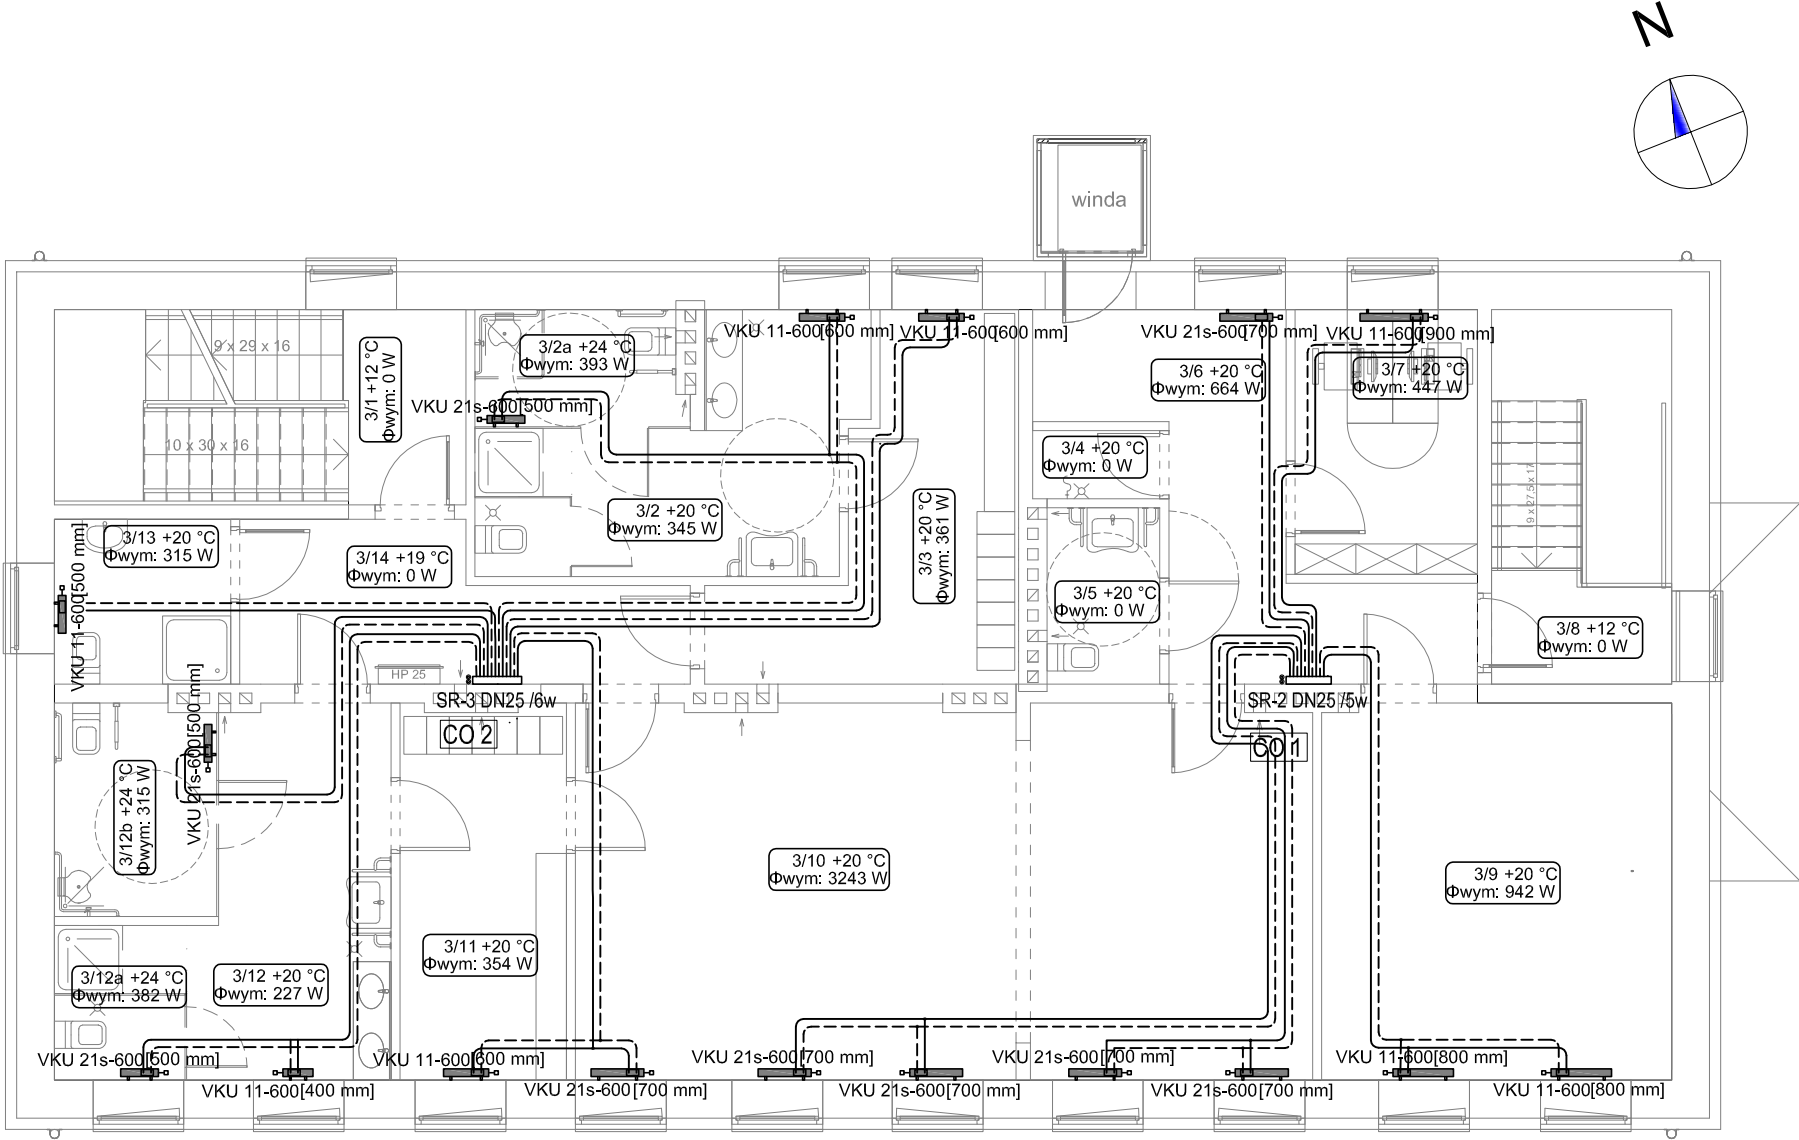

LEGENDA:

- CO 2 CO 1 Piony instalacji c.o.
- SR-2 DN25 /5w Skrzynka rozdzielaczowa natynkowa-rozdzielacz hydr. DN25, 5 par wyjść
- Przewody instalacji c.o. z rur wielowarstwowych Ø16x2,0 PEHD/AI/PERT
- VKU 21s-600[700 mm] Grzejnik płytowy dolnozasilany, jednopłytowy, wysokość 600mm, długość 700mm
- 3/9 +20 °C
Φwym: 942 W Nr pomieszczenia, projektowa temp. wewnętrzna pomieszczenia
Projektowe obciążenie cieplne pomieszczenia

UWAGA:
Przewody instalacji c.o. od rozdzielaczy do poszczególnych grzejników zaprojektowano z rur PEHD/AI/PERT. Rozprowadzenie instalacji w warstwie wylewki posadzkowej.
Trasy zapewniają samokompensację wydłużeń cieplnych przewodów.

2 piętro				
3/1	klatka schodowa	plytki ceramiczne	14,04	
3/2	umywalnia męska	plytki ceramiczne	17,11	
3/3	szatnia męska	plytki ceramiczne	12,95	
3/4	pom. gospodarcze	plytki ceramiczne	1,51	
3/5	WC dla niepełnosprawnych	plytki ceramiczne	3,47	
3/6	komunikacja	plytki ceramiczne	13,70	
3/7	pokój biurowy	deska podłogowa	8,44	
3/8	klatka schodowa	plytki ceramiczne	11,78	
3/9	pokój wypoczynkowy/ sala tera.	deska podłogowa	23,04	
3/10	sala zajęć ruchowych	deska podłogowa	48,06	
3/11	szatnia damska	plytki ceramiczne	10,82	
3/12	umywalnia damska	plytki ceramiczne	22,05	
3/13	łazienka	plytki ceramiczne	5,08	
3/14	korytarz	plytki ceramiczne	10,38	
			202,43 m ²	

Temat: Rozbudowa oraz zmiana sposobu użytkowania części budynku Zakładu Opieki Zdrowotnej			
Inwestor: Gmina Łańcut, ul. Mickiewicza 2A, 37-100 Łańcut			
Lokalizacja: Kosina, gmina Łańcut, dz. nr ewid. 3534, obęb Kosina			Skala:
Przedmiot rysunku: RZUT PIĘTRA II - INSTALACJA C.O.			1:100
			Data opracowania:
Projektował:	inż. Marian Budzik, upr. nr S-234/79 S-234/80		marzec 2018
Opracował:	inż. Daniel Kocurek		Nr rysunku:
Sprawił:	mgr inż. Witold Duszałak, upr. nr S-158/01		S-3