


RZUT PODDASZA
SKALA 1:100
INSTALACJA CO I SOLARNA

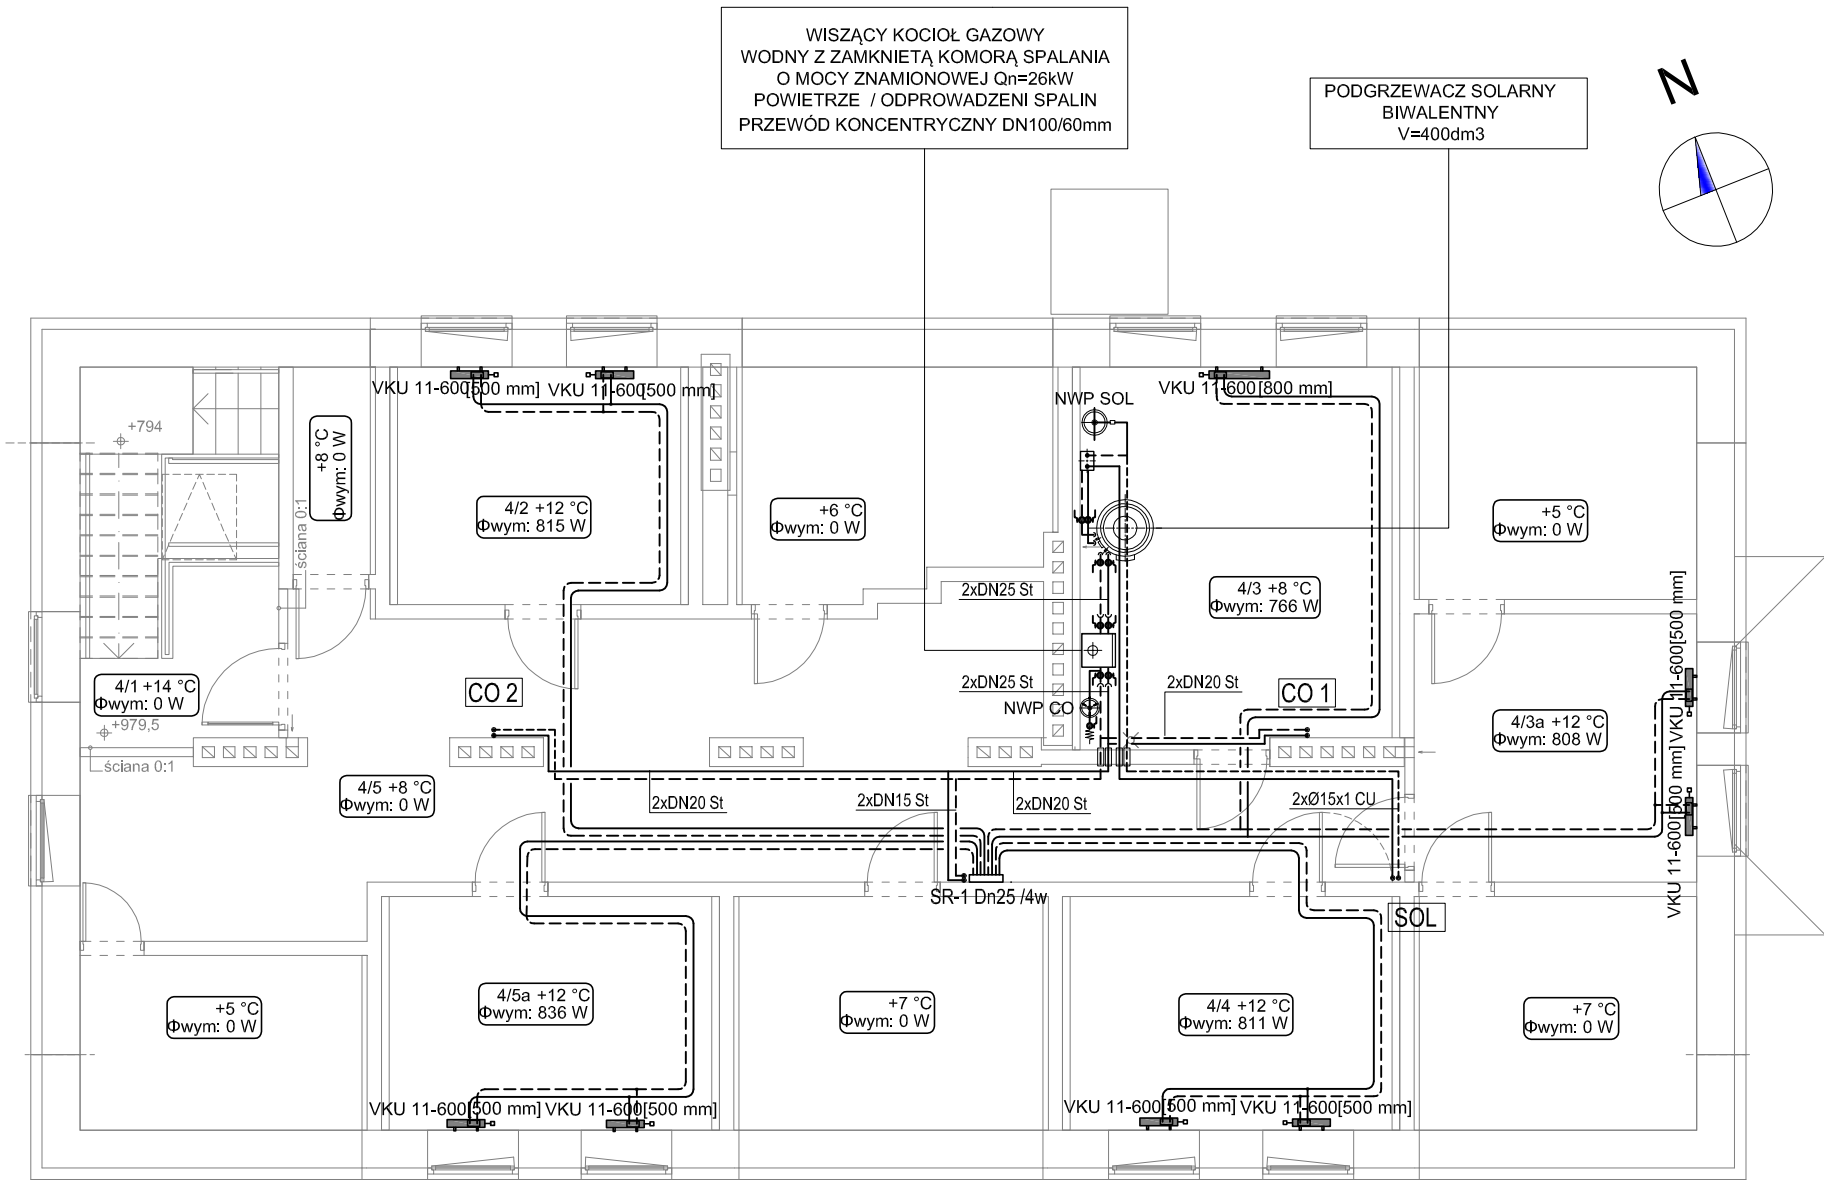

LEGENDA:

- CO 2 CO 1 : Piony instalacji c.o.
- SOL : Pion instalacji solarnej
- SR-2 DN25 /5w Skrzynka rozdzielaczowa natynkowa-rozdzielacz hydr. DN25, 5 par wyjść
- Przewody instalacji c.o. z rur wielowarstwowych Ø16x2,0 PEHD/AI/PERT
- 2xDN20 St Przewody inst. c.o. z rur stalowych czarnych średnich ze szwem wg. PN-H / 74200
- 2xØ15x1 CU Przewody inst. solarnej z rur miedzianych twardych bez szwu wg. PN – EN 1057
- VKU 21s-600[700 mm] Grzejnik płytowy dolnozasilany, jednopłytkowy, wysokość 600mm, długość 700mm
- 3/9 +20 °C
Φwym: 942 W Nr pomieszczenia, projektowa temp. wewnętrzna pomieszczenia
Projektowe obciążenie cieplne pomieszczenia

UWAGA:
Przewody instalacji c.o. od rozdzielaczy do poszczególnych grzejników zaprojektowano z rur PEHD/AI/PERT. Rozprowadzenie instalacji w warstwie wylewki posadzkowej. Trasy zapewniają samokompensację wydłużeń cieplnych przewodów.

3 piętro				
	4/1	klatka schodowa	płytki ceramiczne	13,08
	4/2	serwerowania	antyelektrostatyczna	11,78
	4/3	kotłownia	płytki ceramiczne	20,67
	4/4	magazyn	płytki ceramiczne	13,28
	4/5	magazyn	płytki ceramiczne	13,16
	4/6	pom. na sprzęt porządkowy	płytki ceramiczne	13,19
	4/7	korytarz	płytki ceramiczne	49,49
				134,65 m ²
suma				739,20 m ²

Temat: Rozbudowa oraz zmiana sposobu użytkowania części budynku Zakładu Opieki Zdrowotnej			
Inwestor: Gmina Łańcut, ul. Mickiewicza 2A, 37-100 Łańcut			
Lokalizacja: Kosina, gmina Łańcut, dz. nr ewid. 3534, obęę Kosina			Skala:
Przedmiot rysunku: RZUT PIĘTRA III - INSTALACJA C.O. I SOLARNA			1:100
Projektował:	Inż. Marlan Budzlk, upr. nr S-234/79 S-234/80		Data opracowania:
Opracował:	inż. Daniel Kocurek		marzec 2018
Sprawił:	mgr inż. Witold Duszałak, upr. nr S-158/01		Nr rysunku:
			S-4