 


RZUT DACHU
SKALA 1:100
INSTALACJA SOLARNA




LEGENDA:

SOL

2xØ15x1 CU

Pion instalacji solarnej

Przewody inst. solarnej z rur miedzianych twardych bez szwu Ø15X1mm wg. PN – EN 1057

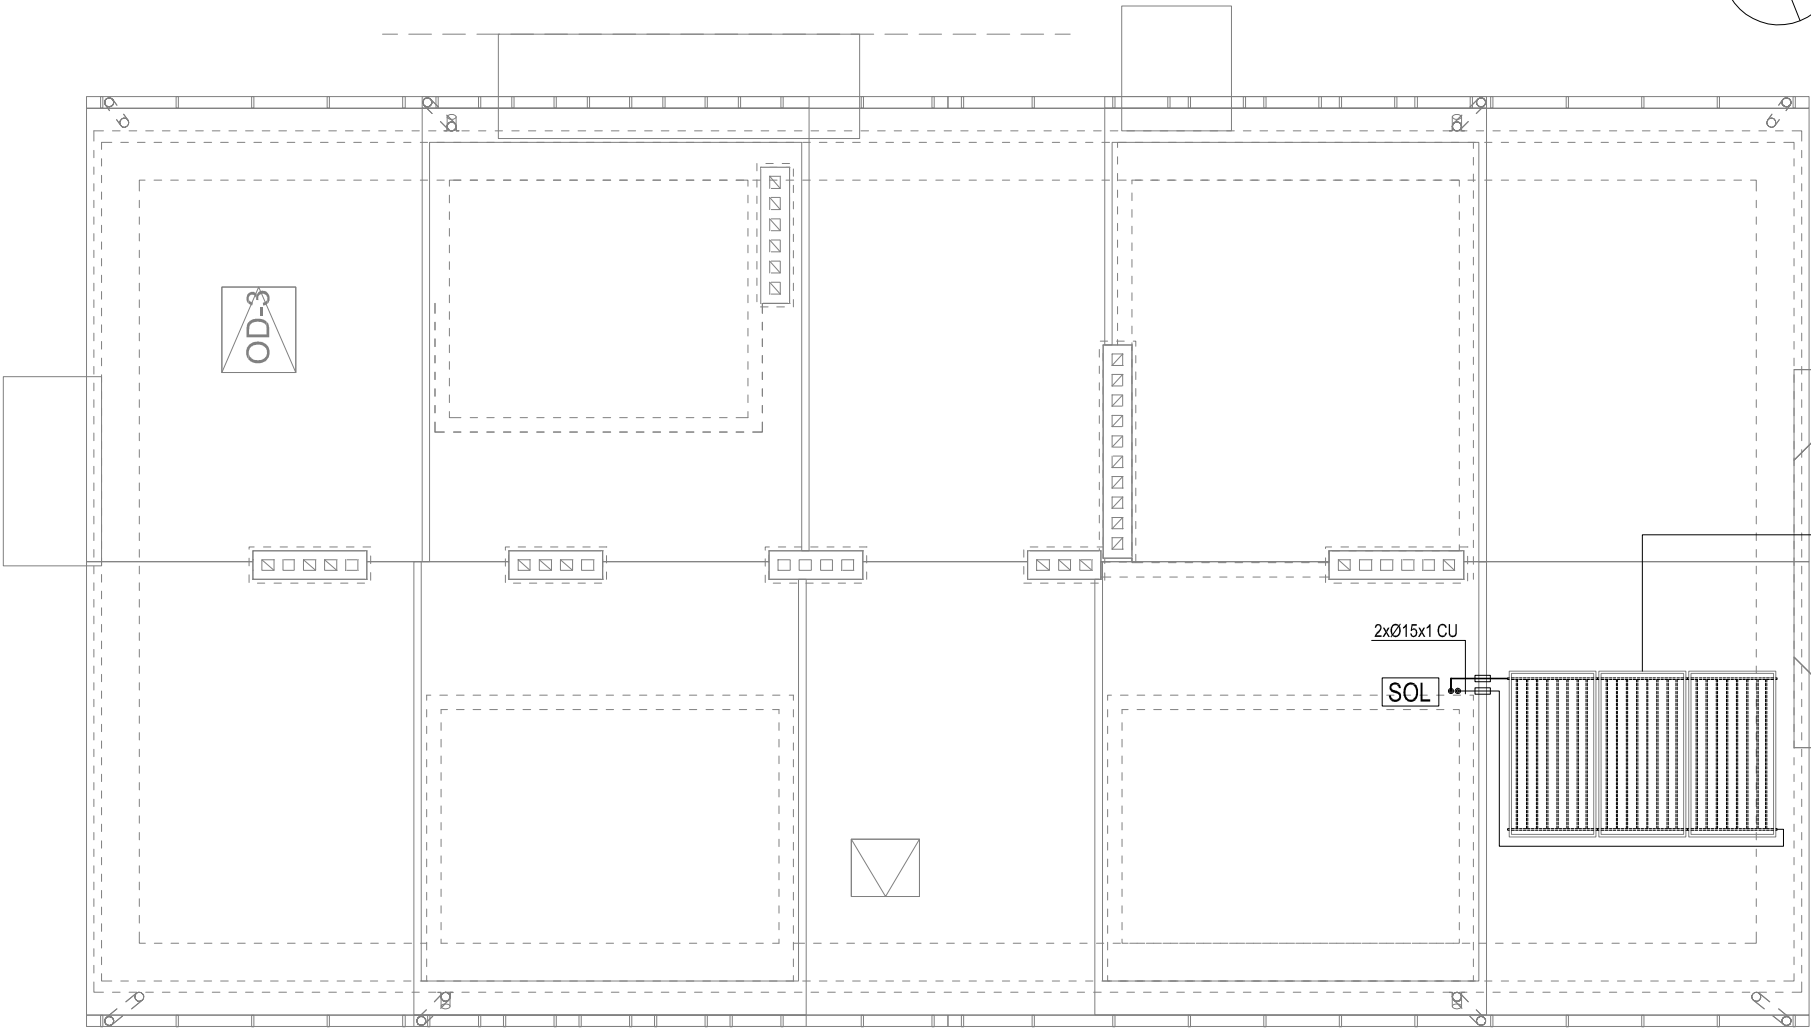

Zestaw 3 kolektorów słonecznych płaskich cieczowych z absorberem typu "HARFA" o łącznej powierzchni F=3x2,35=7,05m²

Temat: Rozbudowa oraz zmiana sposobu użytkowania części budynku Zakładu Opieki Zdrowotnej			
Inwestor: Gmina Łańcut, ul. Mickiewicza 2A, 37-100 Łańcut			
Lokalizacja: Kosina, gmina Łańcut, dz. nr ewid. 3534, obęb Kosina			Skala: 1:100
Przedmiot rysunku: RZUT DACHU-INSTALACJA SOLARNA			Data opracowania: marzec 2018
Projektował:	inż. Marian Budzik, upr. nr S-234/79 S-234/80		Nr rysunku: S-5
Opracował:	inż. Daniel Kocurek		
Sprawdził:	mgr inż. Witold Duszlak, upr. nr S-158/01		