 


RZUT I PIĘTRA
SKALA 1:100
INSTALACJA KLIMATYZACJI

 
LEGENDA:




Piony instalacji czynnika chłodniczego R410A




Przewody instalacji czynnika R410A z rur miedzianych chłodniczych wg PN-EN 12735-1 łączonych kaplałnie na lut twardy



 
Nr pomieszczenia, projektowa temp. wewnętrzna pomieszczenia
Projektowe zyski ciepła w pomieszczeniu



 Przewody instalacji odprowadzenia skroplin z rur PVC-U NIBCO o połączeniach klejonych



Klimatyzator ścienny

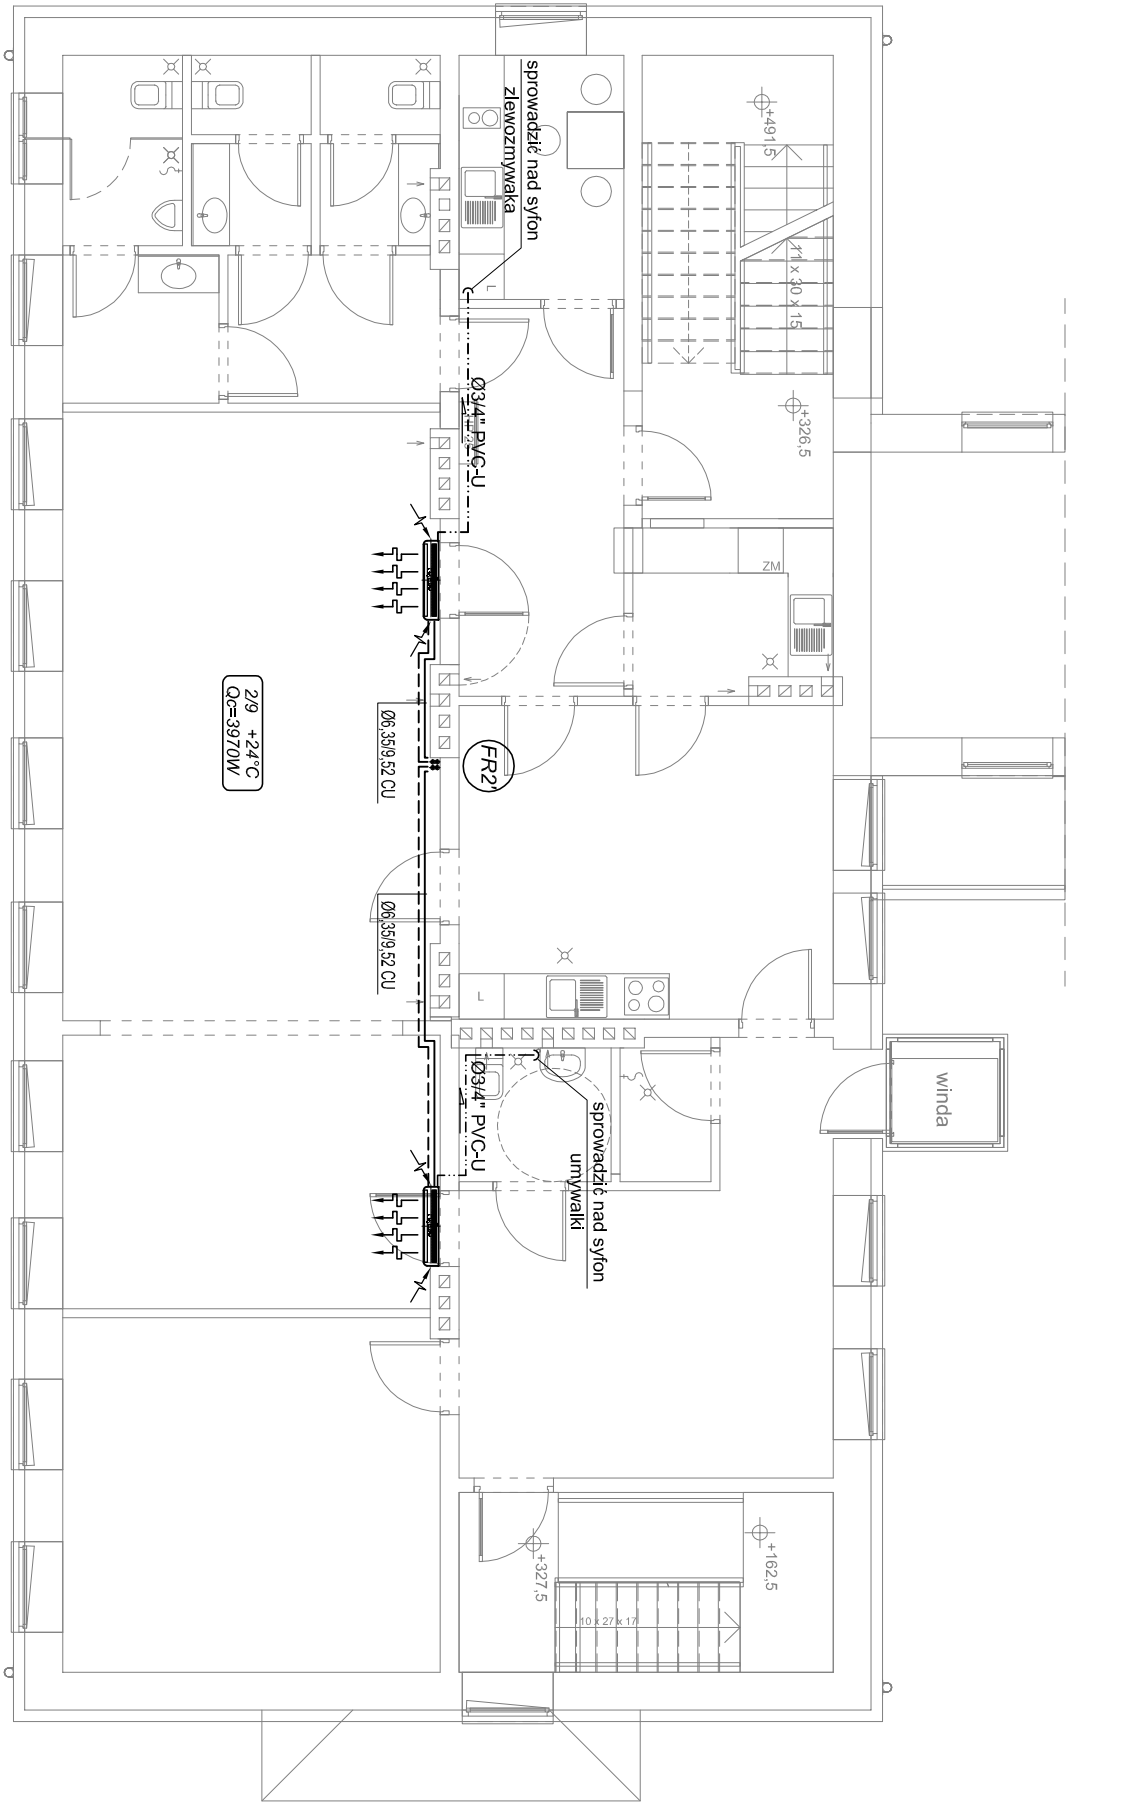

Piętro			
2/1	klatka schodowa	plytki ceramiczne	15,51
2/2	zmywalnia	plytki ceramiczne	5,62
2/3	wydawanie posiłków	plytki ceramiczne	20,55
2/4	pomieszczenie gospodarcze	plytki ceramiczne	2,25
2/5	WC	plytki ceramiczne	3,56
2/6	hol+szatnia	plytki ceramiczne	21,86
2/7	klatka schodowa	plytki ceramiczne	11,78
2/8	gabinet zabiegowy	plytki ceramiczne	23,37
2/9	jadalnia/sala terapii zajęciowej	deska podłogowa	58,47
2/10	komunikacja	plytki ceramiczne	5,47
2/11	przedst. męski	plytki ceramiczne	4,04
2/12	WC męski	plytki ceramiczne	3,98
2/13	przedst. damski	plytki ceramiczne	2,13
2/14	WC damski	plytki ceramiczne	1,66
2/15	przedst. dla personelu	plytki ceramiczne	2,01
2/16	WC dla personelu	plytki ceramiczne	1,66
2/17	pom. socjalne	plytki ceramiczne	7,04
2/18	korytarz	plytki ceramiczne	11,18
			202,14 m ²

Temat: Rozbudowa oraz zmiana sposobu użytkowania części budynku Zakładu Opieki Zdrowotnej			
Inwestor: Gmina Łañcut, ul. Mickiewicza 2A, 37-100 Łañcut			Skala:
Lokalizacja: Košina, gmina Łañcut, dz. nr ewid. 3534, objęb Košina			1:100
Przedmiot rysunku: RZUT PIĘTRA INSTALACJA KLIMATYZACJI			Data opracowania:
Projektant:	Inż. Marian Budzik, upr. nr S-234/79 S-234/80		marzec 2018
Opracował:	Inż. Daniel Kocurek		Nr rysunku:
Sprawdził:	mgr inż. Witold Duszek, upr. nr S-158/01		S-6