
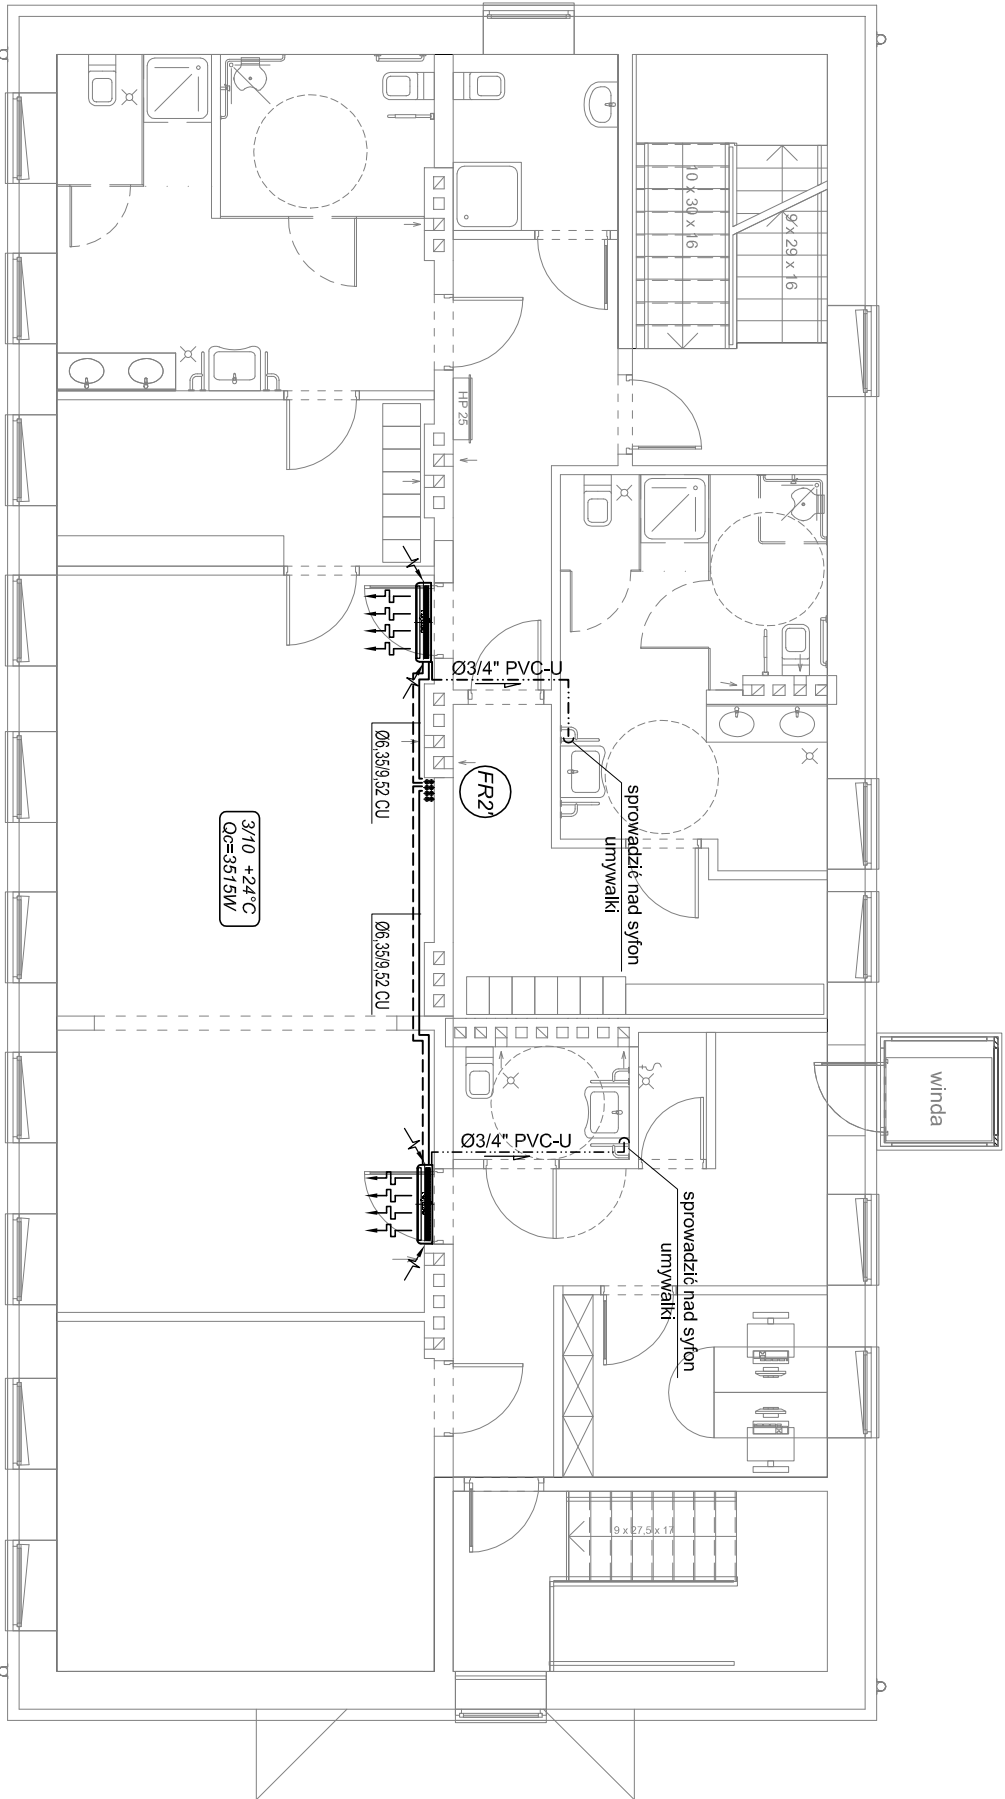


RZUT II PIĘTRA
SKALA 1:100
INSTALACJA KLIMATYZACJI

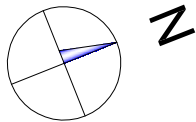

2 piętro			
3/1	klatka schodowa	plytki ceramiczne	14,04
3/2	umywalka męska	plytki ceramiczne	17,11
3/3	szatnia męska	plytki ceramiczne	12,95
3/4	pon. gospodarcze	plytki ceramiczne	1,51
3/5	WC dla niepełnosprawnych	plytki ceramiczne	3,47
3/6	komunikacja	plytki ceramiczne	13,70
3/7	pokój biurowy	deska podłogowa	8,44
3/8	klatka schodowa	plytki ceramiczne	11,78
3/9	pokój wypoczynkowy/ sala tera.	deska podłogowa	23,04
3/10	sala zajęć ruchowych	deska podłogowa	48,06
3/11	szatnia damska	plytki ceramiczne	10,82
3/12	umywalka damska	plytki ceramiczne	22,05
3/13	łazienka	plytki ceramiczne	5,08
3/14	korytarz	plytki ceramiczne	10,38
			202,43 m ²

LEGENDA:

Piony instalacji czynnika chłodniczego R410A

Przewody instalacji czynnika R410A z rur miedzianych chłodniczych wg PN-EN 12735-1 łączonych kaplaśnie na lut twardy

Nr pomieszczenia, projektowa temp. wewnętrzna pomieszczenia
Projektowe zyski ciepła w pomieszczeniu

Przewody instalacji odprowadzenia skroplin z rur PVC-U NIBCO o połączeniach klejonych

Klimatyzator ścienny

Temat: Rozbudowa oraz zmiana sposobu użytkowania części budynku Zakładu Opieki Zdrowotnej			
Inwestor: Gmina Łañcut, ul. Mickiewicza 2A, 37-100 Łañcut			
Lokalizacja: Kosina, gmina Łañcut, dz. nr ewid. 3534, obęę Kosina			Skala: 1:100
Przedmiot rysunku: RZUT PIĘTRA II-INSTALACJA KLIMATYZACJI			
Projektował:	Inż. Marcin Budzik, upr. nr S-234/79 S-234/80		Data opracowania: marzec 2018
Opracował:	Inż. Daniel Kocurek		
Sprawił:	mgr Inż. Witold Duszałek, upr. nr S-158/01		
			Nr rysunku: S-7