

RZUT DACHU
SKALA 1:100
INSTALACJA KLIMATYZACJI


LEGENDA:

FR1

Piony instalacji czynnika chłodniczego R410A

4xØ6,35/0,52 CU

Przewody instalacji czynnika R410A z rur miedzianych chłodniczych wg PN-EN 12735-1 łączonych kaplałarnie na lut twardy

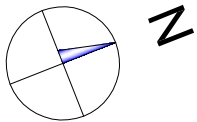

Zewnętrzna jednostka skraplająca inwerterowa dla serwerowni

moc chłodniczą Qc=3,0 kW

klasa energetyczna chłodzenie nie niższa niż A++

wymiary nie większe niż 535x663x293mm


głośność nie większa niż 45dB(A) dźwięk akustyczny

masa nie większa niż 21kg

czynnik chłodniczy R410A

nom. pobór mocy chłodzenie nie więcej niż 0,65kW

nom. pobór mocy grzanie nie więcej niż 0,73kW

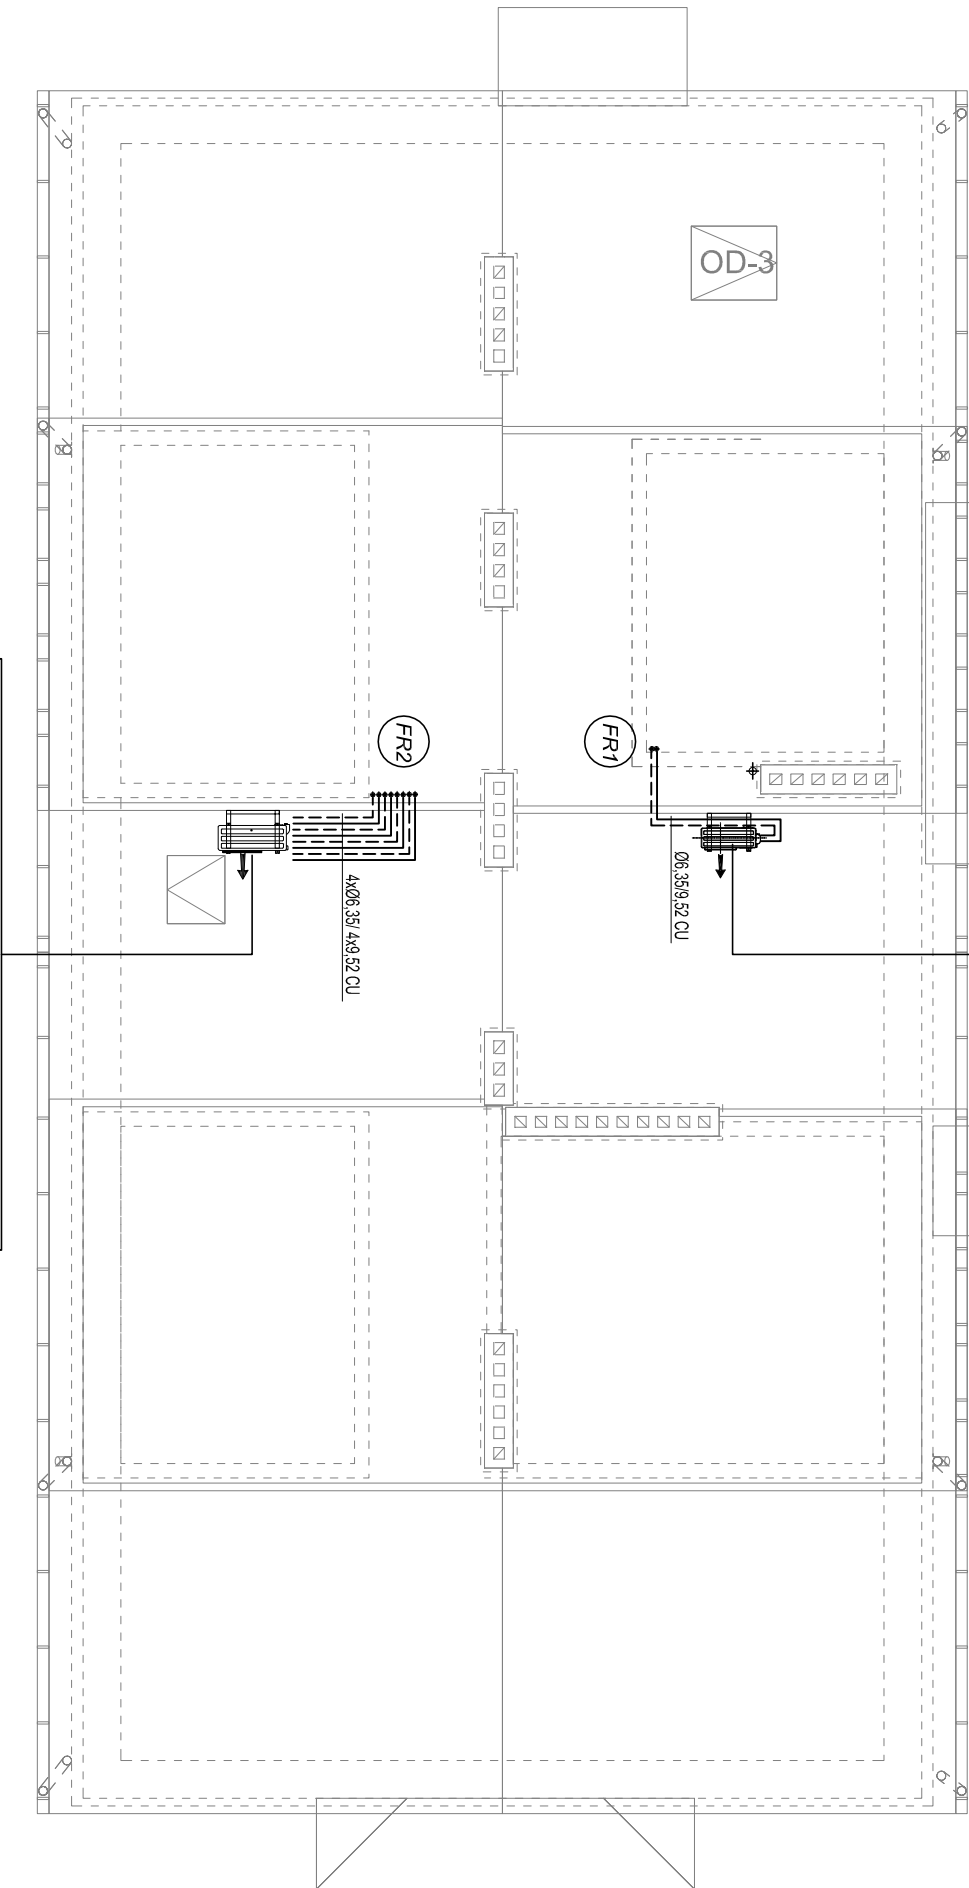

Zewnętrzna jednostka skraplająca dla klimatyzacji system multi split

moc chłodnicza nie mniejsza niż Qch=8,0 (3,5-10,1) kW

moc grzewcza nie mniejsza niż Qgr=9,6 (3,7-12,0) kW

poziom ciśnienia akustycznego chłodzenie nie wyższy niż 50 dB(A)

nominalna moc elektryczna zestawu multi 2,20 kW chłodzenie

wymiary nie większe niż 830*900*330 mm

masa nie większa niż 68 kg

Temat: Rozbudowa oraz zmiana sposobu użytkowania części budynku Zakładu Opieki Zdrowotnej			
Inwestor: Gmina Łañcut, ul. Mickiewicza 2A, 37-100 Łañcut			
Lokalizacja: Kosina, gmina Łañcut, dz. nr ewid. 3534, objęb Kosina			
Przedmiot rysunku: RZUT DACHU-INSTALACJA KLIMATYZACJI			Skala: 1:100
Projektant:	inż. Marian Budzik, upr. nr S-234/79 S-234/80		Data opracowania: marzec 2018
Opracował:	inż. Daniel Kocurek		Nr rysunku: S-9
Sprawdził:	mgr inż. Witold Duszałek, upr. nr S-158/01		