


RZUT PARTERU

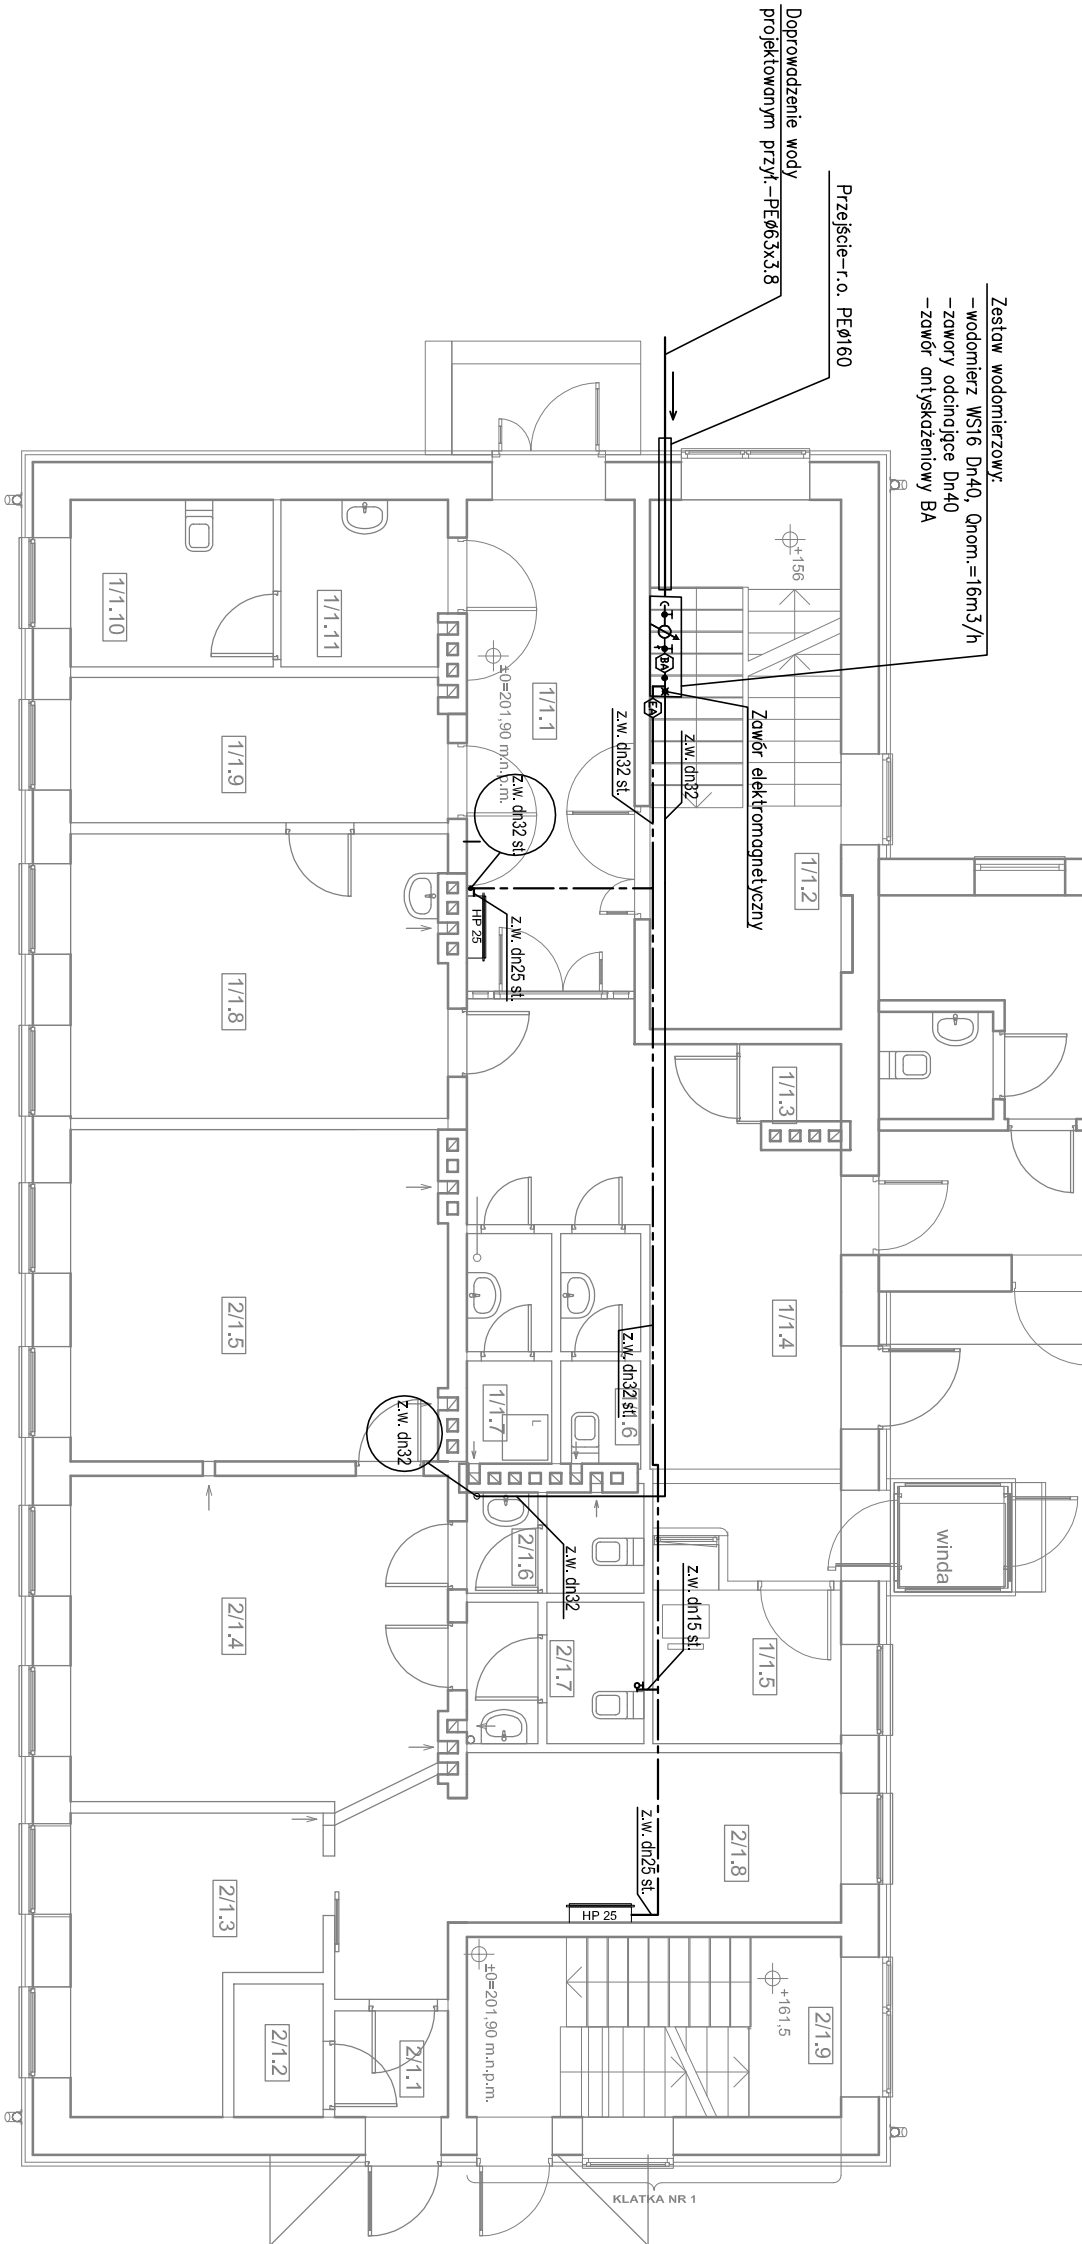

Kondygnacja	Numer pomieszczenia	Nazwa pomieszczenia	Rodzaj posadzki	Powierzchnia [m2]
Parter	1/1.1	korytarz	plytki ceramiczne	14,43
	1/1.2	klatka schodowa	plytki ceramiczne	17,71
	1/1.3	pom. gospodarcze	plytki ceramiczne	1,37
	1/1.4	hol	plytki ceramiczne	22,60
	1/1.5	recepcja	plytki ceramiczne	5,58
	1/1.6	WC męski	plytki ceramiczne	3,23
	1/1.7	pom. gospodarcze	plytki ceramiczne	3,41
	1/1.8	gabinet lekarski	plytki ceramiczne	18,61
	1/1.9	gabinet zabiegowy	plytki ceramiczne	9,52
	1/1.10	WC dla niepełnosprawnych	plytki ceramiczne	5,92
	1/1.11	Przedsiónek dla niepełn.	plytki ceramiczne	4,79
	2/1.1	wiatrołap	plytki ceramiczne	2,11
	2/1.2	pom. gospodarcze	plytki ceramiczne	2,08
	2/1.3	pokój zabiegowy	plytki ceramiczne	10,89
	2/1.4	poczekalnia	plytki ceramiczne	25,72
	2/1.5	gabinet lekarski	plytki ceramiczne	21,62
	2/1.6	WC męski	plytki ceramiczne	3,11
	2/1.7	WC damski	plytki ceramiczne	4,37
	2/1.8	recepcja	plytki ceramiczne	11,14
	2/1.9	klatka schodowa	plytki ceramiczne	11,78

OZNACZENIA:

PRZEWODY WODY ZIMNEJ

PRZEWODY WODNE INST. P.POŻ.

H25 HYDRANTY WEWNĘTRZNE "25"

z.w. dn32 PION INST. WODOCIĄGOWEJ

Przewody wodociągowe Pe-x/Al/Pe-x:
dn 32 x 3mm

Temat: Rozbudowa oraz zmiana sposobu użytkowania części budynku Zakładu Opieki Zdrowotnej			
Inwestor: Gmina Łańcut, ul. Mickiewicza 2A, 37-100 Łańcut			
Lokalizacja: Kosłina, gmina Łańcut, dz. nr ewid. 3534, opeb Kosłina			
Przedmiot rysunku: RZUT PARTERU - INSTALACJA WODOCIĄGOWA			Skala: 1:100
Projektował: inż. Marian Budzik, upr. nr S-234/79 S-234/80	Data opracowania: marzec 2018		
Sprawił: mgr inż. Witold Duszałek, upr. nr S-158/01			Nr rysunku: S-1