


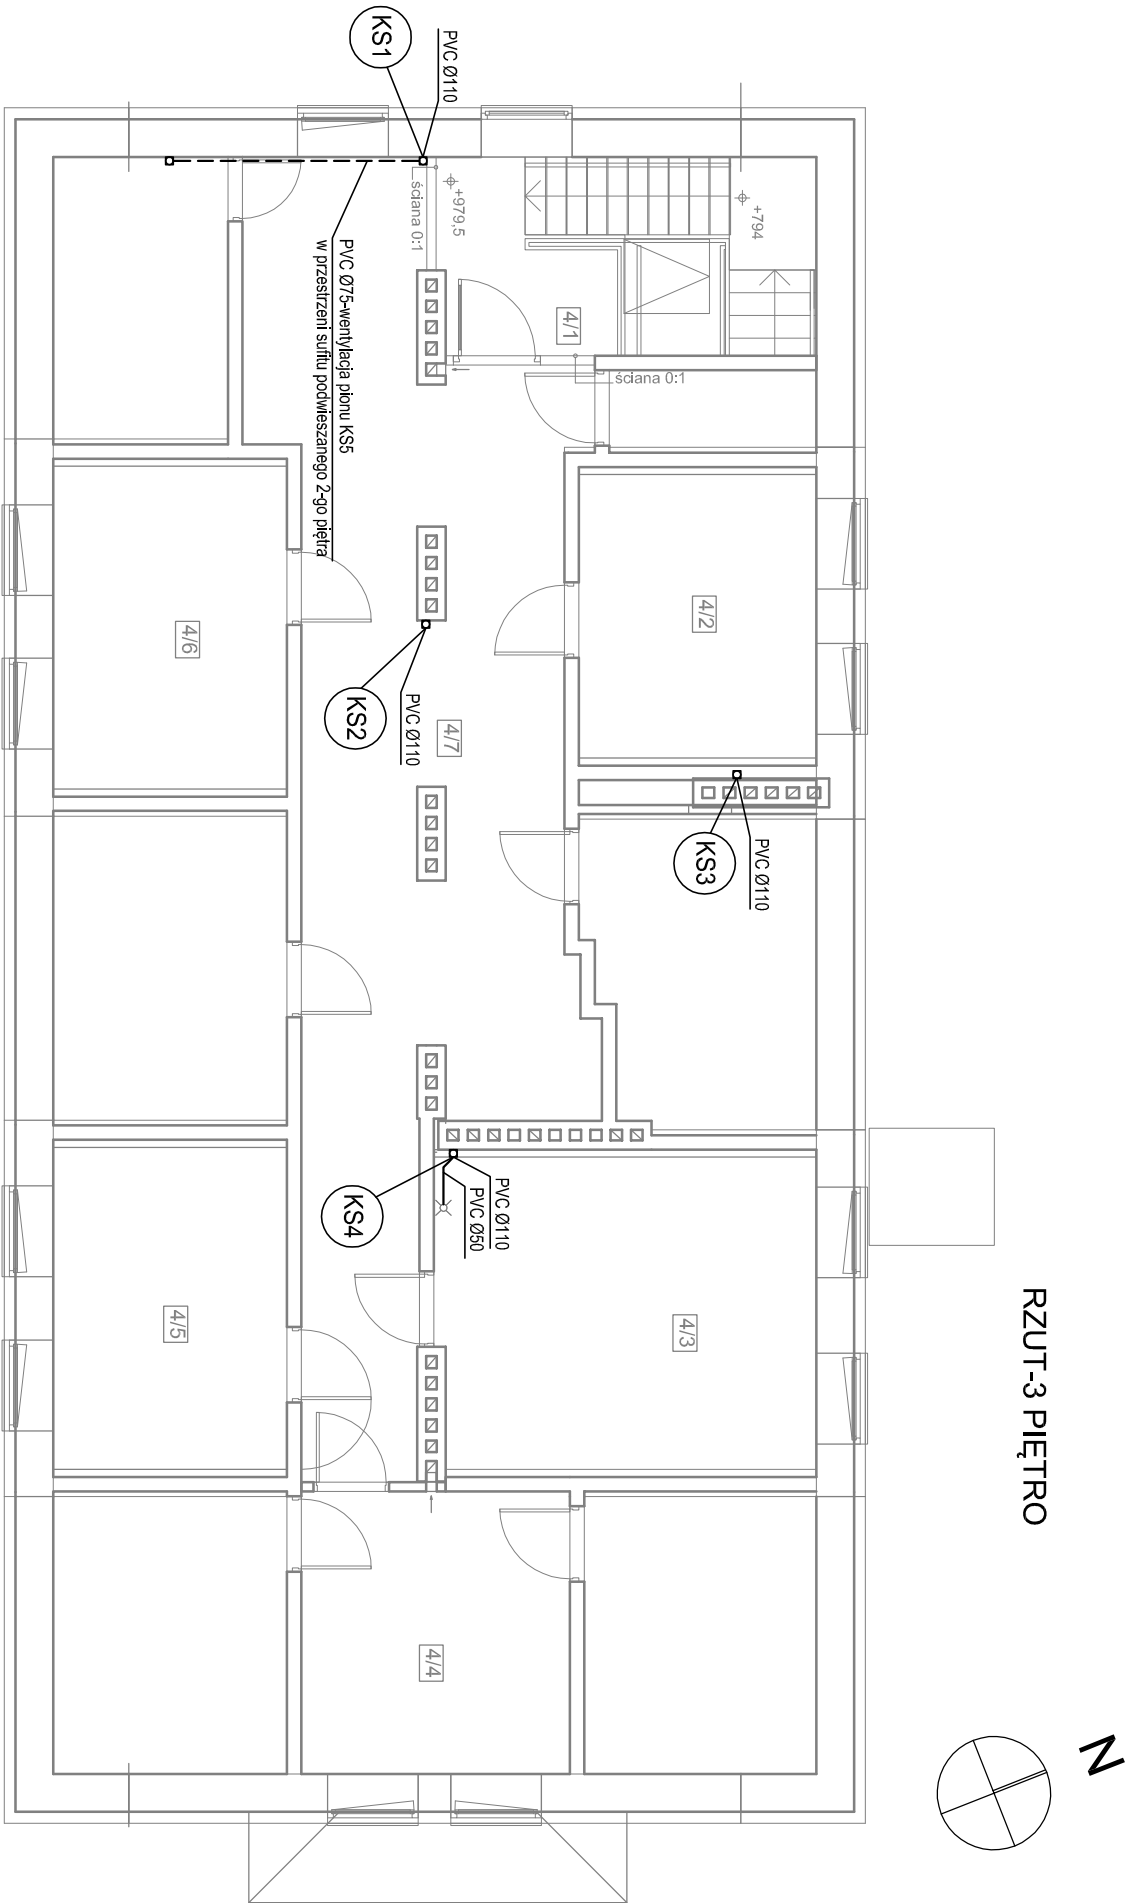

3 piętro				
4/1	klatka schodowa	plytki ceramiczne	13,08	
4/2	serwowowania	antyelektrostatyczna	11,78	
4/3	magazyn	plytki ceramiczne	20,67	
4/4	magazyn	plytki ceramiczne	13,28	
4/5	magazyn	plytki ceramiczne	13,16	
4/6	magazyn	plytki ceramiczne	13,19	
4/7	pom. na sprzęt porządkowy	plytki ceramiczne	49,49	
suma			134,65 m ²	739,20 m ²

KS -pion kanalizacji sanitarnej Ø110/Ø160

PVC Ø110 instalacja kanalizacji sanitarnej PVC

- PVC Ø110 instalacja kanalizacji sanitarnej PVC prowadzona pod sufitem

Temat: Rozbudowa oraz zmiana sposobu użytkowania części budynku Zakładu Opieki Zdrowotnej			
Inwestor: Gmina Łańcut, ul. Mickiewicza 2A, 37-100 Łańcut			
Lokalizacja: Kosiha, gmina Łańcut, dz. nr ewid. 3534, obęb Kosiha			Skala: 1:100
Przedmiot rysunku: RZUT PIĘTRA III - INSTALACJA KANALIZACJI			Data opracowania: marzec 2018
Projektował: inż. Marian Budzik, upr. nr S-234/79 S-234/80			Nr rysunku: S-10
Sprawdził: mgr inż. Witold Duszak, upr. nr S-158/01			