


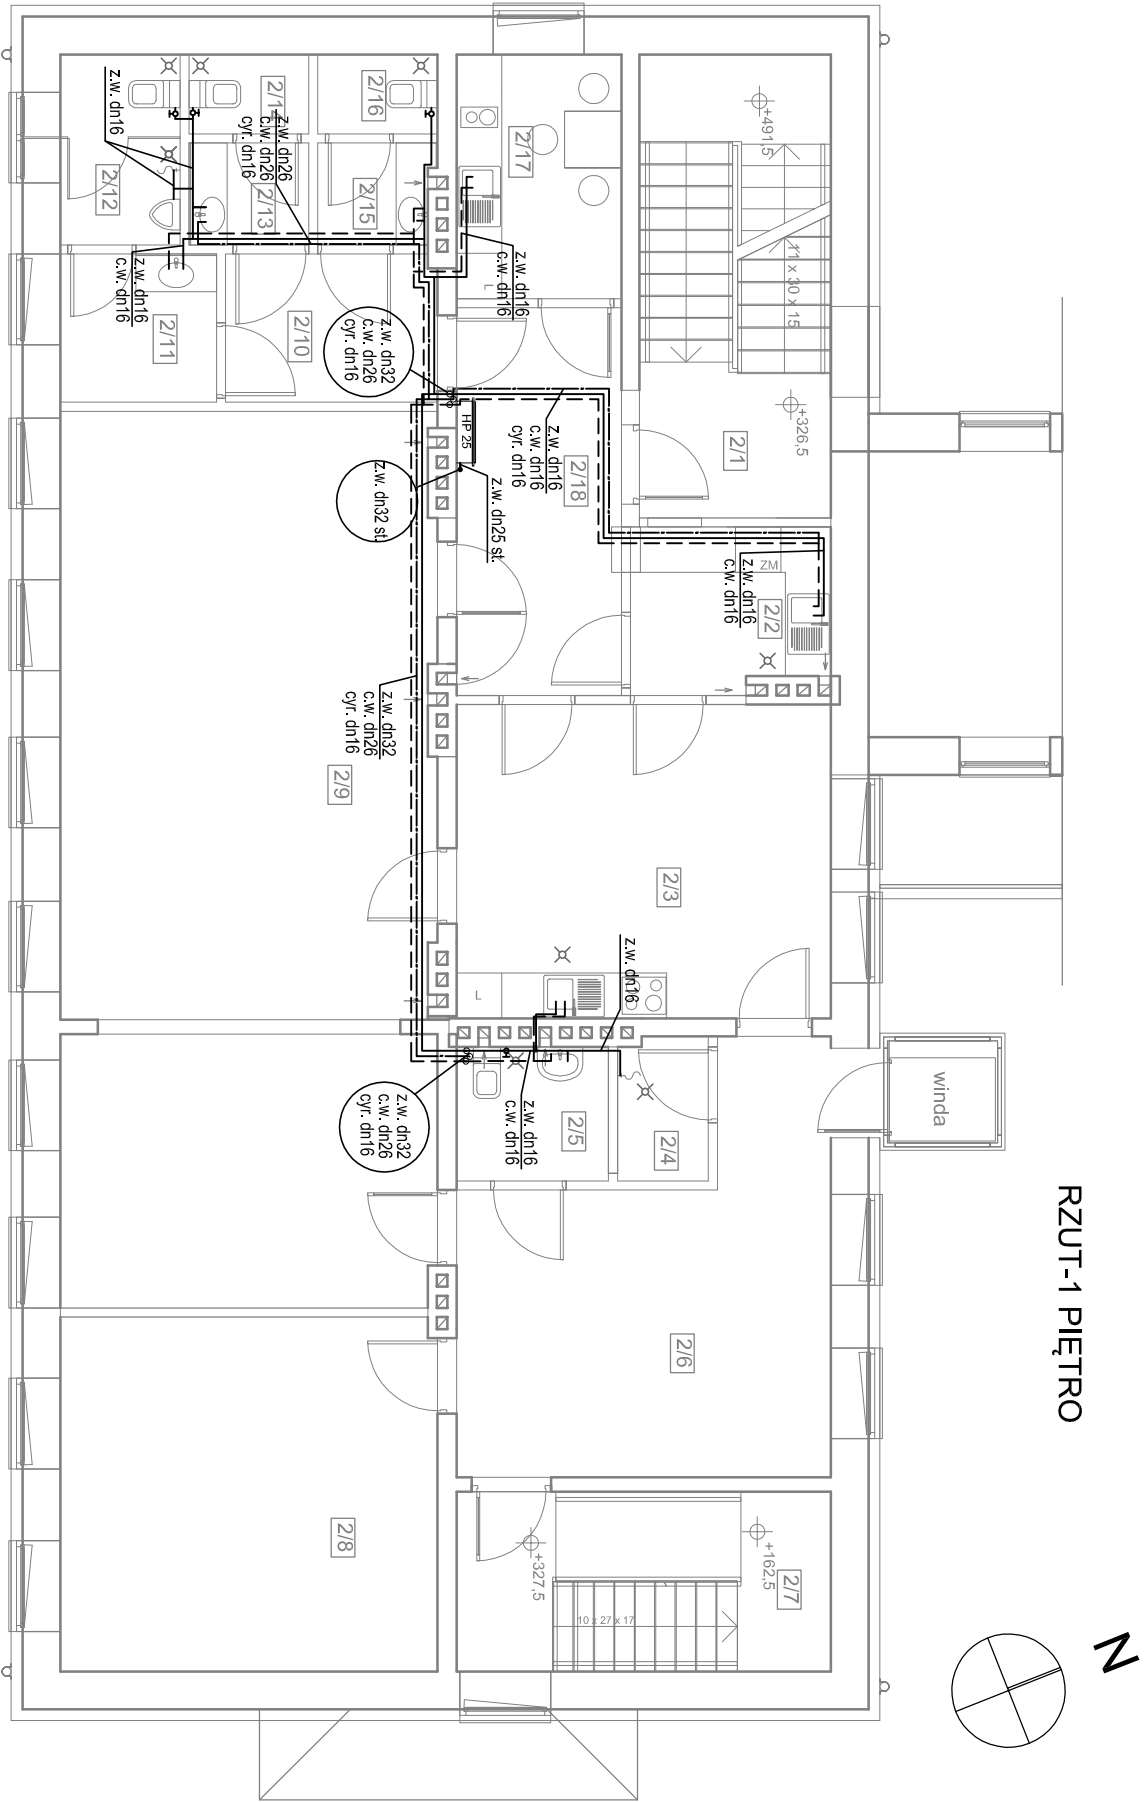

Piętro			
2/1	klatka schodowa	plytki ceramiczne	15,51
2/2	zmywalnia	plytki ceramiczne	5,62
2/3	wydawanie posiłków	plytki ceramiczne	20,55
2/4	pomieszczenie gospodarcze	plytki ceramiczne	2,25
2/5	WC	plytki ceramiczne	3,56
2/6	holl+szatnia	plytki ceramiczne	21,86
2/7	klatka schodowa	plytki ceramiczne	11,78
2/8	gabinet zabiegowy	plytki ceramiczne	23,37
2/9	jadalnia/sala terapii zajęciowej	deska podłogowa	58,47
2/10	komunikacja	plytki ceramiczne	5,47
2/11	przedsiónek męski	plytki ceramiczne	4,04
2/12	WC męski	plytki ceramiczne	3,98
2/13	przedsiónek damski	plytki ceramiczne	2,13
2/14	WC damski	plytki ceramiczne	1,66
2/15	przedsiónek dla personelu	plytki ceramiczne	2,01
2/16	WC dla personelu	plytki ceramiczne	1,66
2/17	pom. socjalne	plytki ceramiczne	7,04
2/18	korytarz	plytki ceramiczne	11,18
			202,14 m ²

OZNACZENIA:

———— PRZEWODY WODY ZIMNEJ

----- PRZEWODY C.W.U.

----- PRZEWODY CYRKULACJI

----- PRZEWODY WODNE INST. P.POŻ.

H25

 HYDRANTY WEWNĘTRZNE "25"

z.w. dn32
c.w. dn26
cyr. dn16

PIONY INST. WODOCIĄGOWEJ

Przewody wodociągowe Pe-x/Al/PeX:

dn 32 x 3mm

dn 26 x 3mm

dn 20 x 2mm

dn 16 x 2mm

gdzie nie opisano średnic przyjmować dn 16 x 2mm

Temat: Rozbudowa oraz zmiana sposobu użytkowania części budynku Zakładu Opieki Zdrowotnej			
Inwestor: Gmina Łańcut, ul. Mickiewicza 2A, 37-100 Łańcut		Skala: 1:100	
Lokalizacja: Kosłina, gmina Łańcut, dz. nr ewid. 3534, objęć Kosłina		Data opracowania: marzec 2018	
Przedmiot rysunku: RZUT PIĘTRA I - INSTALACJA WODOCIĄGOWA			
Projektował: inż. Marian Budzik, upr. nr S-234/79 S-234/80		Nr rysunku: S-2	
Sprawił: mgr inż. Witold Duszałek, upr. nr S-158/01			