


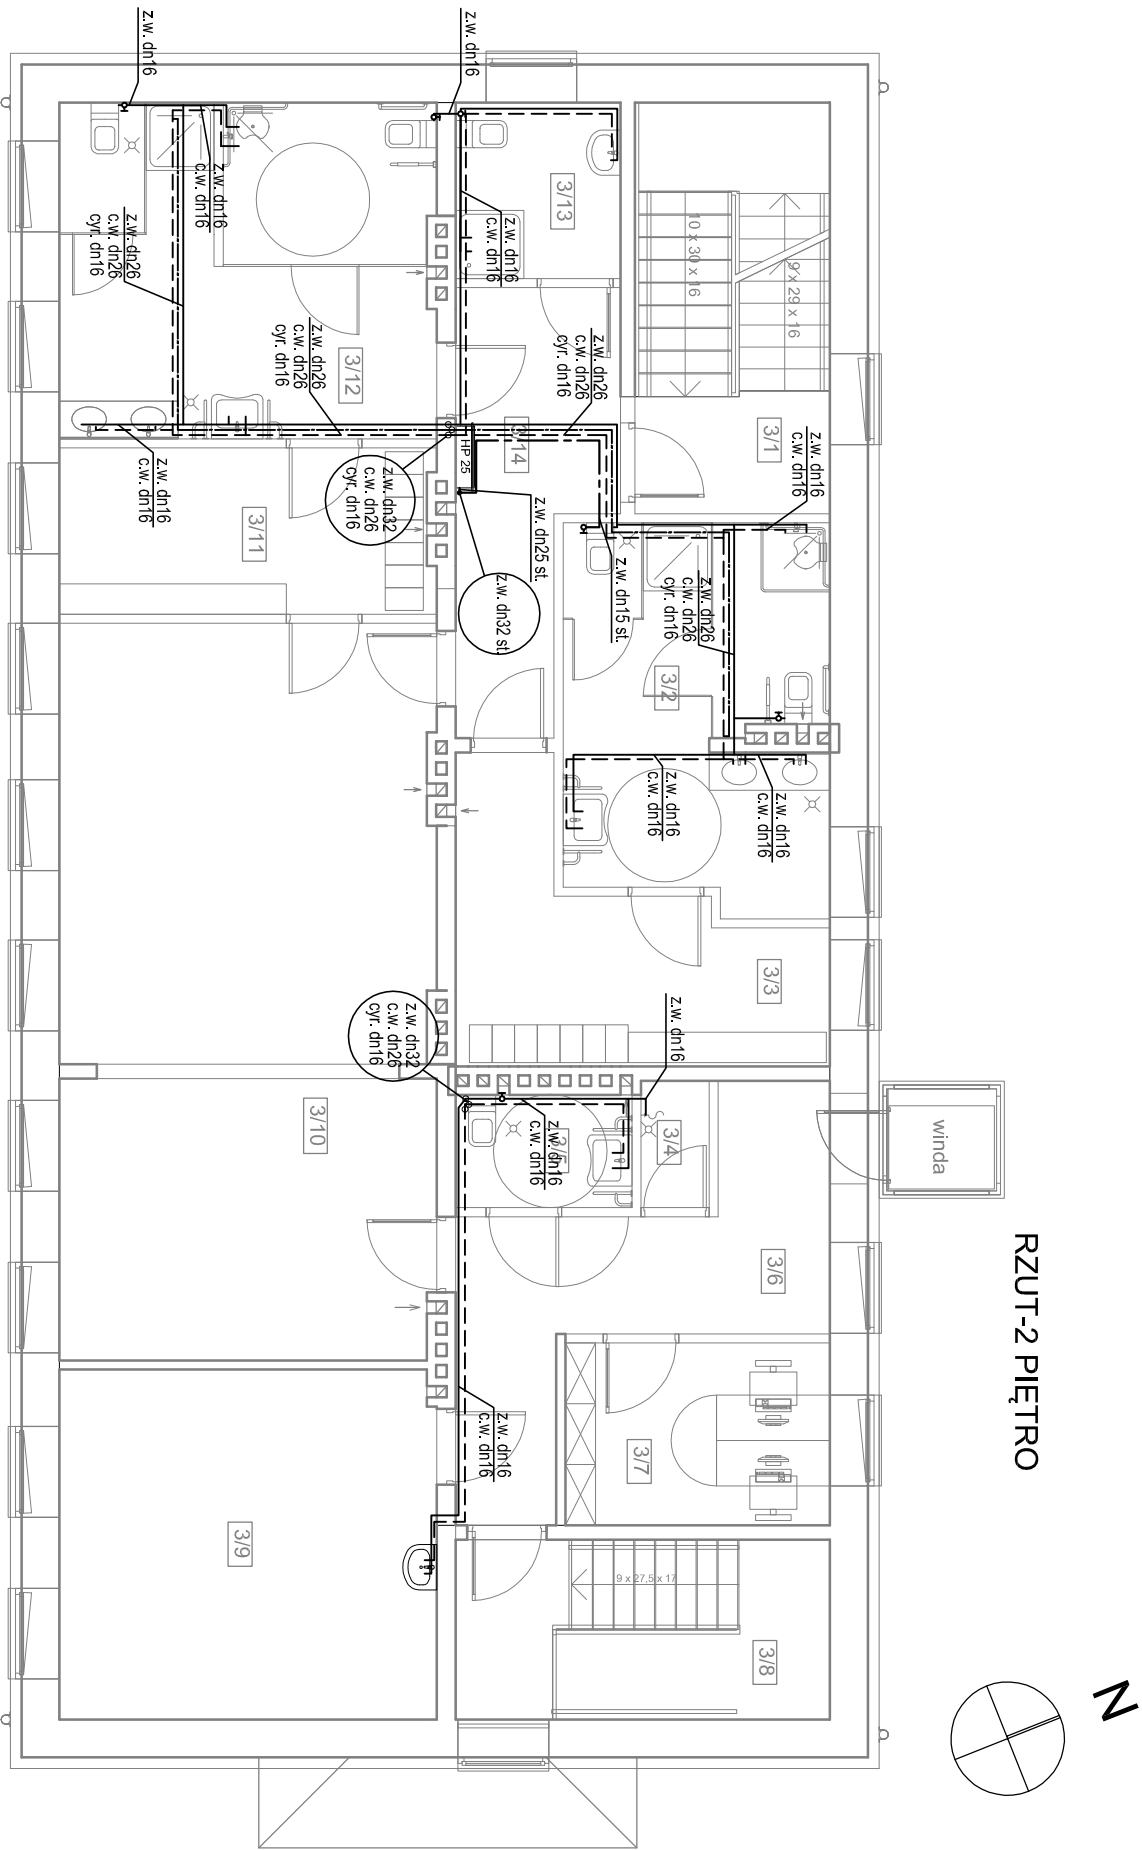

2 piętro			
3/1	klatka schodowa	płytki ceramiczne	14,04
3/2	umywalnia męska	płytki ceramiczne	17,11
3/3	szatnia męska	płytki ceramiczne	12,95
3/4	pom. gospodarcze	płytki ceramiczne	1,51
3/5	WC dla niepełnosprawnych	płytki ceramiczne	3,47
3/6	komunikacja	płytki ceramiczne	13,70
3/7	pokój biurowy	deska podłogowa	8,44
3/8	klatka schodowa	płytki ceramiczne	11,78
3/9	pokój wypoczynkowy/ sala tera.	deska podłogowa	23,04
3/10	sala zajęć ruchowych	deska podłogowa	48,06
3/11	szatnia damska	płytki ceramiczne	10,82
3/12	umywalnia damska	płytki ceramiczne	22,05
3/13	łazienka	płytki ceramiczne	5,08
3/14	korytarz	płytki ceramiczne	10,38
			202,43 m²

OZNACZENIA:

PRZEWODY WODY ZIMNEJ

PRZEWODY C.W.U.

PRZEWODY CYRKULACJI

PRZEWODY WODNE INST. P.P.Ż.

H25 HYDRANTY WEWNĘTRZNE "25"

PIONY INST. WODOCIĄGOWEJ

Przewody wodociągowe Pe-x/Al/Pe-x:

dn 32 x 3mm

dn 26 x 3mm

dn 20 x 2mm

dn 16 x 2mm

gdzie nie opisano średnic przyjmować dn 16 x 2mm

Temat: Rozbudowa oraz zmiana sposobu użytkowania części budynku Zakładu Opieki Zdrowotnej			
Inwestor: Gmina Łańcut, ul. Mickiewicza 2A, 37-100 Łańcut			
Lokalizacja: Kosłina, gmina Łańcut, dz. nr ewid. 3534, objęć Kosłina			
Przedmiot rysunku: RZUT PIĘTRA II - INSTALACJA WODOCIĄGOWA			Skala: 1:100
Projektował: inż. Marian Budzik, upr. nr S-234/79 S-234/80			Data opracowania: marzec 2018
Sprawdził: mgr inż. Witold Duszałek, upr. nr S-158/01			
			Nr rysunku: S-3