


RZUT-3 PIĘTRO

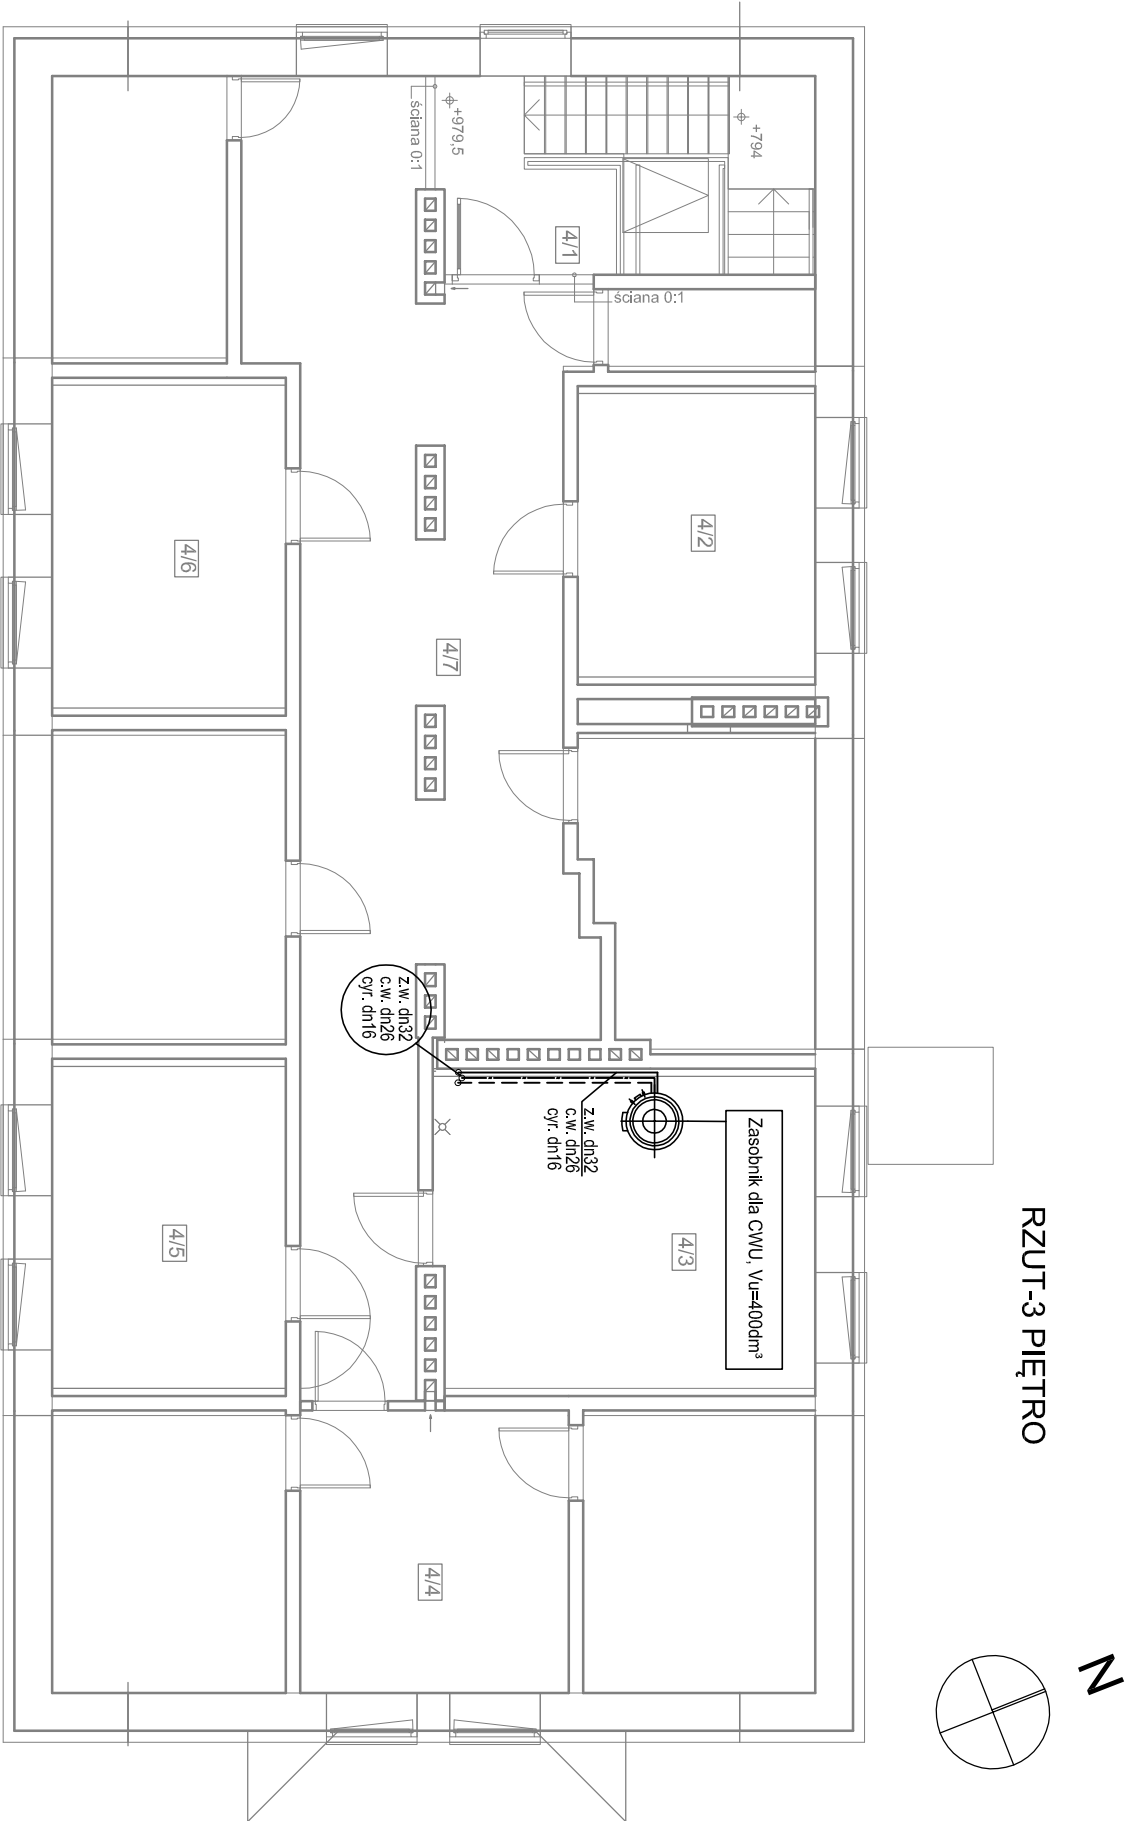

3 piętro			
4/1	klatka schodowa	płytki ceramiczne	13,08
4/2	serwerownia	antyelektrostatyczna	11,78
4/3	kotłownia	płytki ceramiczne	20,67
4/4	magazyn	płytki ceramiczne	13,28
4/5	magazyn	płytki ceramiczne	13,16
4/6	pom. na sprzęt porządkowy	płytki ceramiczne	13,19
4/7	korytarz	płytki ceramiczne	49,49
suma			134,65 m²
			739,20 m²

OZNACZENIA:

- PRZEWODY WODY ZIMNEJ
- PRZEWODY C.W.U.
- PRZEWODY CYRKULACJI

z.w. dn32
c.w. dn26
cyr. dn16

PIONY INST. WODOCIĄGOWEJ

Przewody wodociągowe Pe-x/Al/PeX:
dn 32 x 3mm
dn 26 x 3mm
dn 20 x 2mm
dn 16 x 2mm
gdzie nie opisano średnic przyjmować dn 16 x 2mm

Temat: Rozbudowa oraz zmiana sposobu użytkowania części budynku Zakładu Opieki Zdrowotnej			
Inwestor: Gmina Łańcut, ul. Mickiewicza 2A, 37-100 Łańcut			
Lokalizacja: Kosłina, gmina Łańcut, dz. nr ewid. 3534, objęb Kosłina			
Przedmiot rysunku: RZUT PIĘTRA III - INSTALACJA WODOCIĄGOWA		Skala: 1:100	
Projektował: inż. Marian Budzik, upr. nr S-234/79 S-234/80	Data opracowania: marzec 2018		
Sprawdził: mgr inż. Witold Duszałek, upr. nr S-158/01		Nr rysunku: S-4	