


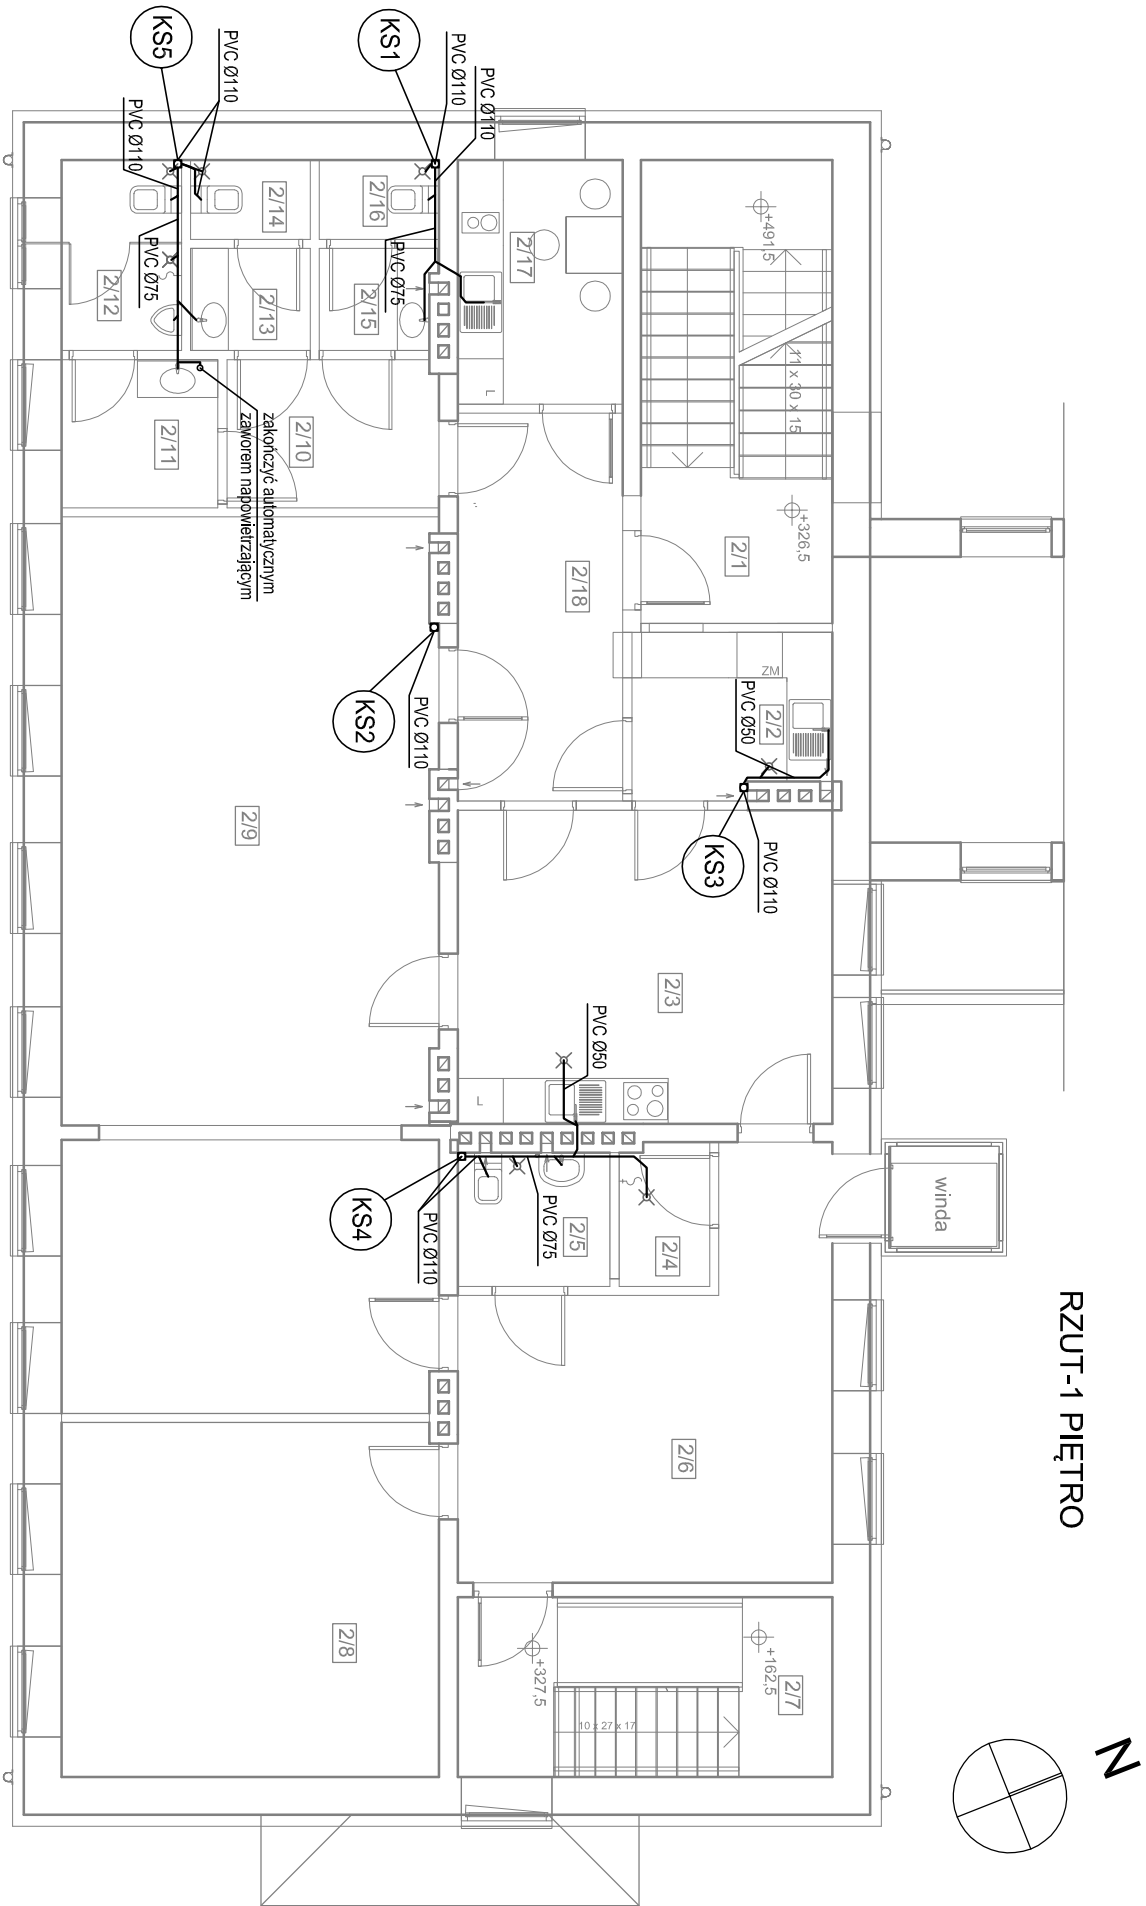

Piętro			
2/1	klatka schodowa	plytki ceramiczne	15,51
2/2	zmywalnia	plytki ceramiczne	5,62
2/3	wydawanie posiłków	plytki ceramiczne	20,55
2/4	pomieszczenie gospodarcze	plytki ceramiczne	2,25
2/5	WC	plytki ceramiczne	3,56
2/6	hol/szafnia	plytki ceramiczne	21,86
2/7	klatka schodowa	plytki ceramiczne	11,78
2/8	gabinet zabiegowy	plytki ceramiczne	23,37
2/9	jadalnia/sala terapii zajęciowej	deska podłogowa	58,47
2/10	kuchnia	plytki ceramiczne	5,47
2/11	przedpokój męski	plytki ceramiczne	4,04
2/12	WC męski	plytki ceramiczne	3,98
2/13	przedpokój damski	plytki ceramiczne	2,13
2/14	WC damski	plytki ceramiczne	1,66
2/15	przedpokój dla personelu	plytki ceramiczne	2,01
2/16	WC dla personelu	plytki ceramiczne	1,66
2/17	pom. socjalne	plytki ceramiczne	7,04
2/18	korytarz	plytki ceramiczne	11,18
			202,14 m ²

KS - pion kanalizacji sanitarnej Ø110/Ø160

PVC Ø110 instalacja kanalizacji sanitarnej PVC

Temat: Rozbudowa oraz zmiana sposobu użytkowania części budynku Zakładu Opieki Zdrowotnej			
Inwestor: Gmina Łańcut, ul. Mickiewicza 2A, 37-100 Łańcut		Skala: 1:100	
Lokalizacja: Kosina, gmina Łańcut, dz. nr ewid. 3534, opeb Kosina		Data opracowania: marzec 2018	
Przedmiot rysunku: RZUT PIĘTRA I - INSTALACJA KANALIZACJI			
Projektował: inż. Marian Budzik, upr. nr S-234/79 S-234/80		Nr rysunku: S-8	
Sprawdził: mgr inż. Witold Duszałek, upr. nr S-158/01			