
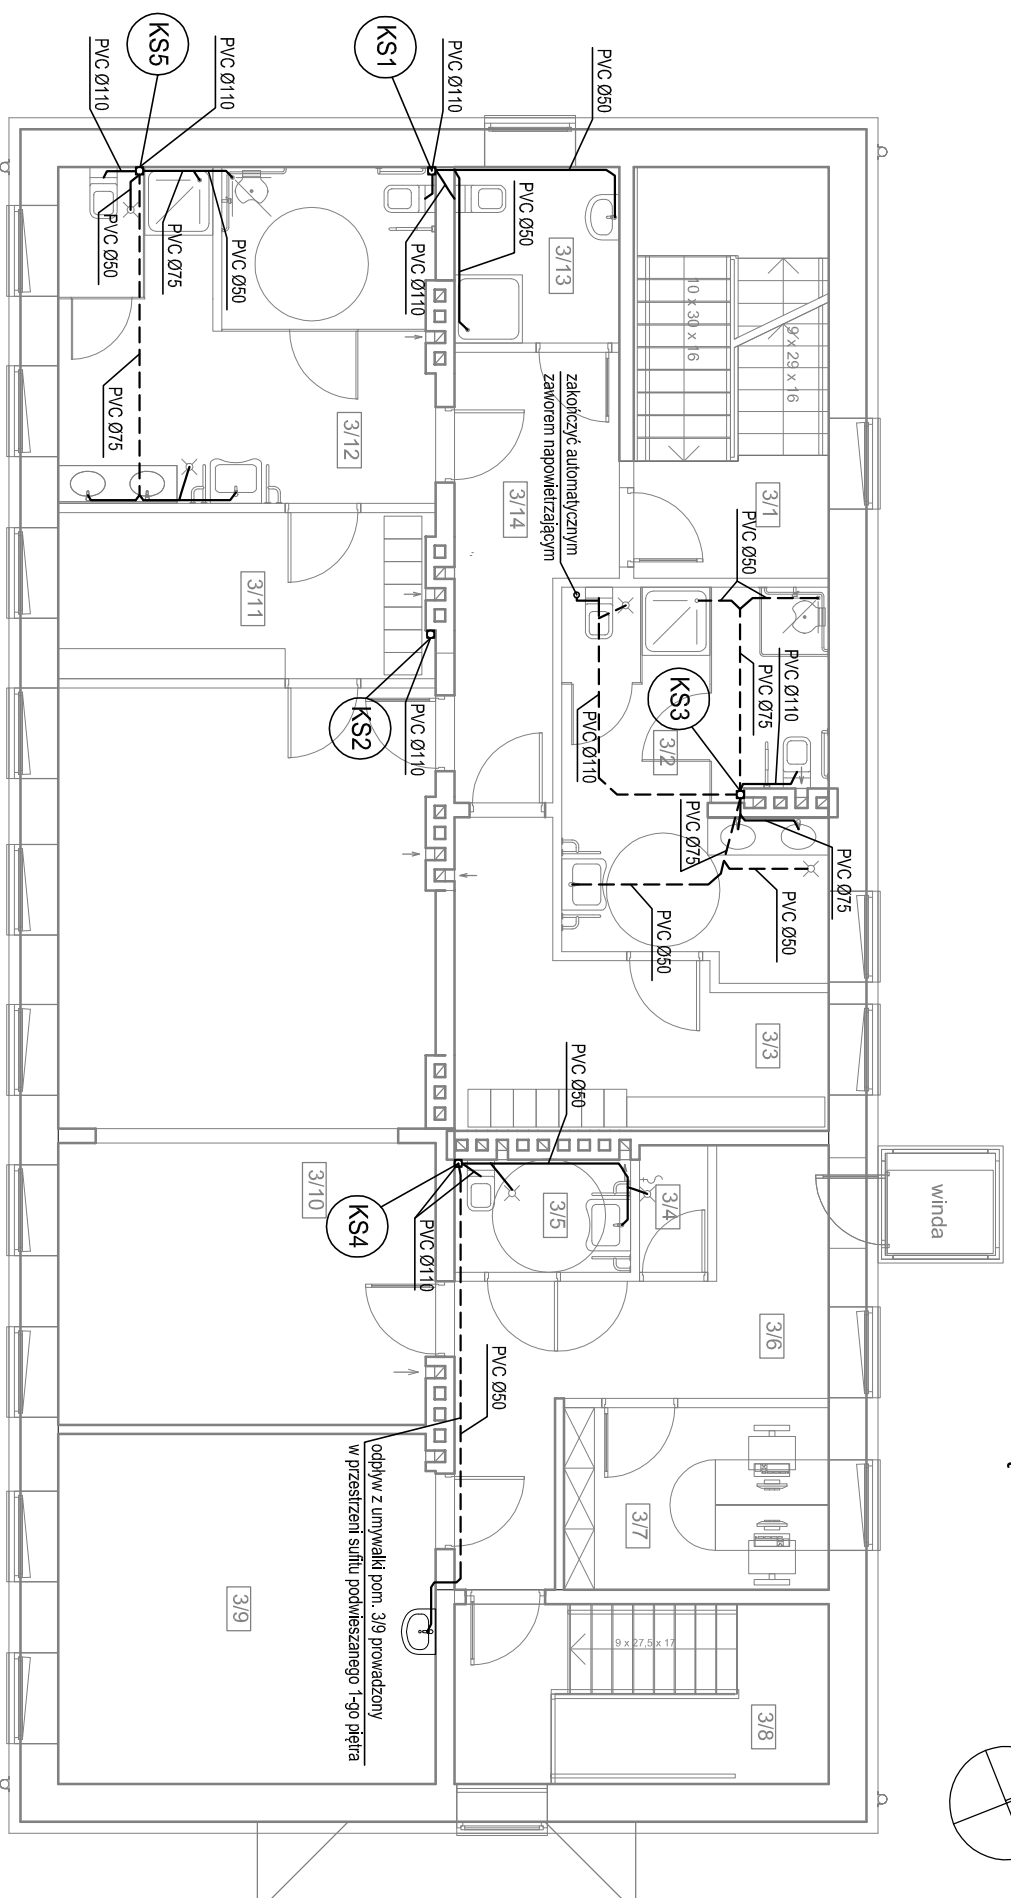


RZUT-2 PIĘTRO

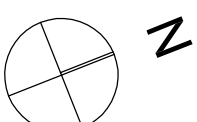

2 piętro			
3/1	klatka schodowa	plytki ceramiczne	14,04
3/2	umywalnia męska	plytki ceramiczne	17,11
3/3	szatnia męska	plytki ceramiczne	12,95
3/4	pom. gospodarcze	plytki ceramiczne	1,51
3/5	WC dla niepełnosprawnych	plytki ceramiczne	3,47
3/6	komunikacja	plytki ceramiczne	13,70
3/7	pokój biurowy	deska podłogowa	8,44
3/8	klatka schodowa	plytki ceramiczne	11,78
3/9	pokój wypoczynkowy/ sala tera.	deska podłogowa	23,04
3/10	sala zajęć ruchowych	deska podłogowa	48,06
3/11	szatnia damska	plytki ceramiczne	10,82
3/12	umywalnia damska	plytki ceramiczne	22,05
3/13	łazienka	plytki ceramiczne	5,08
3/14	korytarz	plytki ceramiczne	10,39
			202,43 m ²

KS
-pion kanalizaciji sanitarnej Ø110/Ø160

PVC Ø110 instalacija kanalizaciji sanitarnej PVC

— — instalacja kanalizacji sanitarnej PVC prowadzona pod sufitem

Temat: Rozbudowa oraz zimniana sposobu użytkowania części budynku Zakładu Opieki Zdrowotnej	
Inwestor: Gmina Łanów, ul. Mickiewicza 2A, 37-100 Łanów	
Lokalizacja: Kosina, gmina Łanów, dz. nr ewid. 353A, opeb Kosina	
Przedmiot rysunku: RZUT PIĘTRA II - INSTALACJA KANALIZACJI	Skala: 1:100
Projektował: Inż. Marcin Budzik, upr. nr S-234/79 S-234/80	Data opracowania: marzec 2018
Sprawił: mgr inż. Witold Duszałek, upr. nr S-158/01	Nr rysunku: S-9