

RZUT PARTERU
SKALA 1:100
INSTALACJA CO


LEGENDA:

Przewody i inst. c.o. z rur stalowych czarnych średnich ze szwem wg. PN-H / 74200

Grzejnik żeliwny członowy typ: T-1/10

Nr pomieszczenia, projektowa temp. wewnętrzna pomieszczenia
Projektowe obciążenie ciepłe pomieszczenia

$\frac{1}{1,5} \cdot +20^{\circ}\text{C}$
dłwym. 480 W

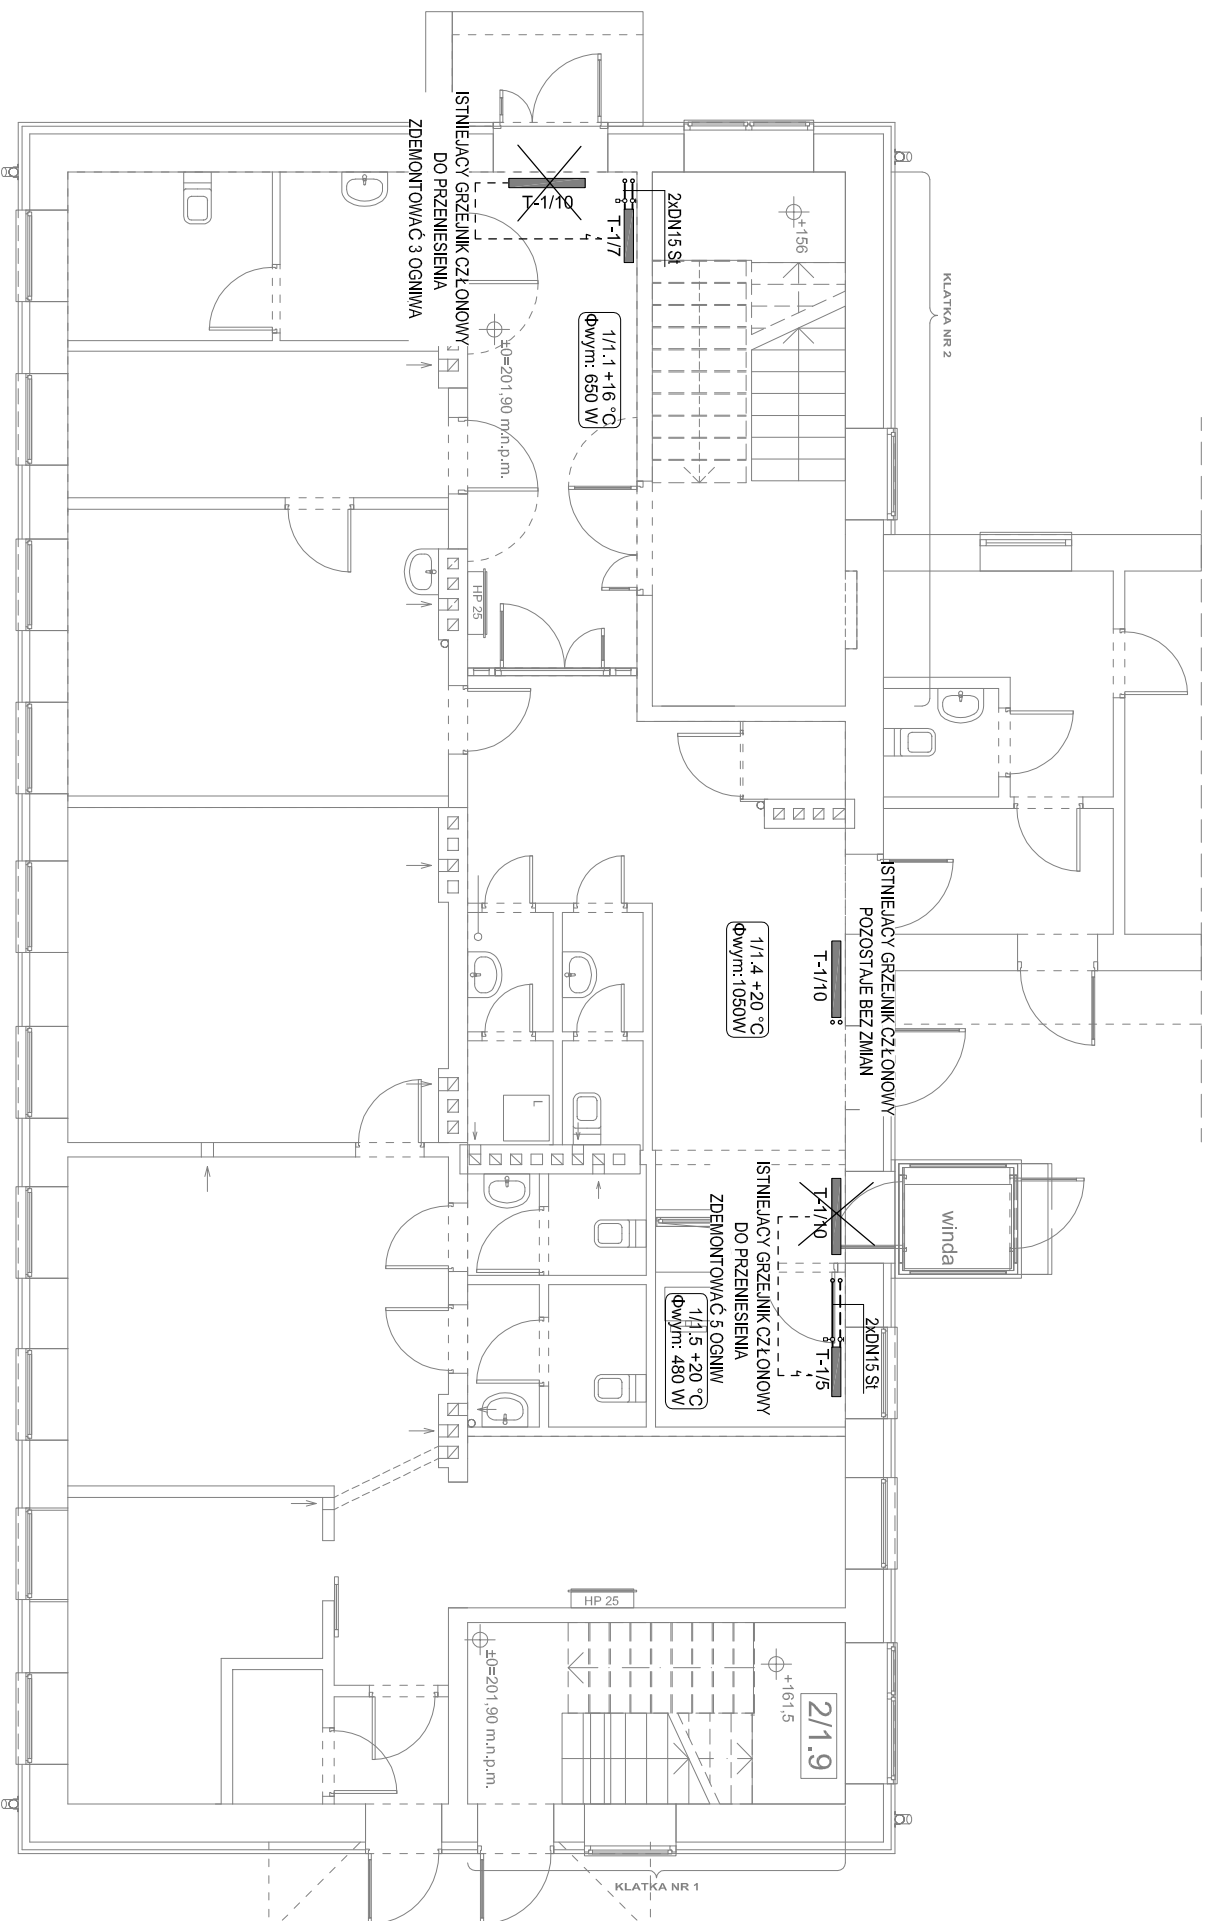

Kondygnacja	Numer pomieszczenia	Nazwa pomieszczenia	Rodzaj posadzki	Powierzchnia [m2]
Parter	1/1.1	korytarz	plytki ceramiczne	14,43
	1/1.2	klatka schodowa	plytki ceramiczne	17,71
	1/1.3	pom. gospodarcze	plytki ceramiczne	1,37
	1/1.4	holl	plytki ceramiczne	22,60
	1/1.5	recepja	plytki ceramiczne	5,58
	1/1.6	WC męski	plytki ceramiczne	3,23
	1/1.7	pom. gospodarcze	plytki ceramiczne	3,41
	1/1.8	gabiet lekarski	plytki ceramiczne	18,61
	1/1.9	gabiet zabiegowy	plytki ceramiczne	9,52
	1/1.10	WC dla niepełnosprawnych	plytki ceramiczne	5,92
	1/1.11	Przedstojek dla niepełn.	plytki ceramiczne	4,79
	2/1.1	wiatrołap	plytki ceramiczne	2,11
	2/1.2	pom. gospodarcze	plytki ceramiczne	2,08
	2/1.3	pokoł zabiegowy	plytki ceramiczne	10,89
	2/1.4	poczekalnia	plytki ceramiczne	25,72
	2/1.5	gabiet lekarski	plytki ceramiczne	21,62
	2/1.6	WC męski	plytki ceramiczne	3,11
	2/1.7	WC damski	plytki ceramiczne	4,37
	2/1.8	recepja	plytki ceramiczne	11,14
2/1.9	klatka schodowa	plytki ceramiczne	11,78	

Temat: Rozbudowa oraz zmiana sposobu użytkowania części budynku Zakładu Opieki Zdrowotnej	
Investor: Gmina Łancut, ul. Mickiewicza 2A, 37-100 Łancut	
Lokalizacja: Kosina, gmina Łancut, dz. nr ewid. 3534, opeb Kosina	Skala: 1:100
Przedmiot rysunku: RZUT PARTERU - INSTALACJA C.O.	Data: marzec 2018
Projektant: inż. Marian Budzik, upr. nr S-234/79 S-234/80	Faza: PW
Opracował: mgr inż. Daniel Kocurek	Nr rysunku:
Sprawdził: mgr inż. Witold Duszałak, upr. nr S-158/01	S-19