



RZUT DACHU
SKALA 1:100
INSTALACJA SOLARNA

LEGENDA:

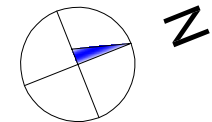

	Pion instalacji solarnej
	Przewody inżi. solarnej z rur miedzianych twardych bez szwu Ø15x1mm wg. PN – EN 1057

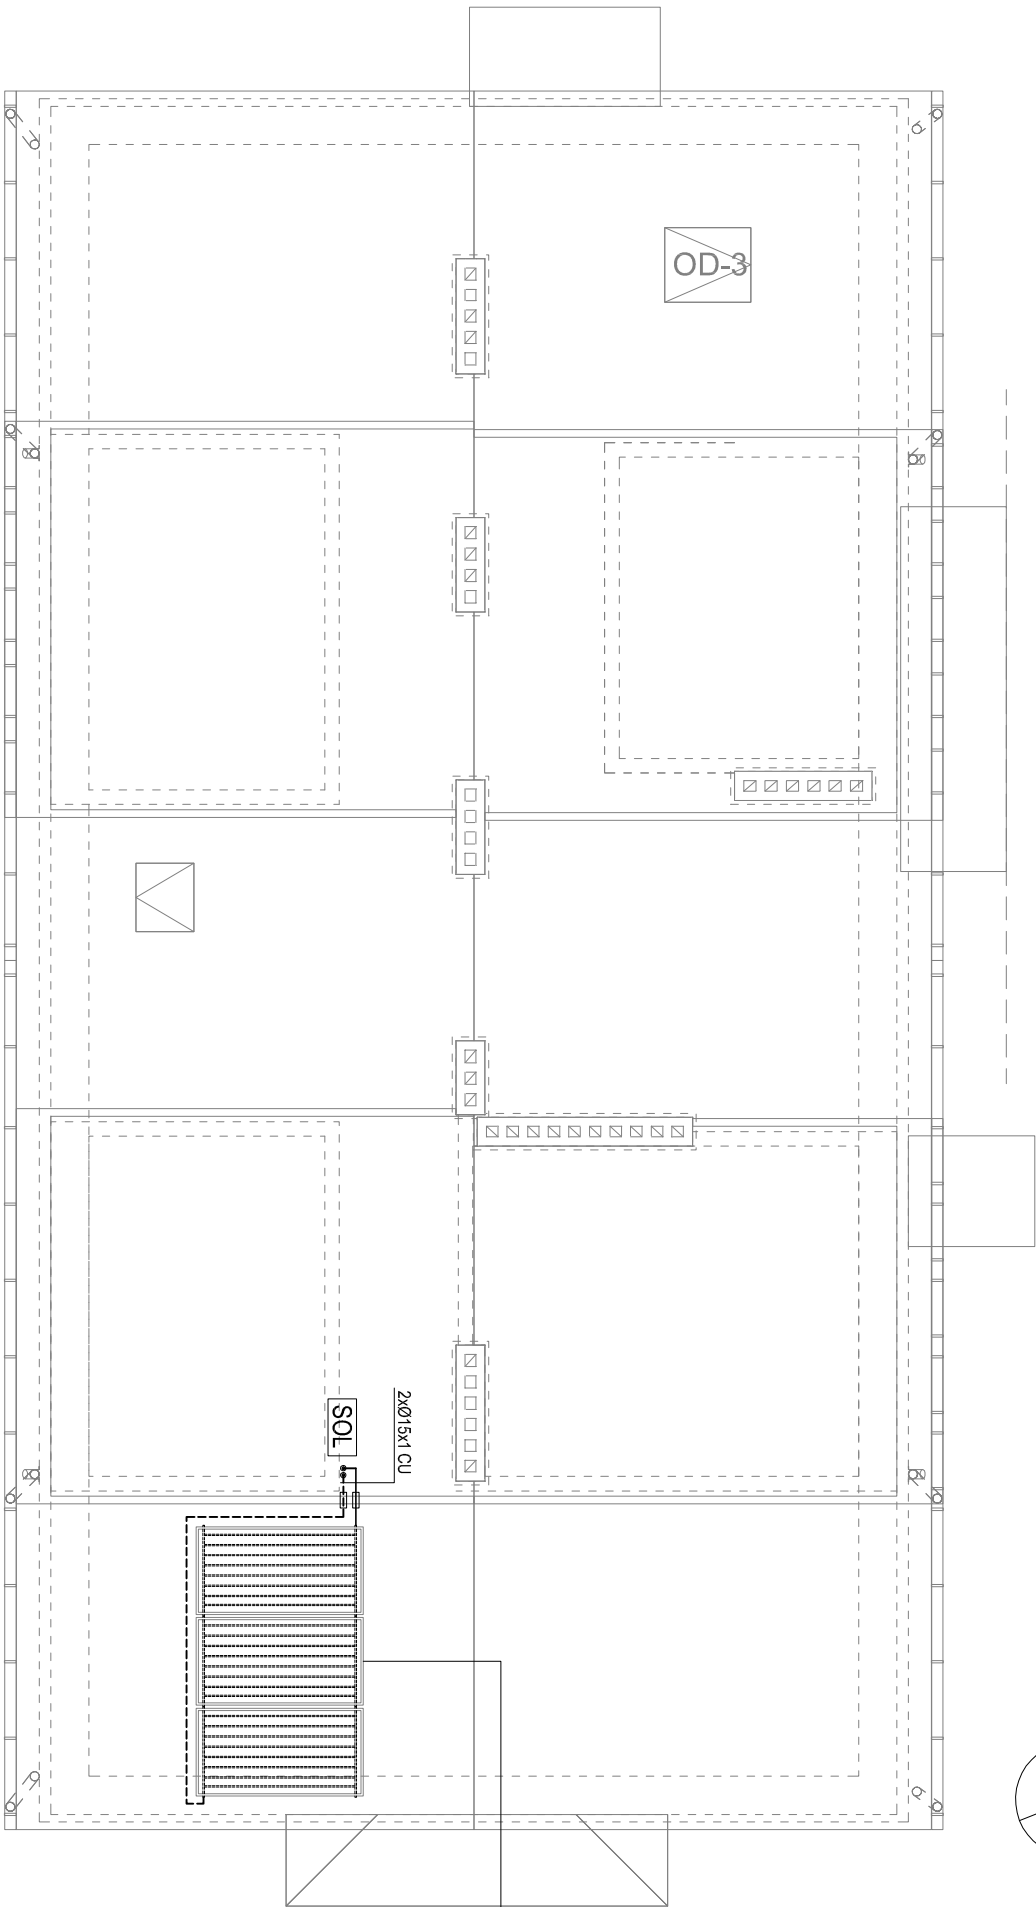

Zestaw 3 kolektorów słonecznych
płaskich cieczowych z absorberem
typu "HARFA" o łącznej powierzchni
F=3x2,35=7,05m²

Temat: Rozbudowa oraz zmiana sposobu użytkowania części budynku Zakładu Opieki Zdrowotnej			
Inwestor: Gmina Łańcut, ul. Mickiewicza 2A, 37-100 Łańcut			
Lokalizacja: Kosina, gmina Łańcut, dz. nr ewid. 3534, obępb Kosina			
Przedmiot rysunku: RZUT DACHU - INSTALACJA SOLARNA			Skala: 1:100
Projektant: inż. Marian Budzik, upr. nr S-234/79 S-234/80			Data: marzec 2018
Opisownik: mgr inż. Daniel Kocurek			Faza: PW
Sprawdź: mgr inż. Witold Duszałek, upr. nr S-15801			Nr rysunku: S-26