 
 
 



RZUT I PIĘTRA

SKALA 1:100

INSTALACJA WENTYLACJI MECHANICZNEJ

LEGENDA:

- 
- zawór wywiewny DN100mm
- 
- kratka lub tuleje wentylacyjne o minimalnej wolnej powierzchni przepływu $F_{min}=150cm^2$
- 
- szczelinowe nawiewniki okienne
- 
- kanały wentylacyjne stalowe ocynkowane typu SPIRO zgodne z PN-EN 1506:2001

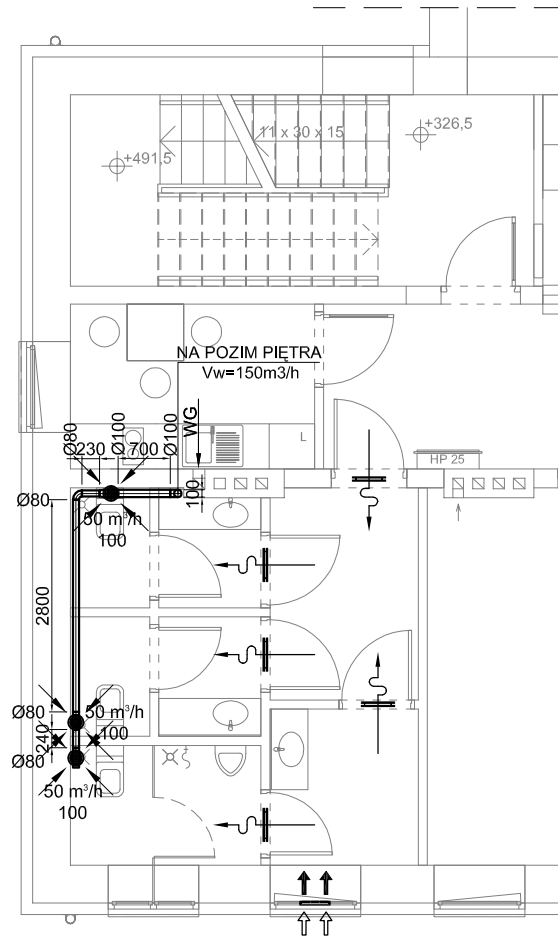

Temat: Rozbudowa oraz zmiana sposobu użytkowania części budynku Zakładu Opieki Zdrowotnej			
Inwestor: Gmina Łańcut, ul. Mickiewicza 2A, 37-100 Łańcut			
Lokalizacja: Kosina, gmina Łańcut, dz. nr ewid. 3534, obęb Kosina			Skala: 1:100
Przedmiot rysunku: RZUT 1 PIĘTRA - INSTALACJA WENTYLACYJNA			Data: marzec 2018
Projektował:	inż. Marian Budzik, upr. nr S-234/79 S-234/80		Faza: PW
Opracował:	mgr inż. Daniel Kocurek		Nr rysunku: S-27
Sprawdził:	mgr inż. Witold Duszałak, upr. nr S-158/01		