 



RZUT II PIĘTRA SKALA 1:100 INSTALACJA WENTYLACJI MECHANICZNEJ

LEGENDA:

- 
- zawór wywiewny DN100mm
- 
- kratka lub tuleje wentylacyjne o minimalnej wolnej powierzchni przepływu $F_{min}=150\text{cm}^2$
- 
- szczelinowe nawiewniki okienne
- 
- kanały wentylacyjne stalowe ocynkowane typu SPIRO zgodne z PN-EN 1506:2001

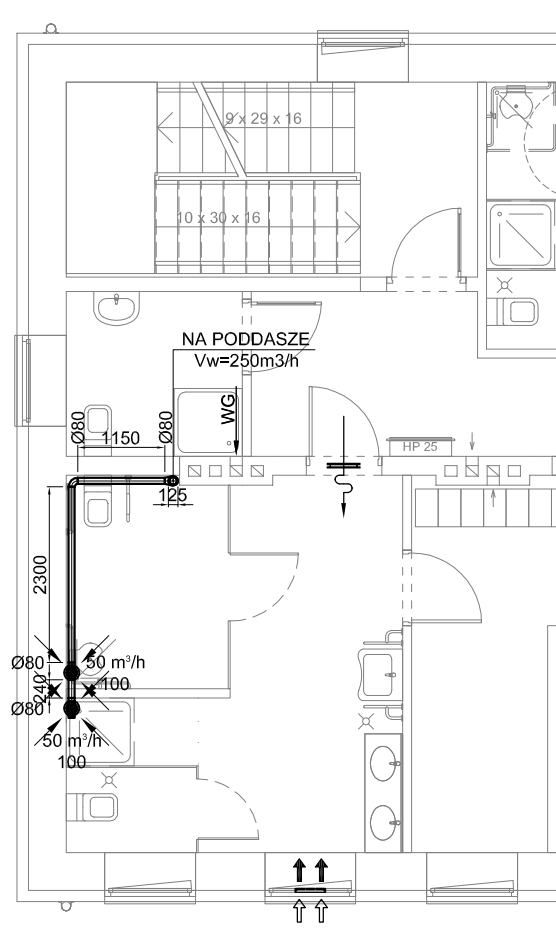

Temat: Rozbudowa oraz zmiana sposobu użytkowania części budynku Zakładu Opieki Zdrowotnej

Inwestor: Gmina Łańcut, ul. Mickiewicza 2A, 37-100 Łańcut

Lokalizacja: Kosina, gmina Łańcut, dz. nr ewid. 3534, obęb Kosina

Skala: 1:100

Przedmiot rysunku: RZUT 2 PIĘTRA - INSTALACJA WENTYLACYJNA

Data:
marzec 2018

Projektował: Inż. Marfan Budzik, upr. nr S-234/79 S-234/80

Faza: PW

Opracował: mgr inż. Daniel Kocurek

Nr rysunku:

Sprawdził: mgr inż. Witold Duszak, upr. nr S-158/01

S-28