


RZUT PODDASZA SKALA 1:100 INSTALACJA WENTYLACJI MECHANICZNEJ

LEGENDA:

- - kanały wentylacyjne stalowe ocynkowane typu SPIRO
zgodne z PN-EN 1506:2001

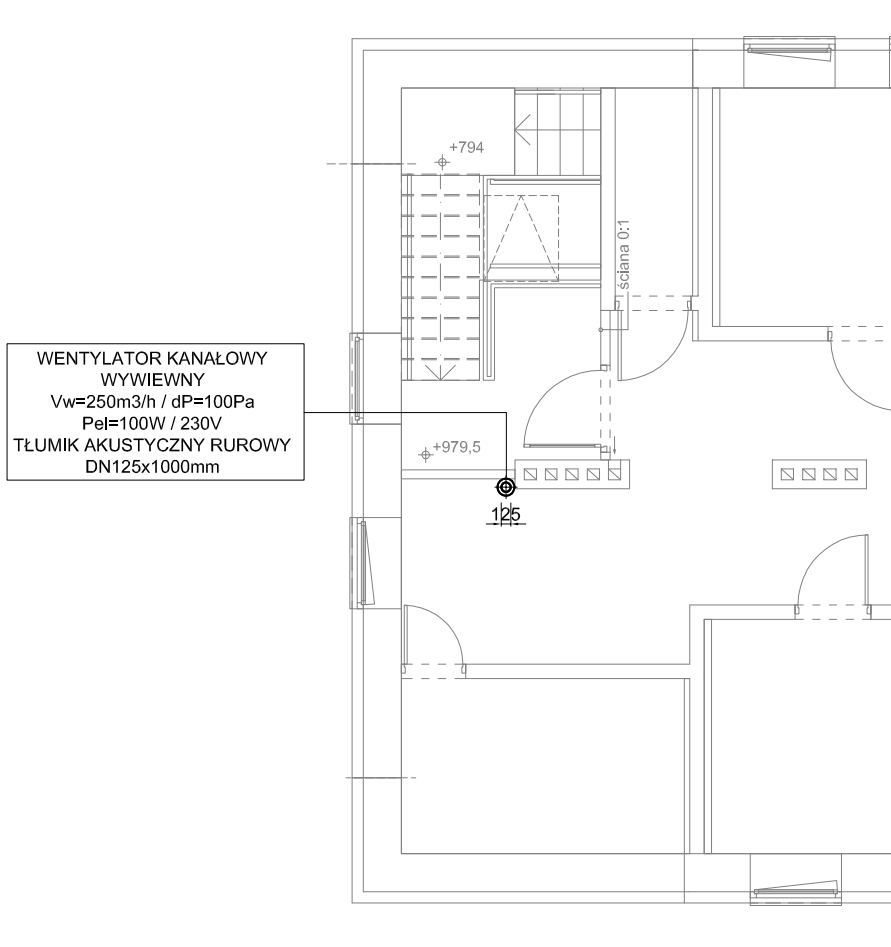

Temat: Rozbudowa oraz zmiana sposobu użytkowania części budynku Zakładu Opieki Zdrowotnej		
Inwestor: Gmina Łańcut, ul. Mickiewicza 2A, 37-100 Łańcut		
Lokalizacja: Kosina, gmina Łańcut, dz. nr ewid. 3534, obęb Kosina		Skala: 1:100
Przedmiot rysunku: RZUT PODDASZA - INSTALACJA WENTYLACYJNA		Data: marzec 2018
Projektował:	inż. Marian Budzik, upr. nr S-234/79 S-234/80	Faza: PW
Opracował:	mgr inż. Daniel Kocurek	Nr rysunku: S-29
Sprawdził:	mgr inż. Witold Duszlak, upr. nr S-158/01	