
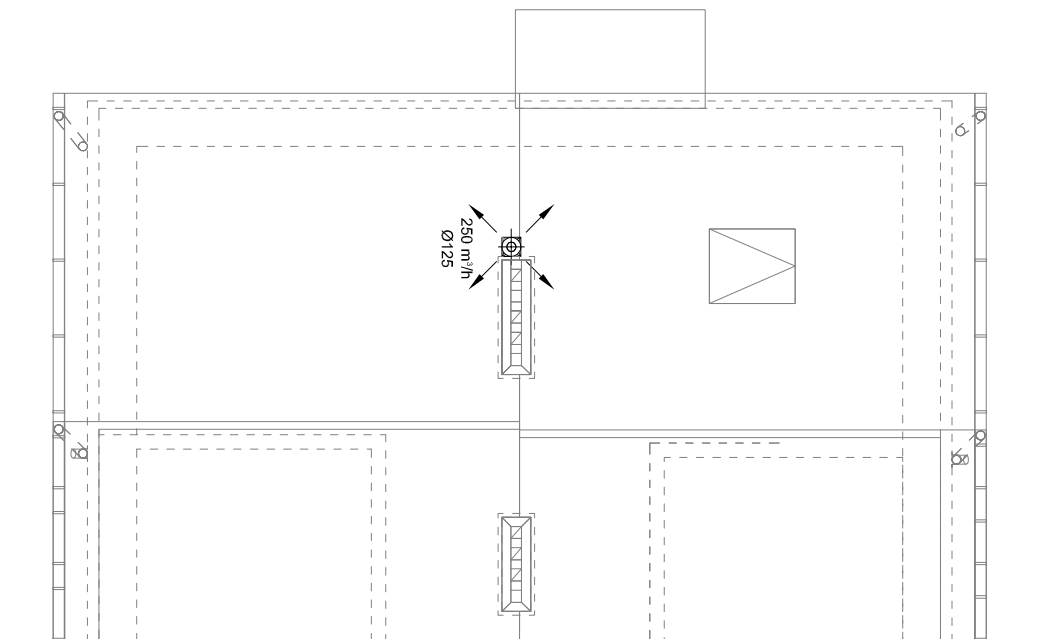


RZUT DACHU
SKALA 1:100
INSTALACJA WENTYLACJI MECHANICZNEJ

LEGENDA:	
	- okrągła wyrzutnia dachowa typu "C" DN125mm
	- okrągły tłumik akustyczny DN125x1000mm
	- kanały wentylacyjne stalowe ocynkowane typu SPiRO zgodne z PN-EN 1506:2001

PRZEKRÓJ
A - A

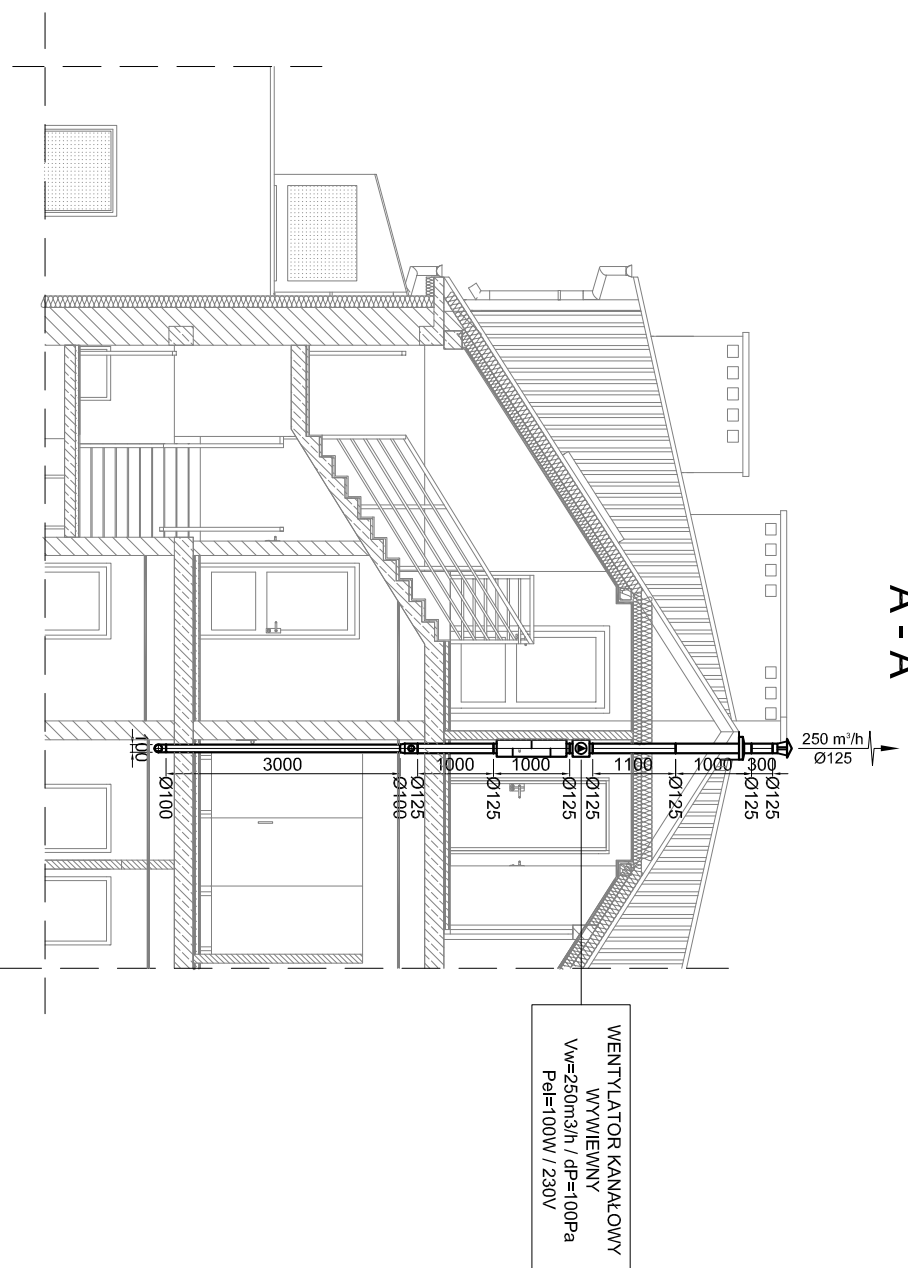

Temat: Rozbudowa oraz zmiana sposobu użytkowania części budynku Zakładu Opieki Zdrowotnej			
Inwestor: Gmina Łañcut, ul. Mickiewicza 2A, 37-100 Łañcut			
Lokalizacja: Kosina, gmina Łañcut, dz. nr ewid. 3534, objęb Kosina			
Przedmiot rysunku: RZUT DACHU - INSTALACJA WENTYLACYJNA		Skala: 1:100	
Projektował: Inż. Marian Budzik, upr. nr S-234/79 S-234/80		Data: marzec 2018	
Opracował: mgr inż. Daniel Kocurek		Faza: PW	
Sprawdził: mgr inż. Witold Duszałak, upr. nr S-158/01		Nr rysunku: S-30	