


 
RZUT DACHU
SKALA 1:100
INSTALACJA KLIMATYZACJI


Zewnętrzna jednostka skraplająca Inwerterowa dla serwerowni
moc chłodniczą Qc=3,0 kW
klasa energetyczna chłodzenie nie niższa niż A++
wymiar nie większy niż 535x63x293mm
głośność nie większa niż 45dB(A) ciśnienie akustyczne
masa nie większa niż 21kg
czynnik chłodniczy R410A
nom. pobór mocy chłodzenie nie więcej niż 0,65kW
nom. pobór mocy grzanie nie więcej niż 0,73kW

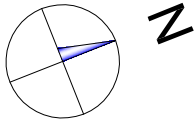

LEGENDA:

 • Piony instalacji czynnika chłodniczego R410A

 Przewody instalacji czynnika R410A z rur miedzianych chłodniczych wg PN-EN 12735-1 łączonych kapilarnie na lut twardy

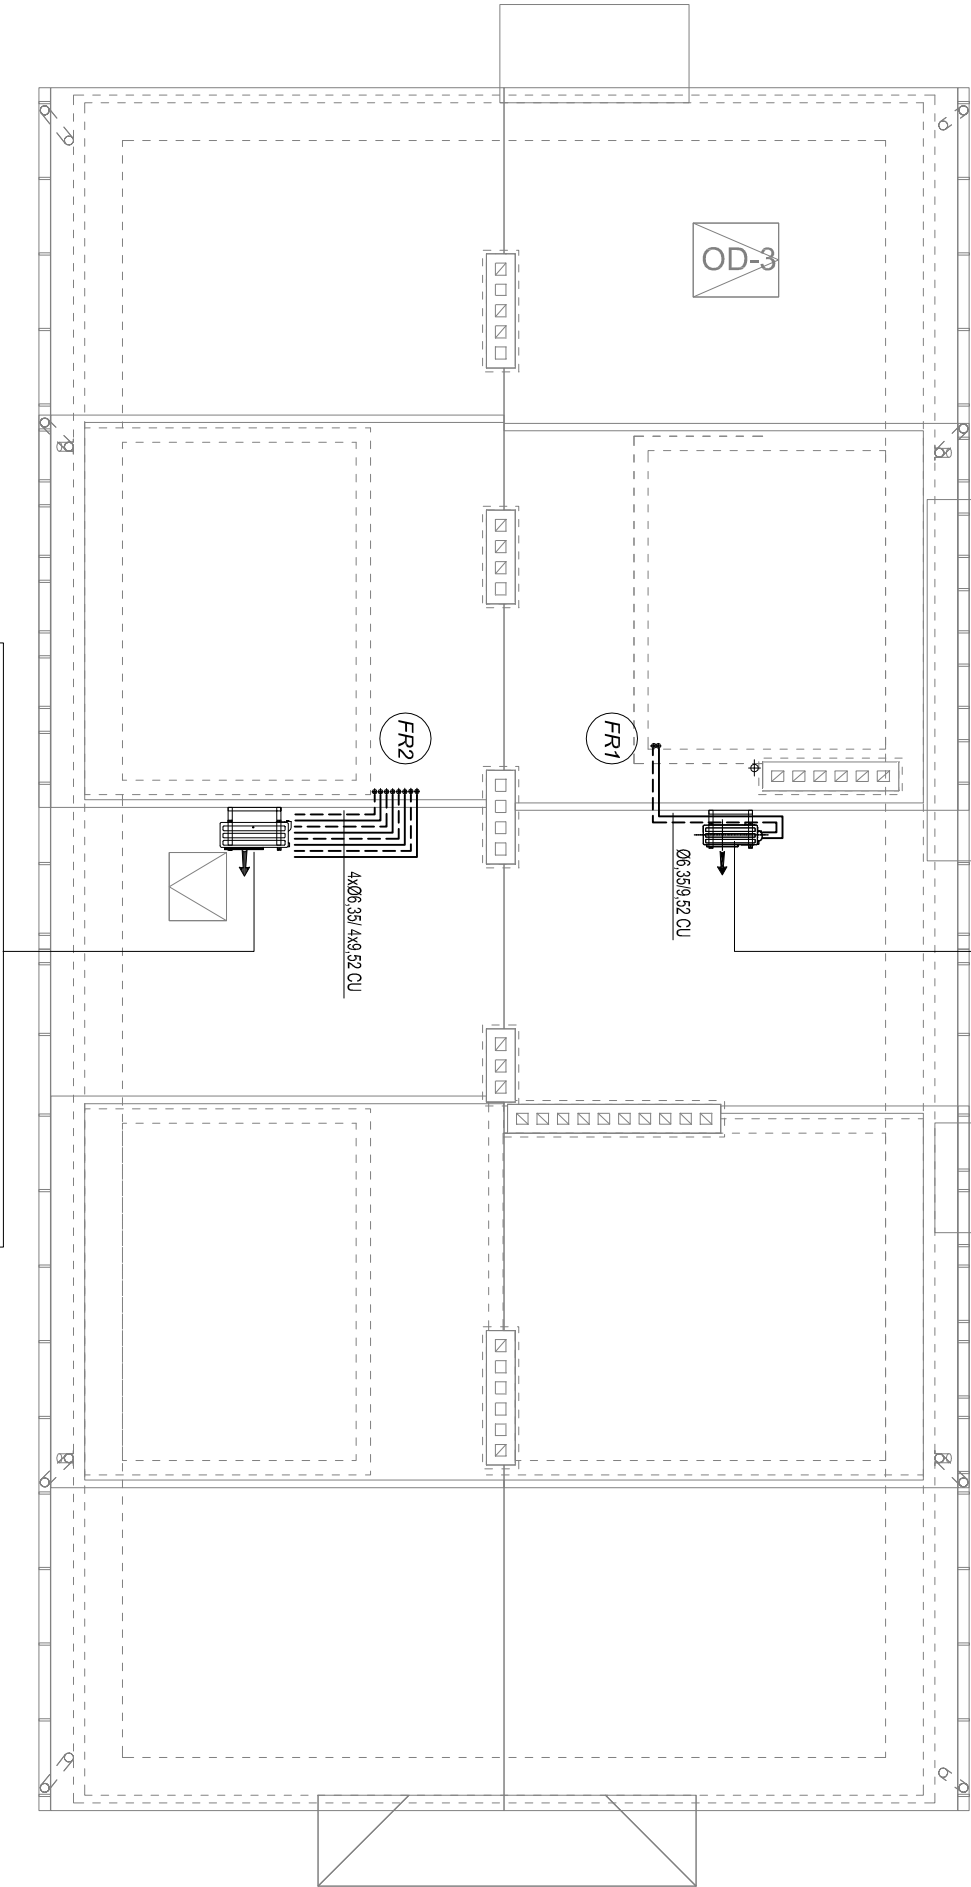

Zewnętrzna jednostka skraplająca dla klimatyzacji system multi split
moc chłodnicza nie mniejsza niż Qch=8,0 (3,5-10,1) kW
moc grzewcza nie mniejsza niż Qgrz=9,6 (3,7-12,0) kW
poziom ciśnienia akustycznego chłodzenie nie wyższy niż 50 dB(A)
nominalna moc elektryczna zestawu multi 2,20 kW chłodzenie
wymiar nie większe niż 830*900*330 mm
masa nie większa niż 68 kg

Temat: Rozbudowa oraz zmiana sposobu użytkowania części budynku Zakładu Opieki Zdrowotnej			
Inwestor: Gmina Łañcut, ul. Mickiewicza 2A, 37-100 Łañcut			
Lokalizacja: Kosina, gmina Łañcut, dz. nr ewid. 3534, obęb Kosina			Skala: 1:100
Przedmiot rysunku: RZUT DACHU - INSTALACJA KLIMATYZACJI KOMFORTU			Data: marzec 2018
Projektował:	inż. Marjan Budzik, upr. nr S-234/79 S-234/80		Faza: PW
Opracował:	mgr inż. Daniel Kocurek		Nr rysunku:
Sprawdził:	mgr inż. Witold Duszałek, upr. nr S-158/01		S-34