
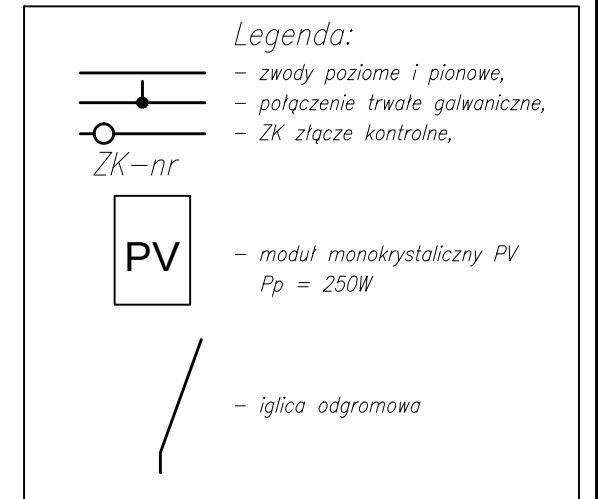


BUDYNEK NR 2 – RZUT DACHU –
INSTALACJE ELEKTRYCZNE ODGROMOWA I
UZIEMIENIA

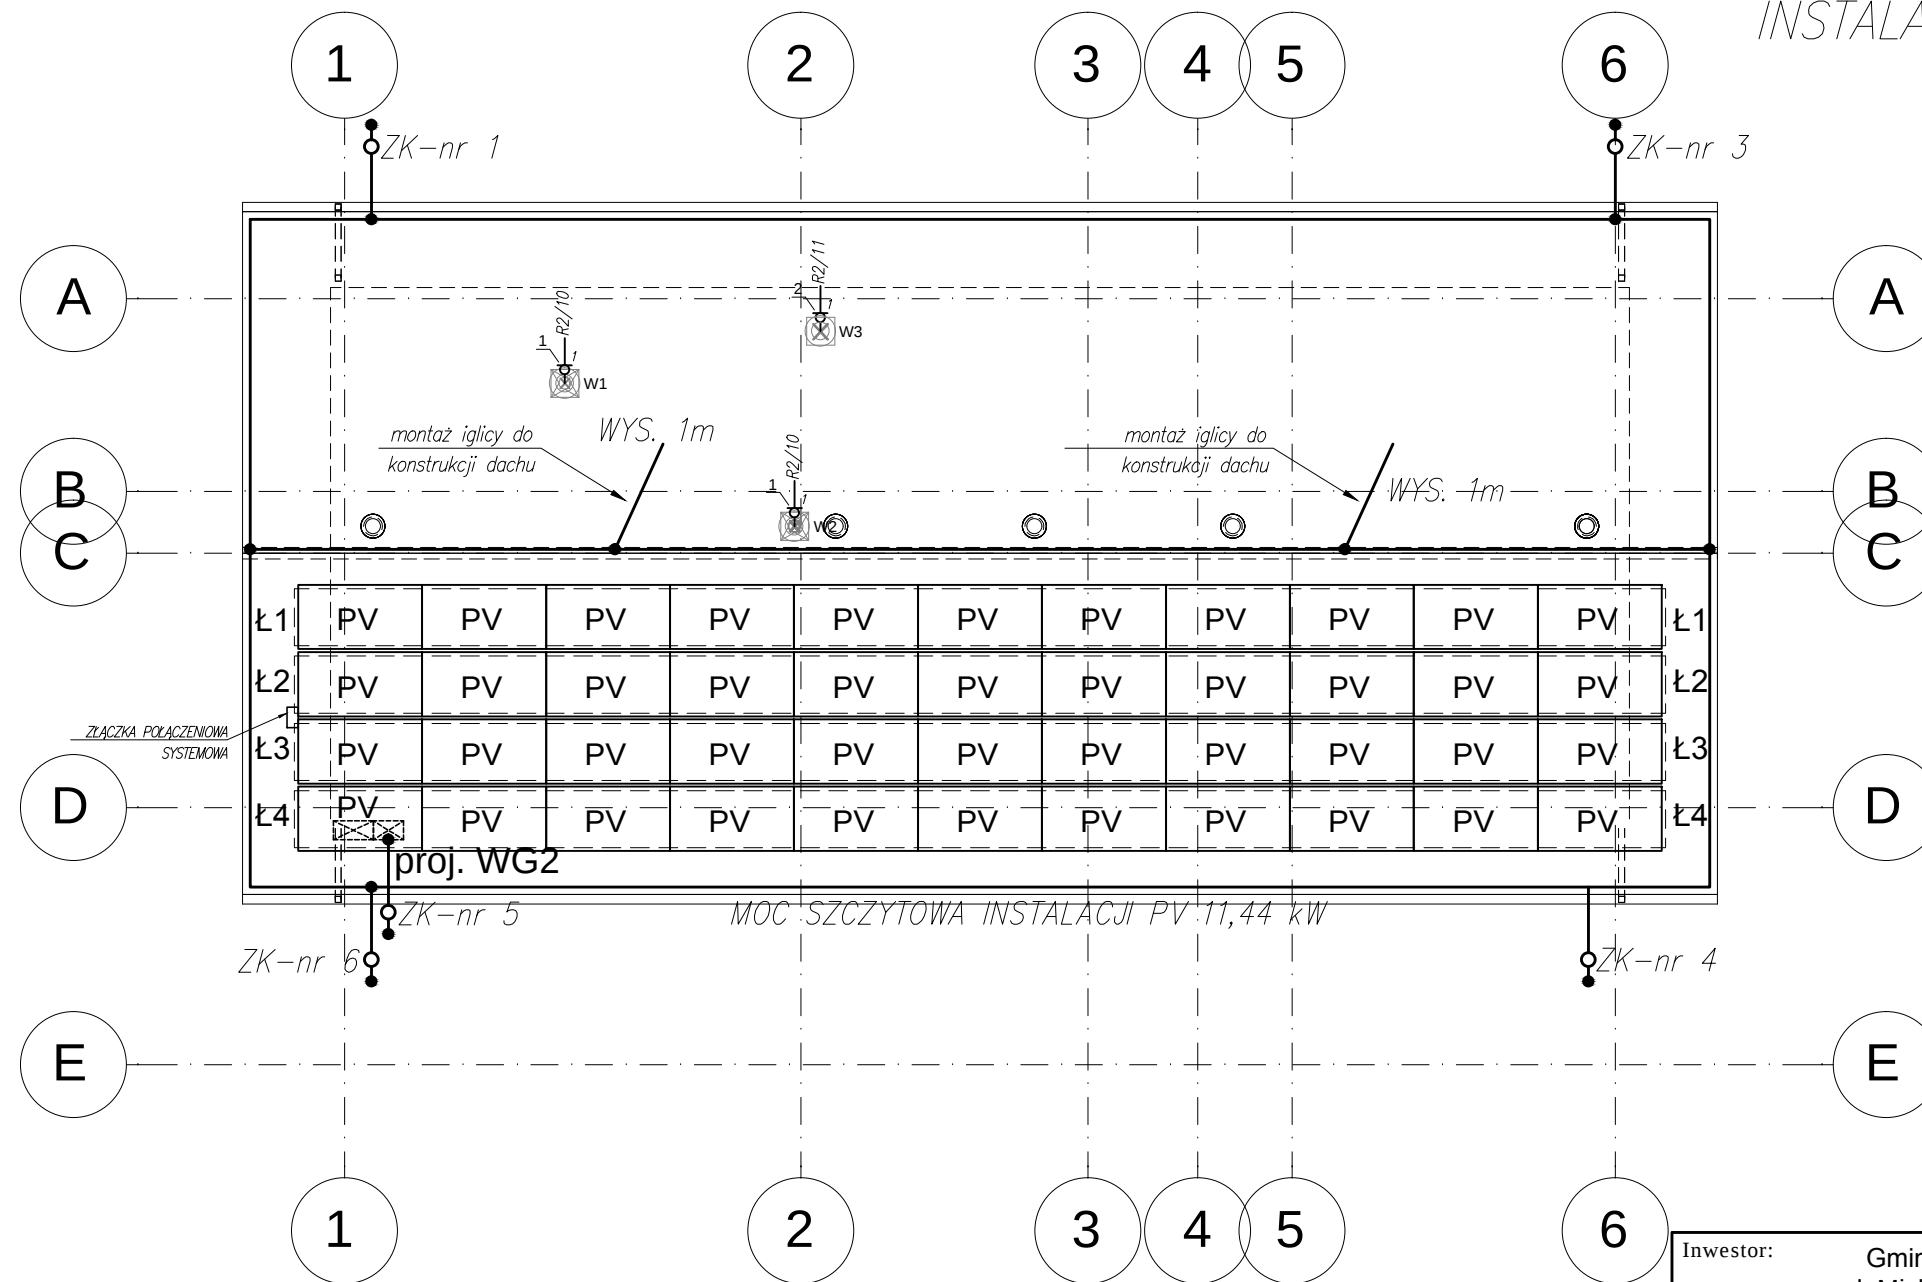

WYKAZ URZĄDZEŃ ELEKTRYCZNYCH

NR	OPIS	ZASILANIE	SZT.
1	Wentylator hybrydowy W1, W2	230V, 0,13kW, 0,6A	2
2	Wentylator dachowy W3	230V, 0,1kW, 0,4A	1

UWAGI:

klasa odgromowa IV oko max 20mx20m, zwody max 20m

- Zwody poziome wykonać z drutu stalowego ocynkowanego fi 8,
- Na dachu w głównych ciągach stosować zwody poziome naprężane i nienaprężane,
- Drut na dachu należy mocować za pomocą uchwyty, w rurce ochronnej w elewacji budynku,
- Zwody pionowe wykonać z drutu stalowego ocynkowanego fi 8 prowadzonego w rurce ochronnej w elewacji budynku,
- Na zwodach pionowych wykonać ZK złącza kontrolne w puszcze uziemiającej na wysokości 0,3m nad ziemią lub w puszcze uziemiającej w podłożu.
- Zwody pionowe połączyć z uziemieniem fundamentowym bednarką FeZn 30x4.
- Pod przejazdami oraz betonami (schodami) bednarką należy ułożyć w rurach osłonowych,
- Uziom fundamentowy łączyć z WG/ZK i GSZWB.

Investor:	Gmina Łańcut ul. Mickiewicza 2a 37-100 Łańcut	BIURO PROJEKTÓW ALDAERA UL. SZAFERA 5/32, 31-543 KRAKÓW	tel. 600-215-743 e-mail: jackbaran@poczta.onet.pl NIP 675-122-23-71 REGON 356912490
Nazwa obiektu budowlanego:	Utworzenie rekreacyjnej przestrzeni wspólnej w miejscowości Wysoka w ramach rewitalizacji gminy Łańcut na lata 2016-2020 - rozbudowa i nadbudowa istniejącego budynku socjalnego, budowa nowego budynku technicznego, wchodzących w skład zaplecza socjalno-sanitarnego i technologicznego otwartego basenu rekreacyjnego, remont istniejącej niecki basenowej - budowa instalacji elektrycznych		
Adres obiektu budowlanego:	Miejscowość: Wysoka	Powiat: łańcucki	Województwo: podkarpackie
Faza:	PROJEKT BUDOWLANY		SKALA: 1:100
Branża:	ELEKTRYCZNA		
Funkcja:	Imię, Nazwisko:	Uprawnienia:	Podpis:
Projektant:	mgr inż. Jacek Baran	MAP/0081/POOE/05	
	Sieci, instalacje i urządzenia elektryczne i elektroenergetyczne - bez ograniczeń		
Sprawdzający:	mgr inż. Paweł Kopyciński	MAP/0378/POOE/08	
	Sieci, instalacje i urządzenia elektryczne i elektroenergetyczne - bez ograniczeń		
Nazwa rys:	Budynek nr 2 - rzut dachu - instalacja odgromowa i uziemienia	Nr rys.	E-06
Prawa autorskie zastrzeżone, łącznie z prawem reprodukcji lub udostępniania osobom trzecim niniejszego rysunku lub jego części bez upoważnienia Inwestora.		Kraków, kwiecień 2018 r.	