


RZUT PARTERU
INSTALACJA WOD-KAN
SKALA 1:75

LEGENDA	
	- przewody kanalizacji sanitarnej z rur PVC-U Ø75 o połączeniach kielichowych na uszczelki wargowe
	- przewody inst. wody zimnej ciepłej i cyrkulacyjnej z rur Pe-RTA/Pe-HD
	- pion instalacji kanalizacji sanitarnej

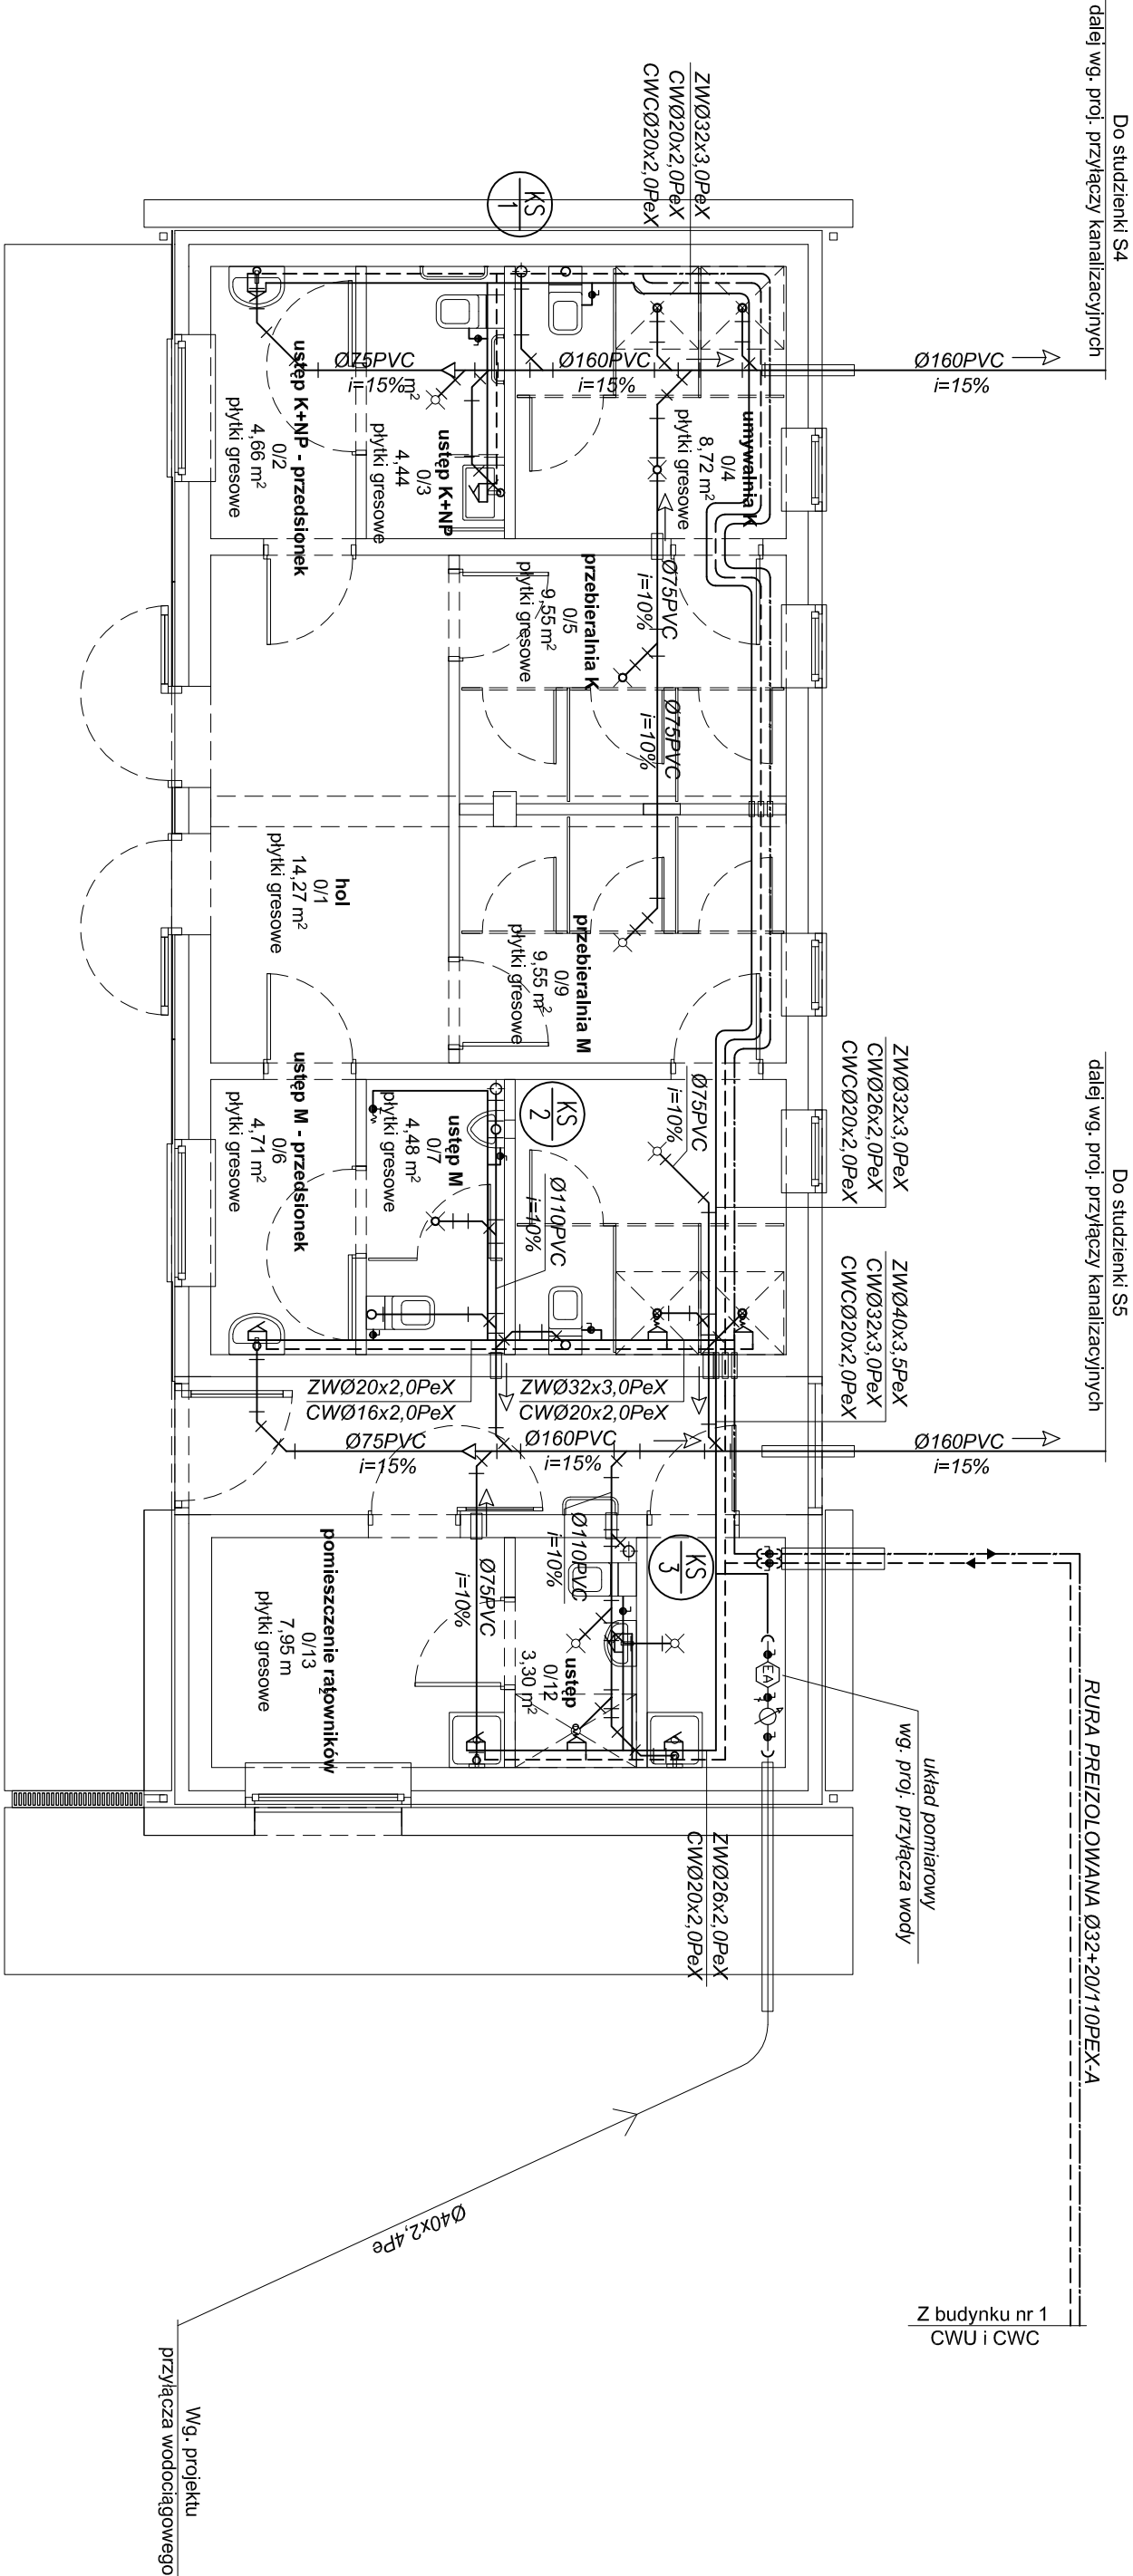

Do studzienki S4

dalej wg. proj. przyłączy kanalizacyjnych

Do studzienki S5

dalej wg. proj. przyłączy kanalizacyjnych

RURA PREIZOLOWANA Ø32+20110PEX-A

Z budynku nr 1
CWU i CWC

układ pomiarowy
wg. proj. przyłącza wody

Wg. projektu
przyłącza wodociągowego

UWAGA:
Nieopisane średnice wody zimnej ciepłej i cyrkulacyjnej zaprojektowano z rur wielowarstwowych Ø16x2,0 Pe-RTA/Pe-HD

Temat: Umówienie rekreacyjnej przestrzeni wspólnej w miejscowości Wysoka w ramach rewitalizacji gminy Łañcut na lata 2016-2020 - rozbudowa i nadbudowa istniejącego budynku socjalnego, budowa nowego budynku technicznego, wchodzących w skład zaplecza socjalno-sanitarnego i technologicznego otwartego basenu rekreacyjnego, remont istniejącej niecki basenowej, budowa przyłącza wody, kanalizacji sanitarnej, wolnostojących kolektorów słonecznych, niezbędnej infrastruktury i urządzeń technicznych oraz obiektów małej architektury.			
Inwestor: Gmina Łañcut, ul. Mickiewicza 2A, 37-100 Łañcut			
Lokalizacja: Wysoka, gmina Łañcut, dz. nr ewid. 392/10, obręb 0009-Wysoka			Skala: 1:75
Przedmiot rysunku: RZUT PARTERU BUDYNEK NR1 - INSTALACJA WOD-KAN			Data opracowania: kwiecień 2018
Projektant: inż. Marian Budzik, upr. nr S-234/79 S-234/80	Nr rysunku: S-01		
Opracował: mgr inż. Daniel Kocurek			
Sprawdził: mgr inż. Witold Duszałek, upr. nr S-158/01			