
 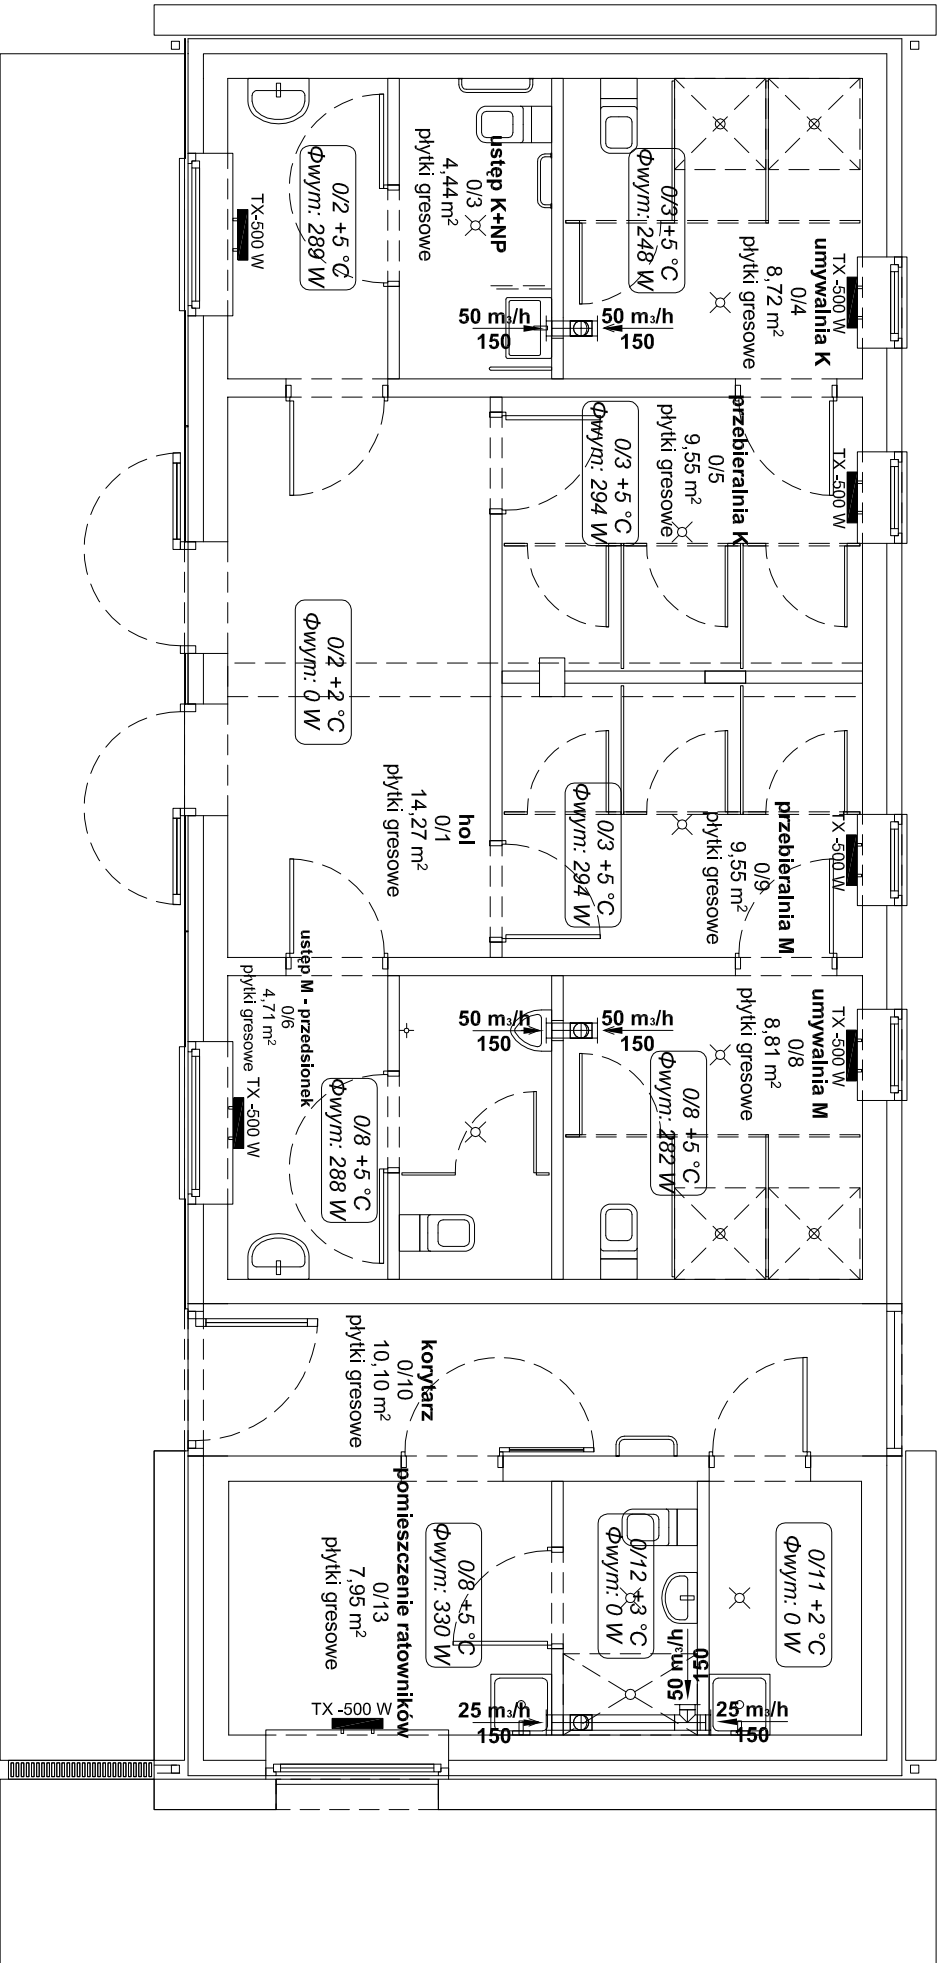


RZUT PARTERU
INSTALACJA GRZEWICZA
I WENTYLACYJNA
SKALA 1:75



LEGENDA

-  - okragły zawór wywiewny Dn160mm
-  - Nr pomieszczenia, projektowa temp. wewnętrzna pomieszczenia, projektowe obciążenie ciepłe
-  - Grzejnik płytowy elektryczny o mocy Q=500W

Temat: Utworzenie rekreacyjnej przestrzeni wspólnej w miejscowości Wysoka w ramach rewitalizacji gminy Łañcut na lata 2016-2020 - rozbudowa i nadbudowa istniejącego budynku socjalnego, budowa nowego budynku technicznego, wchodzących w skład zaplecza socjalno-sanitarnego i technologicznego otwartego basenu rekreacyjnego, remont istniejącej niecki basenowej, budowa przyłącza wody, kanalizacji sanitarnej, wolnostojących kolektorów słonecznych, niezbędnej infrastruktury i urządzeń technicznych oraz obiektów małej architektury.

Inwestor: Gmina Łañcut, ul. Mickiewicza 2A, 37-100 Łañcut

Lokalizacja: Wysoka, gmina Łañcut, dz. nr ewid. 392/10, obręb 0009-Wysoka

Przedmiot rysunku: RZUT PARTERU BUDYNEK NR1 - INSTALACJA GRZEWICZA I WENTYLACYJNA

Projektant: inż. Marian Budzik, upr. nr S-234/79 S-234/80

Opracował: mgr inż. Daniel Kocurek

Sprawdził: mgr inż. Witold Duszałek, upr. nr S-158/01

Skala: 1:75

Data opracowania: kwiecień 2018

Nr rysunku:

S-02