


RZUT FUNDAMENTÓW
INSTALACJA WOD-KAN
SKALA 1:75

LEGENDA




- pion instalacji kanalizacji technicznej
- przewody instalacji kanalizacji technicznej z rur PVC-U Ø160mm kleichchowych prowadzone pod płytą fundamentową,
- podłączenie wpustu podłogowego Ø110mm
- przejście szczelne przez ścianę zbiornika

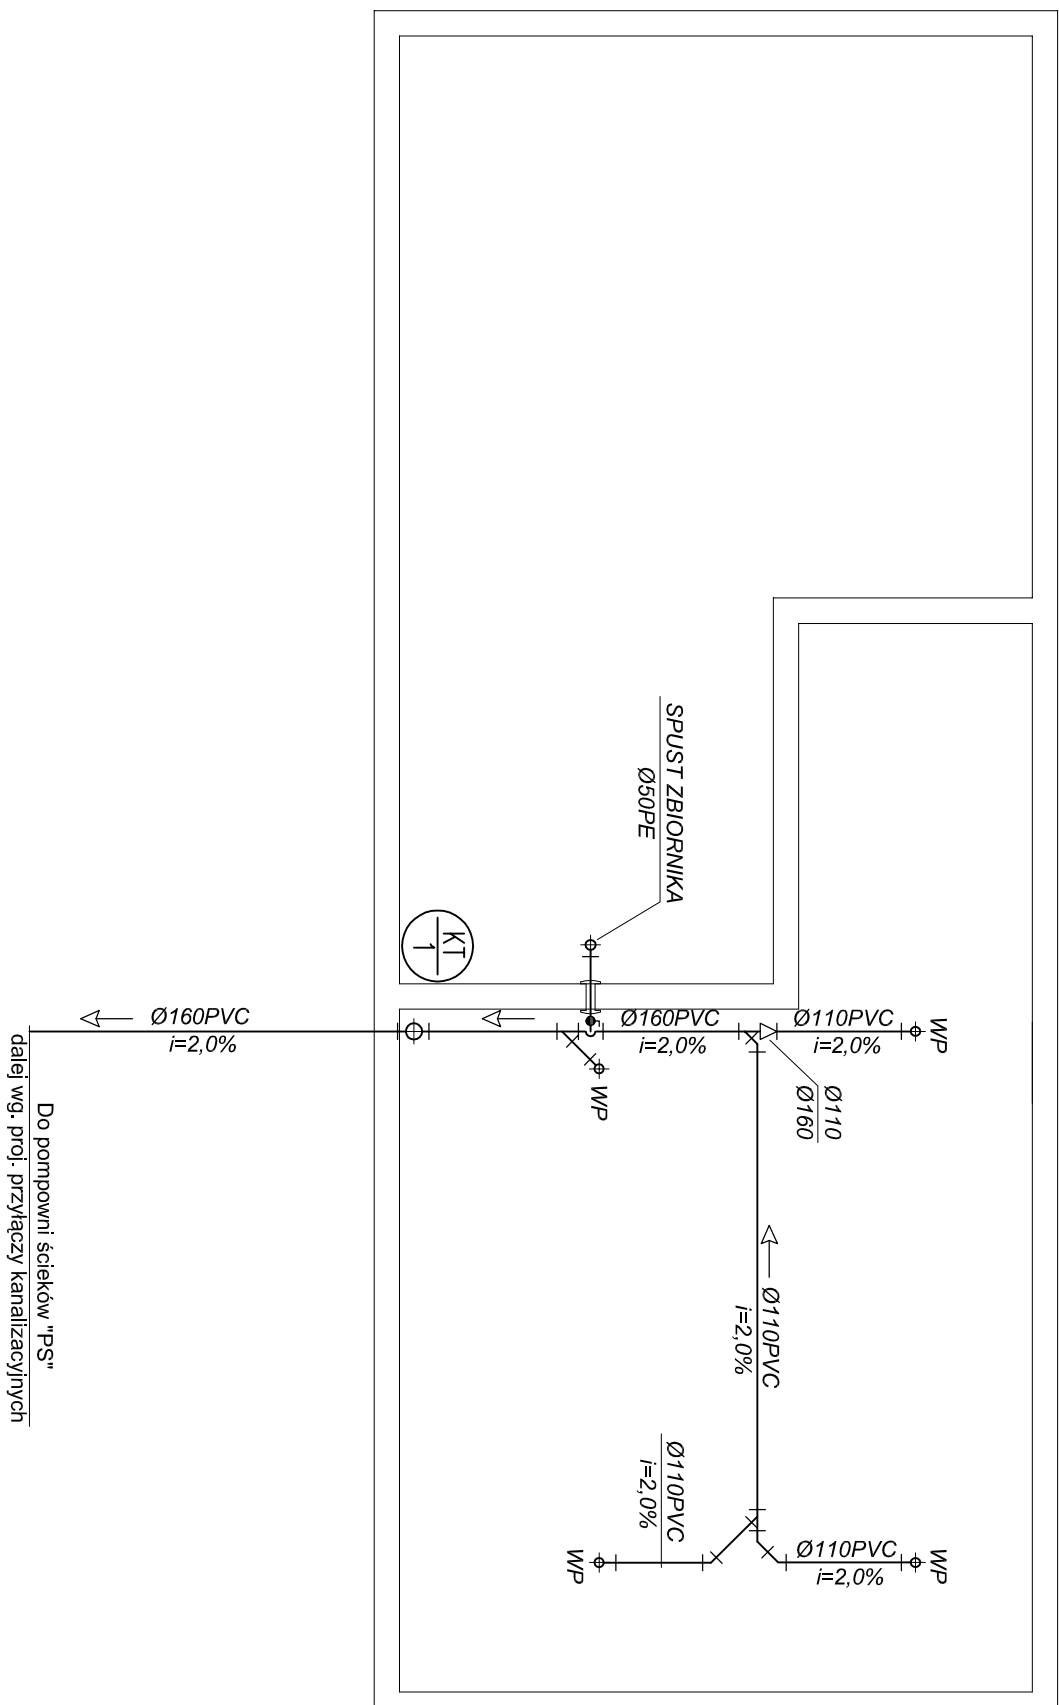

Temat: Umówienie rekreacyjnej przestrzeni wspólnej w miejscowości Wysoka w ramach ewentualizacji gminy Łańcut na lata 2016-2020 - rozbudowa i nadbudowa istniejącego budynku socjalnego budowa nowego budynku technicznego, wchodzących w skład zaplecza socjalno-sanitarnego i technologicznego otwartego basenu rekreacyjnego, remont istniejącego niecki basenowego, budowa przyłączy wody, kanalizacji sanitarnej, wodoszczepnych kolektorów słonecznych, niezbędnej infrastruktury i urządzeń technicznych oraz obiektów małej architektury.	
Investor: Gmina Łańcut, ul. Mickiewicza 2A, 37-100 Łańcut	
Lokalizacja: Wysoka, gmina Łańcut, dz. nr ewid. 392/10, obręb 0009-Wysoka	Skala: 1:75
Przedmiot rysunku: RZUT FUNDAMENTÓW BUDYNEK NR2 - INSTALACJA WOD-KAN	
Projektował: inż. Marian Budzik, upr. nr S-234/79 S-234/80	Data opracowania: kwiecień 2018
Opracował: mgr inż. Daniel Kocurek	Nr rysunku:
Sprawił: mgr inż. Witold Duszałek, upr. nr S-158/01	S-04