


RZUT PARTERU
INSTALACJA WOD-KAN
SKALA 1:75

LEGENDA	
	- pion instalacji wody zimnej ciepłej i cyrkulacyjnej
	- przewody inst. wody ładowania zasobnika z rur stalowych nierdzewnych
	- przewody inst. wody zimnej ciepłej i cyrkulacyjnej z rur Pe-RT/Al/Pe-HD

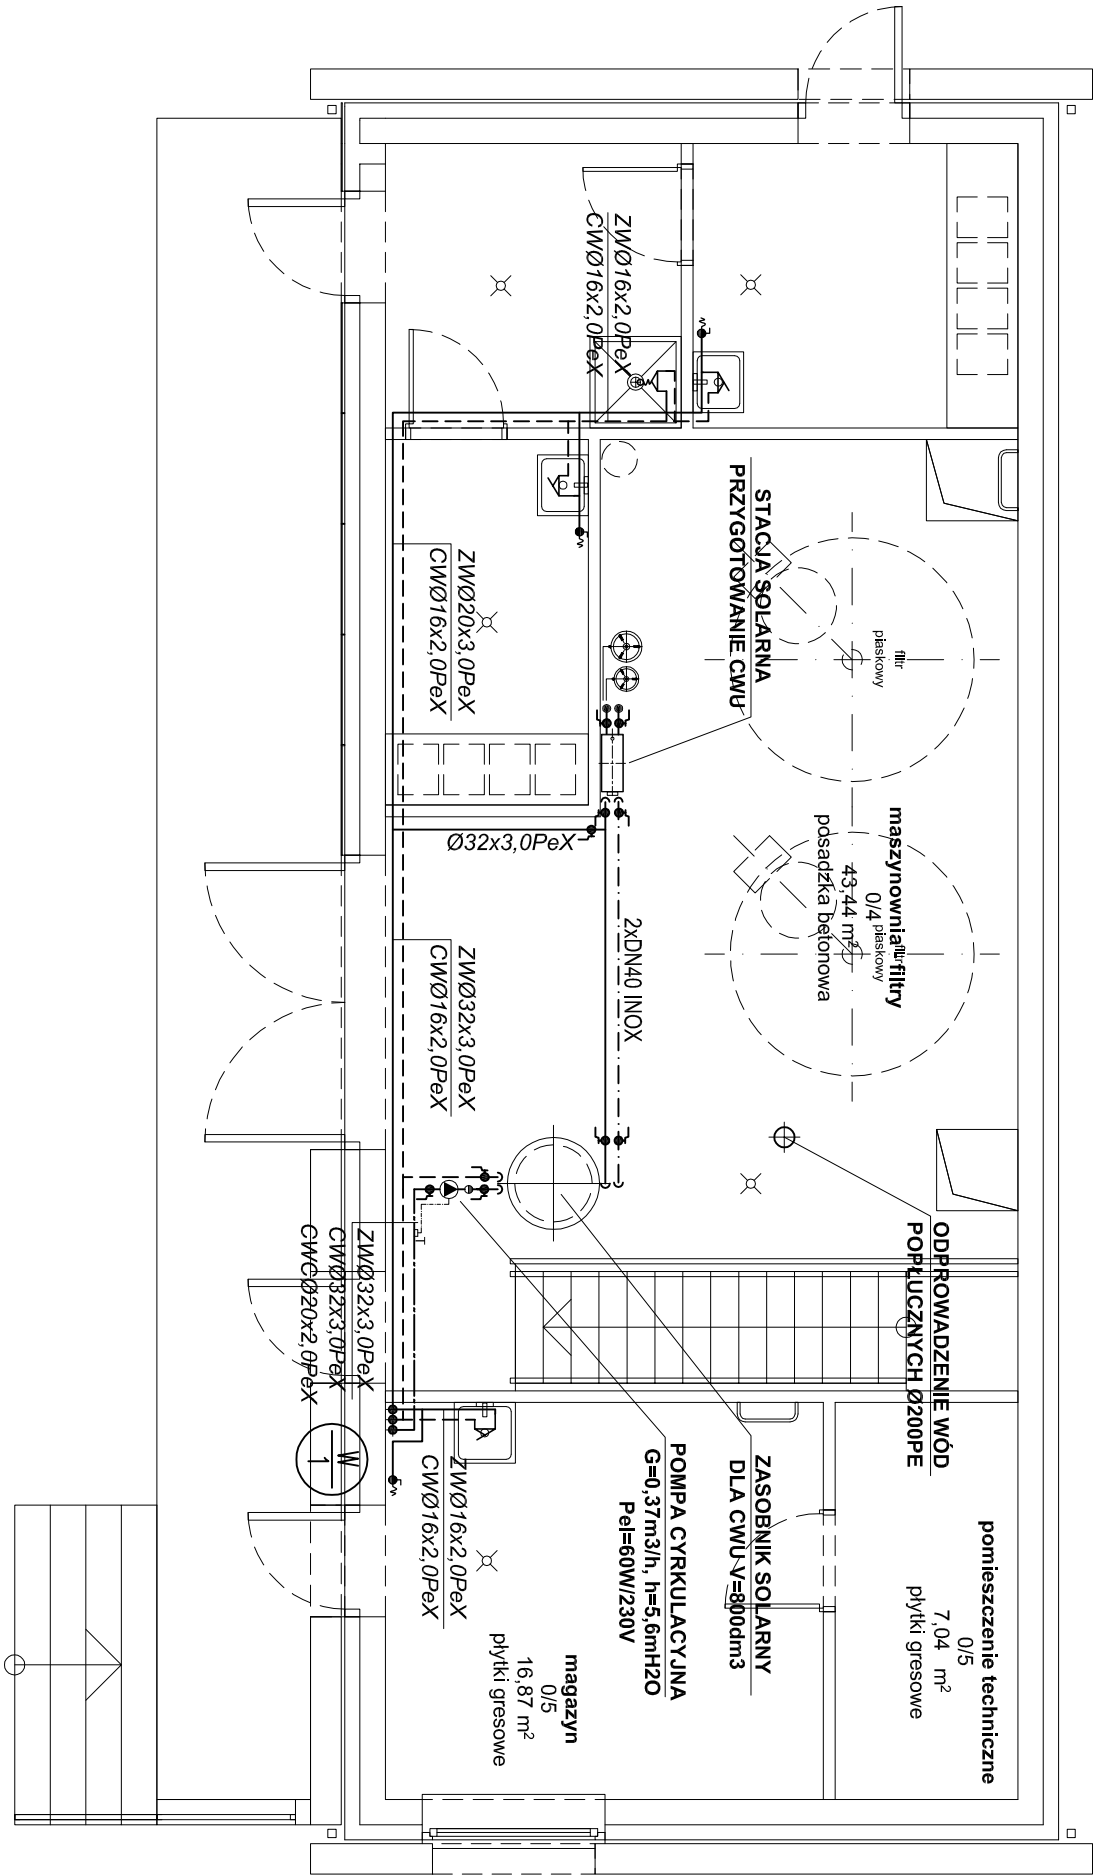

Temat: Utworzenie rekreacyjnej przestrzeni wspólnej w miejscowości Wysoka w ramach rewitalizacji gminy Łañcut na lata 2016-2020 - rozbudowa i nadbudowa istniejącego budynku socjalnego, budowa nowego budynku technicznego, wchodzących w skład zaplecza socjalno-sanitarnego i technologicznego otwartego basenu rekreacyjnego, remont istniejącej niecki basenowej, budowa przyłącza wody, kanalizacji sanitarnej, wolnostojących kolektorów słonecznych, niezbędnej infrastruktury i urządzeń technicznych oraz obiektów małej architektury.	
Inwestor: Gmina Łañcut, ul. Mickiewicza 2A, 37-100 Łañcut	
Lokalizacja: Wysoka, gmina Łañcut, dz. nr ewid. 392/10, obręb 0009-Wysoka	Skala: 1:75
Przedmiot rysunku: RZUT PARTERU BUDYNEK NR2 - INSTALACJA WOD-KAN	
Projektant: inż. Marjan Budzik, upr. nr S-234/79 S-234/80	Data opracowania: kwiecień 2018
Opisownik: mgr inż. Daniel Kocurek	Nr rysunku: S-06
Sprawdził: mgr inż. Witold Duszałek, upr. nr S-158/01	