


RZUT PIWNIC

INSTALACJA GRZEWICZA

WENTYLACYJNA I SOLARNA

SKALA 1:75

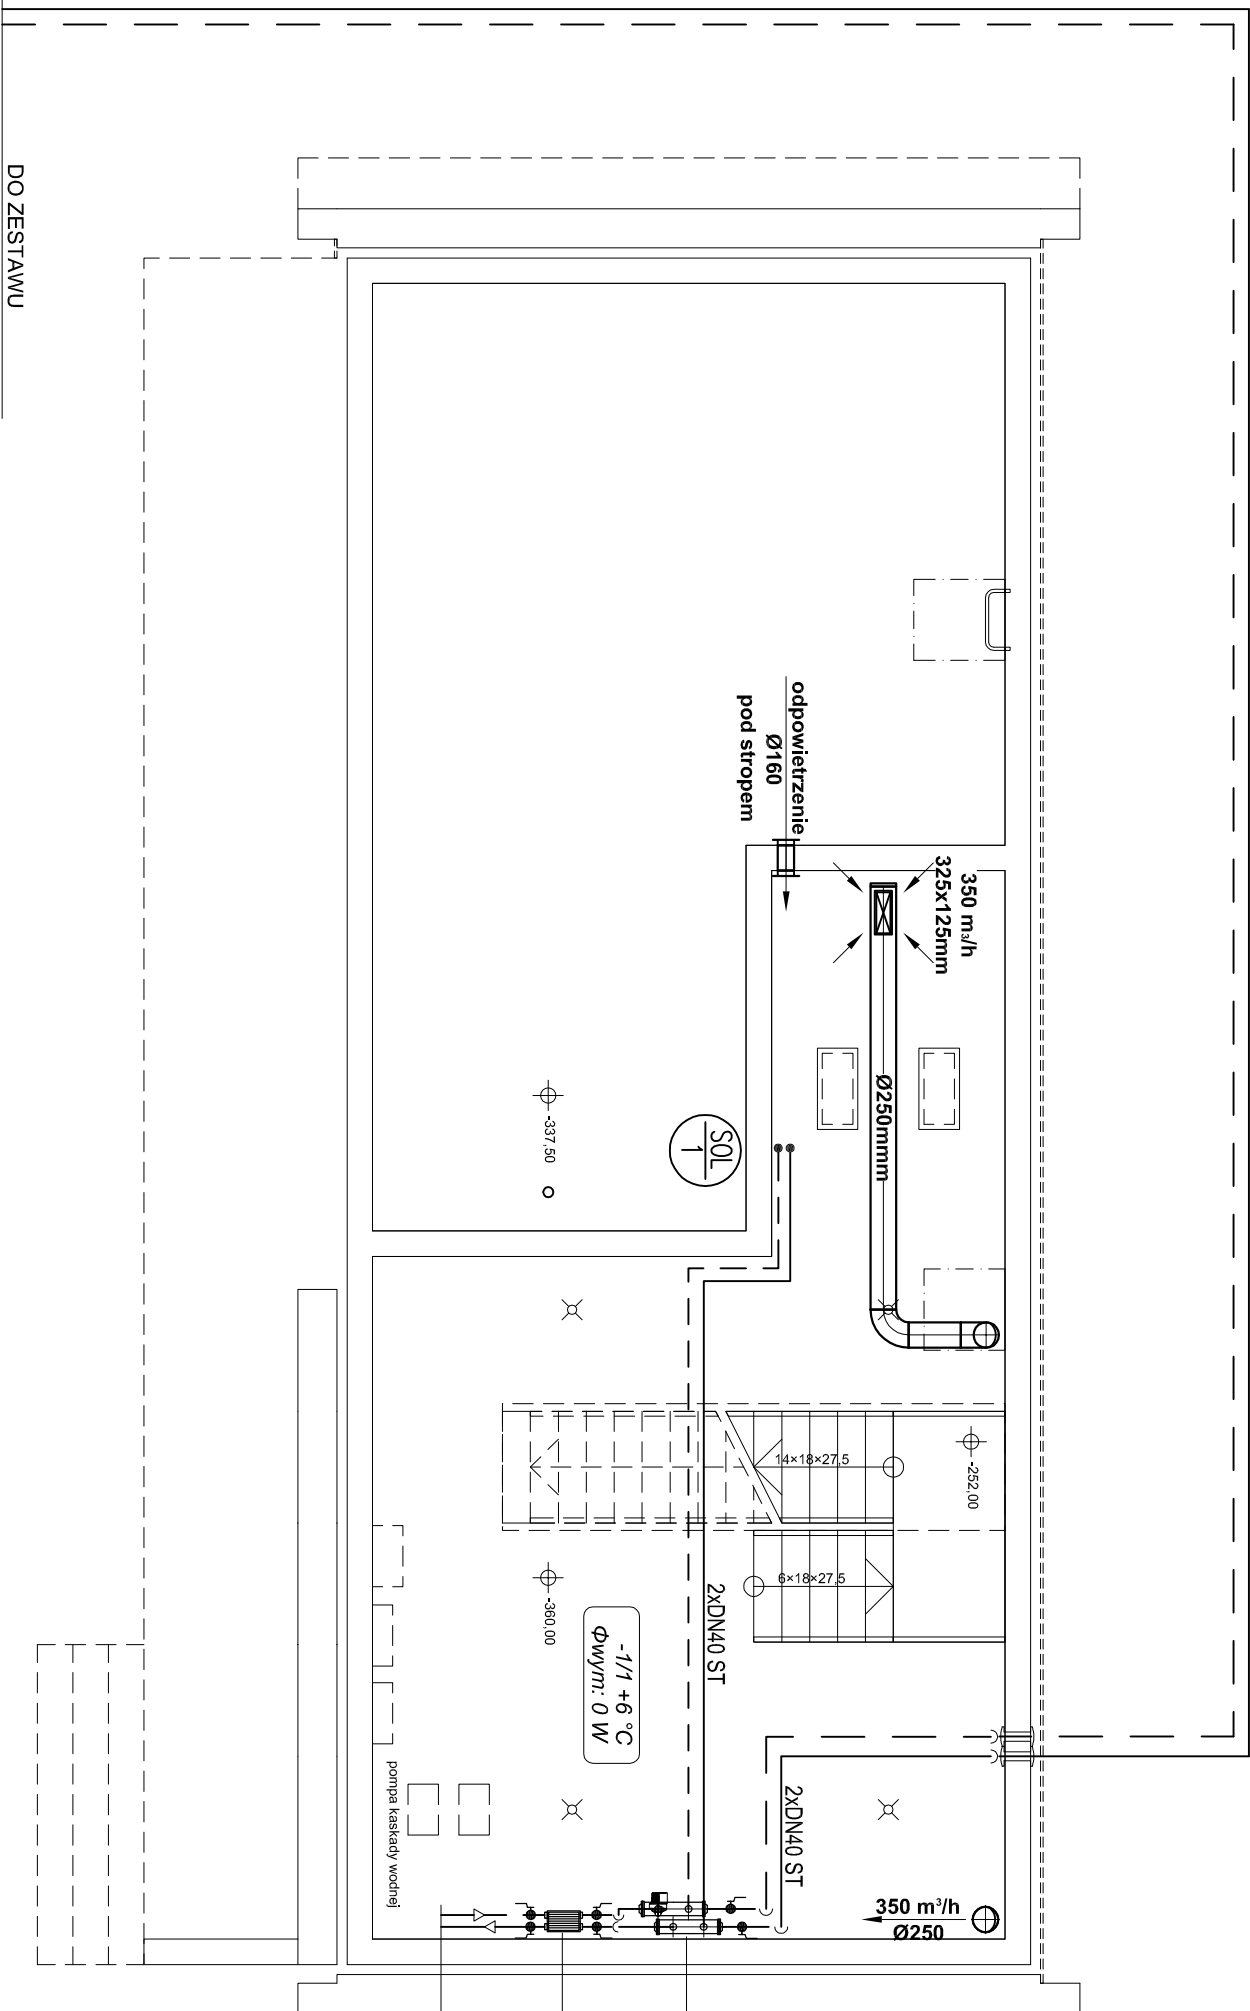

KOLEKTORÓW SŁONECZNYCH
2xDN40ST/160 Preizolowane
Q=78 kW / G=0,68 kg/s

 
LEGENDA




- pion instalacji solarnej



- Przewody inst. solarnej z rur stalowych czarnych średnich bez szwu wg. PN-H / 74209



 
- Kanaly wentylacyjne stalowe ocynkowane typu SPIRO



- kratka wentylacyjna wywiewna prostokątna dla przewodów spiro



 - kratka wentylacyjna nawiewna kanał ścięty



- Nr pomieszczenia, projektowa temp. wewnętrzna pomieszczenia, projektowe obciążenie cieplne

Rozdzielacze hydrauliczne
2xDN100

Wymiennik podgrzewu wody
basenowej Q=78 kW
Tz/Tp=60°/30° 45% glikol
tz/tp=25°/55° woda basen

Do instalacji basenowej
2xDN50 INOX

Temat: Utworzenie rekreacyjnej przestrzeni wspólnej w miejscowości Wysoka w ramach rewitalizacji gminy Łañcut na lata 2016-2020 - rozbudowa i nadbudowa istniejącego budynku socjalnego, budowa nowego budynku technicznego, wchodzących w skład zaplecza socjalno-sanitarnego i technologicznego otwartego basenu rekreacyjnego, remont istniejącej niecki basenowej, budowa przyłącza wody, kanalizacji sanitarnej, wolnostojących kolektorów słonecznych, niezbędnej infrastruktury i urządzeń technicznych oraz obiektów małej architektury.

Inwestor: Gmina Łañcut, ul. Mickiewicza 2A, 37-100 Łañcut

Lokalizacja: Wysoka, gmina Łañcut, dz. nr ewid. 392/10, obręb 0009-Wysoka

Przedmiot rysunku: RZUT PIWNIC BUDYNEK NR2 - INSTALACJA GRZEWICZA
WENTYLACYJNA I SOLARNA

Projektant: Inż. Marian Budzik, upr. nr S-234/79 S-234/80

Opisownik: mgr inż. Daniel Kocurek

Sprawdził: mgr inż. Witold Duszałek, upr. nr S-158/01

Skala:

1:75

Data opracowania:

kwiecień 2018

Nr rysunku:

S-07