


RZUT PARTERU
INSTALACJA GRZEWICZA
WENTYLACYJNA I SOLARNA
SKALA 1:75

Stacja solarna-podgrzew wody basenowej/przygotowanie CWU
wypożaczona w wymiennik płytowy,
pompe ciepłotań i wtórna, zawór bezpieczeństwa 6 bar,
zawory zwrotne kłapowe, manometr, zawory napełniania
i opróżniania, termometry, separator powietrza, rotametr.
Q=78 kW, Hp=5,6 mH₂O, G=0,68 kg/s

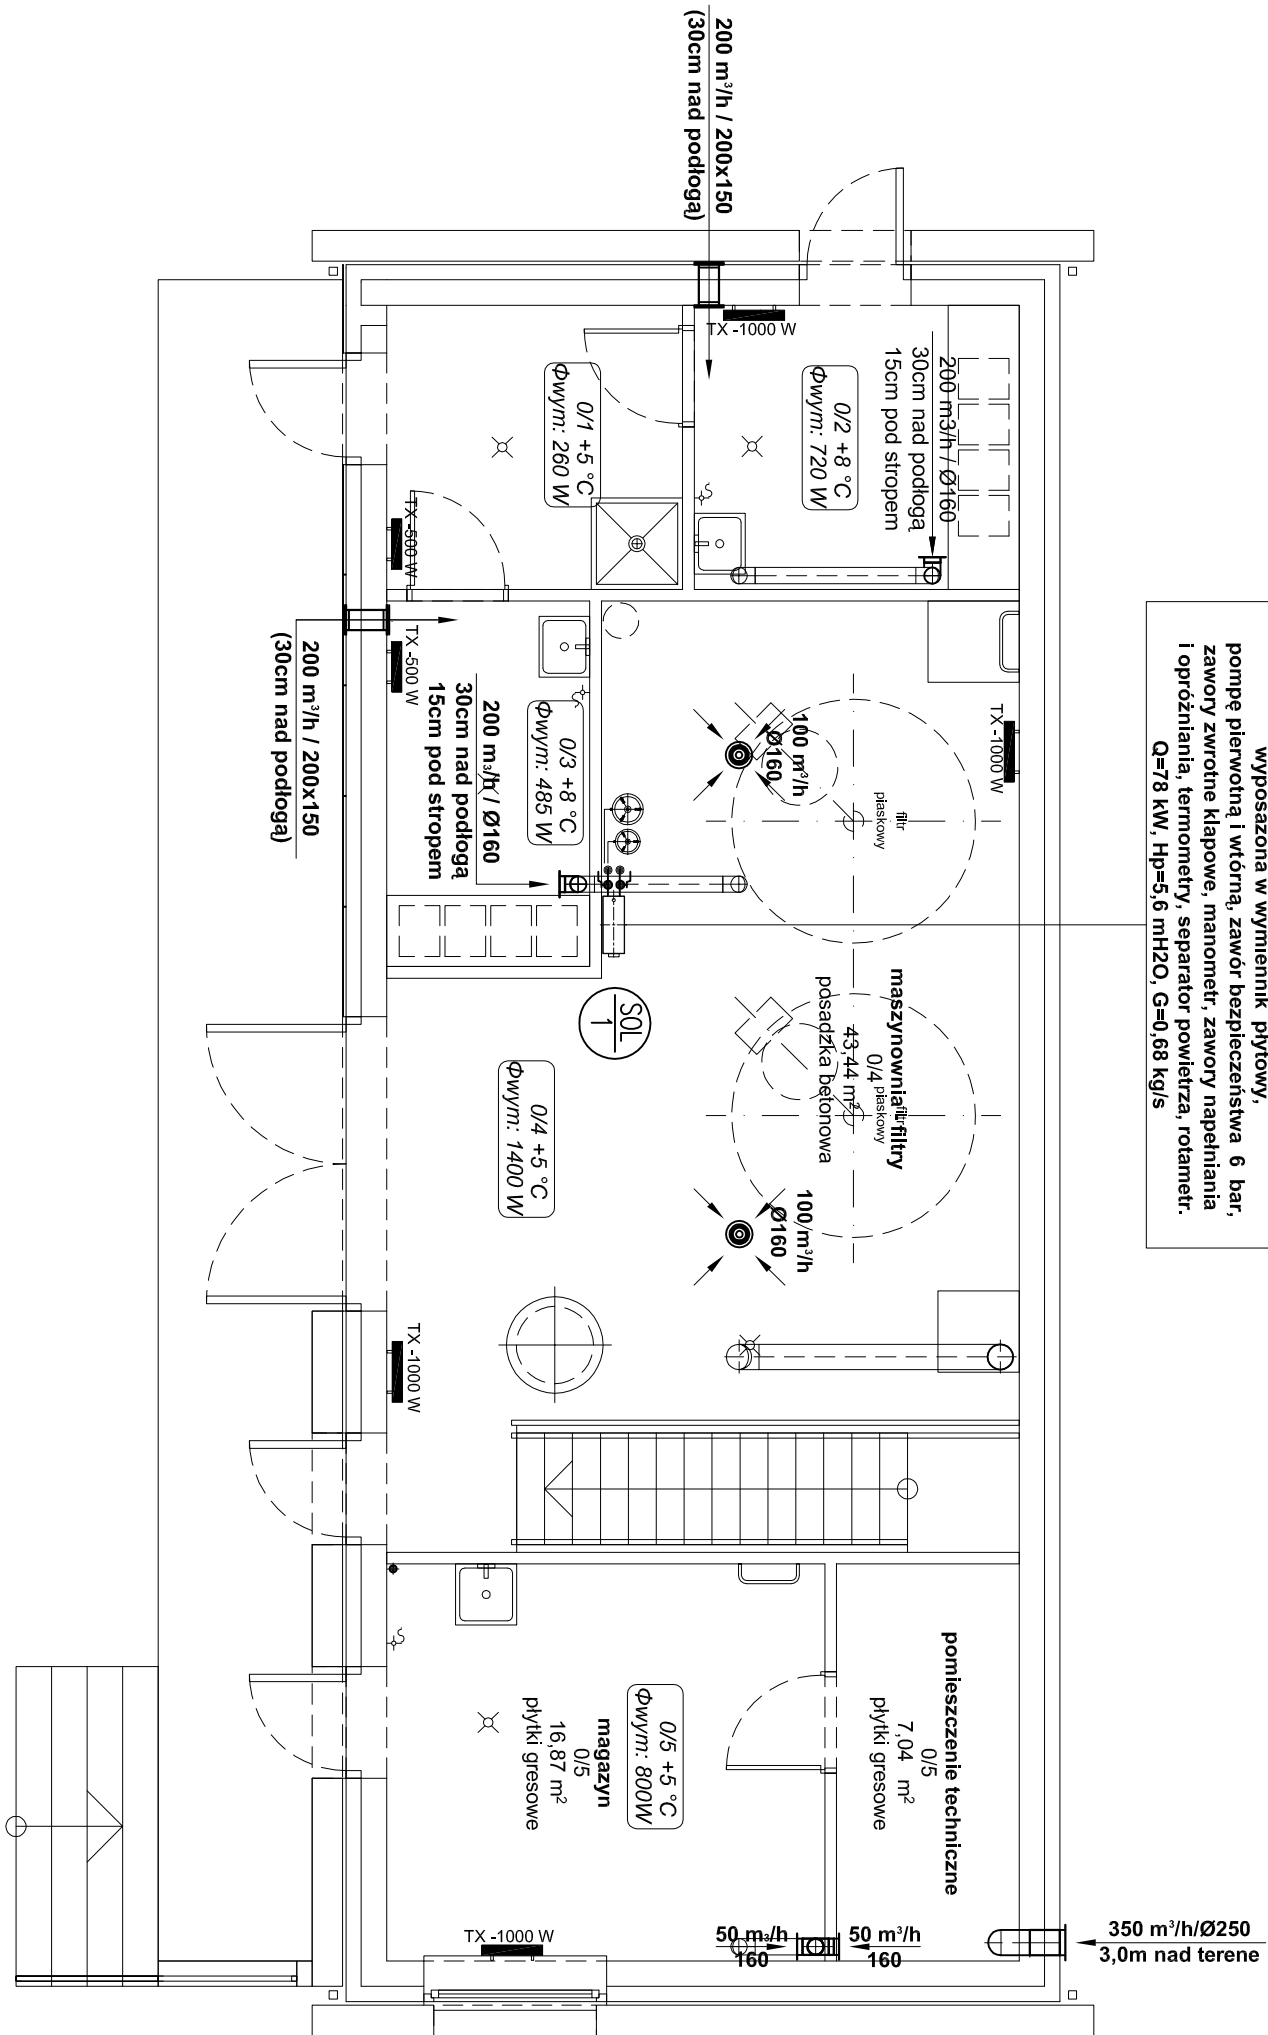

 
LEGENDA




- pion instalaciji solarnej




- Przewody inst. solarnej z rur stalowych czarnych średnich bez szwu wg. PN-H / 74209



 
- Kanały wentylacyjne stalowe ocynkowane typu spiro prowadzone w przestrzeni poddasza



- okrągły zawór wywiewny Dn160mm

 

- okrągła czepnia ścienna DN250mm

 

- Nr pomieszczenia, projektowa temp. wewnętrzna pomieszczenia, projektowe obciążenie cieplne



- Grzejnik płytowy elektryczny o mocy $Q=1000W$

Temat:	Utworzenie rekreacyjnej przestrzeni wspólnej w miejscowości Wysocka w ramach rewalizacji gminy Łanucha na lata 2016-2020 - rozbudowa i nadbudowa istniejącego budynku socjalnego, budowa nowego budynku technicznego, wchodzących w skład zabezpieczenia socjalno-sanitarnego i technologicznego otwartego basenu rekreacyjnego, remont istniejącej mekki basenowej, budowa przyłączy wody, kanalizacji sanitarnej, wodociągów kolektorów ściekowych, niezbędnej infrastruktury i urządzeń technicznych oraz obiektów małej architektury.
--------	---

Lokalizacja:	Wysoka, gmina Łañcut, dz. nr ewid. 392/10, obręb 0009-Wysoka	Skala:	1:75
Przedmiot rysunku:	RZUT PIĘTRA BUDYNIEK NR2 - INSTALACJA GRZEWCZA WENTYLACYJNA I SOLARIA	Data opracowania:	kwiecień 2018
Projektant:	Inż. Marian Budzik, upr. nr S-234/79, S-234/80		
Opracowanie:	mgr inż. Daniel Kocurek	N rysunku:	
Sprawdził:	mgr inż. Witold Duszałek, upr. nr S-158/01		S-08