 


RZUT DACHU
INSTALACJA WENTYLACYJNA
SKALA 1:75

 
wentylator hybrydowy
DN160mm
Vw=200m3/h / dP=60Pa
Pel=130W / 230V

wentylator hybrydowy
Dn160mm
Vw=200m3/h / dP=60Pa
Pel=130W / 230V


wentylator dachowy
WYWIEWNY
Vw=350m3/h / dP=70Pa
Pel=100W / 230V



- wentylator dachowy hybrydowy
(wentylacja grawitacyjna wspomagana mechanicznie)



- wentylator dachowy cylindryczny typu "A" DN160

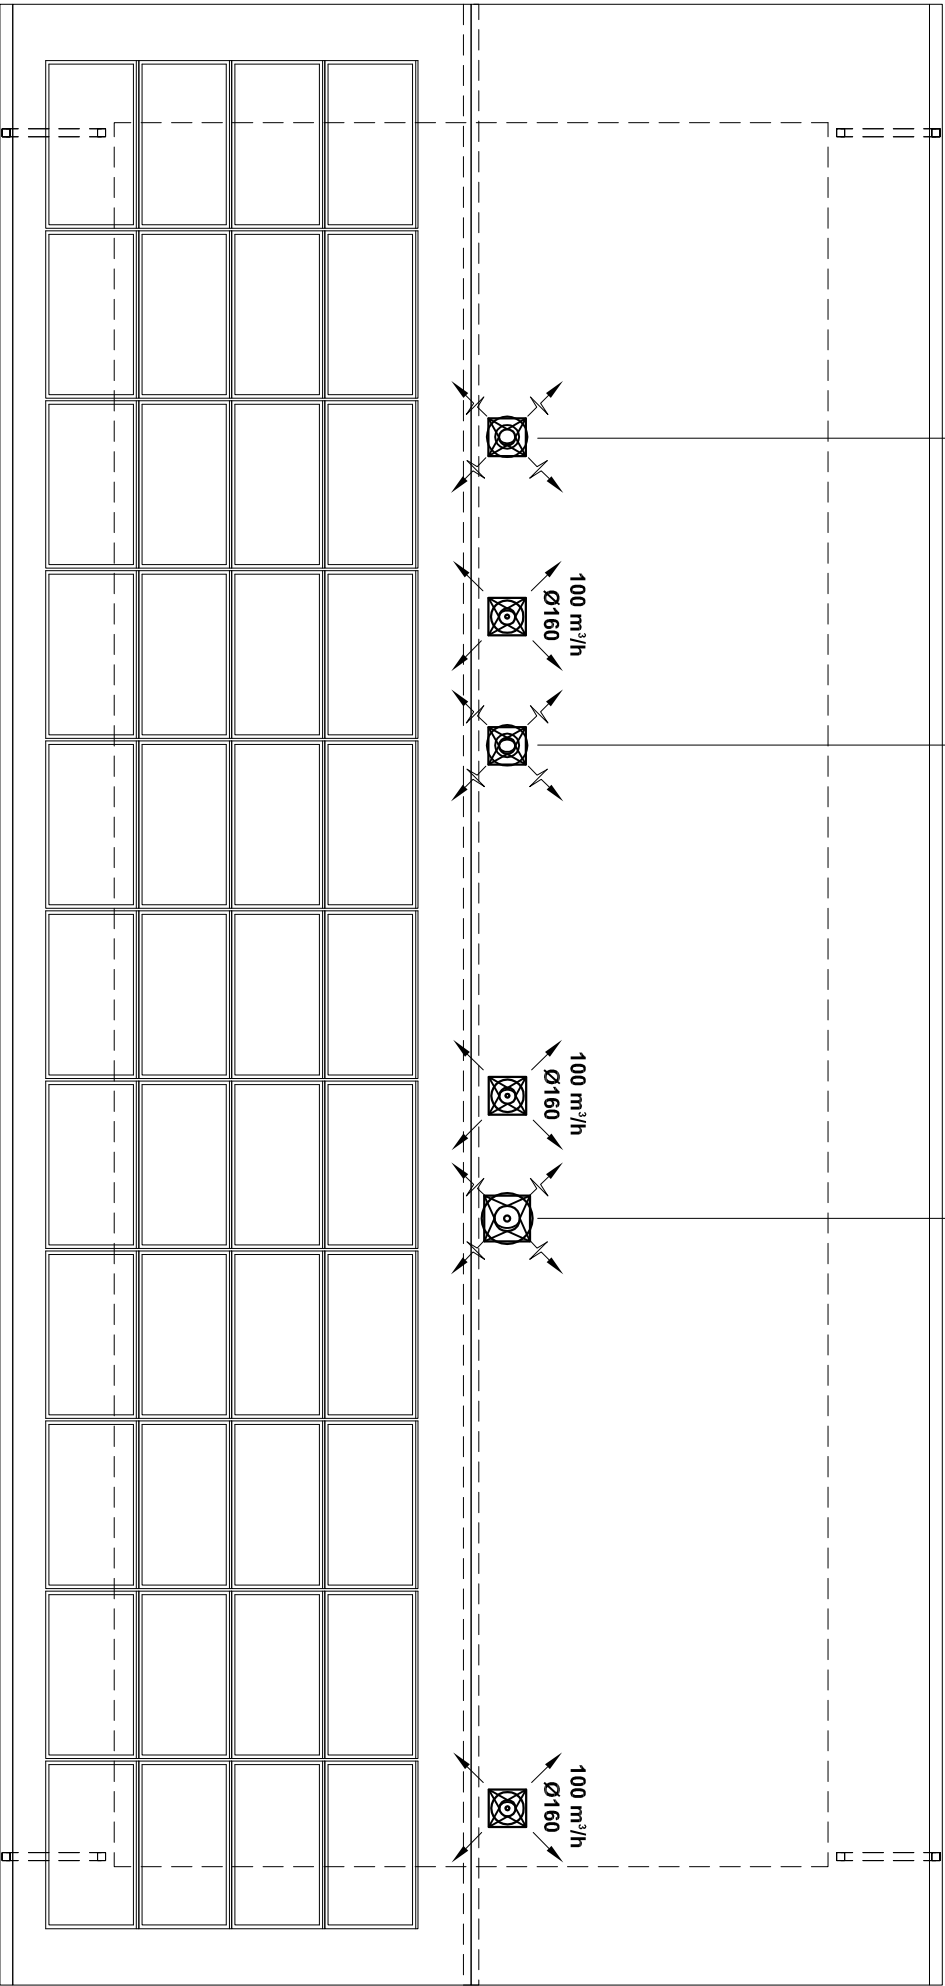

Temat: Utworzenie rekreacyjnej przestrzeni wspólnej w miejscowości Wysoka w ramach rewitalizacji gminy Łañcut na lata 2016-2020 - rozbudowa i nadbudowa istniejącego budynku socjalnego, budowa nowego budynku technicznego, wchodzących w skład zaplecza socjalno-sanitarnego i technologicznego otwartego basenu rekreacyjnego, remont istniejącej niecki basenowej, budowa przyłącza wody, kanalizacji sanitarnej, wolnostojących kolektorów słonecznych, niezbędnej infrastruktury i urządzeń technicznych oraz obiektów małej architektury.

Inwestor: Gmina Łañcut, ul. Mickiewicza 2A, 37-100 Łañcut

Lokalizacja: Wysoka, gmina Łañcut, dz. nr ewid. 392/10, obręb 0009-Wysoka

Przedmiot rysunku: RZUT DACHU BUDYNIEK NR2 - INSTALACJA GRZEWCZA
WENTYLACYJNA I SOLARNA

Projektant: Inż. Marian Budzik, upr. nr S-234/79 S-234/80

Opisownik: mgr inż. Daniel Kocurek

Sprawdził: mgr inż. Witold Duszałek, upr. nr S-158/01

Skala:
1:75

Data opracowania:
kwiecień 2018

Nr rysunku:

S-09