



NIECKA BASENU - RZUT

Rozmieszczenie orurowania
Skala 1:50

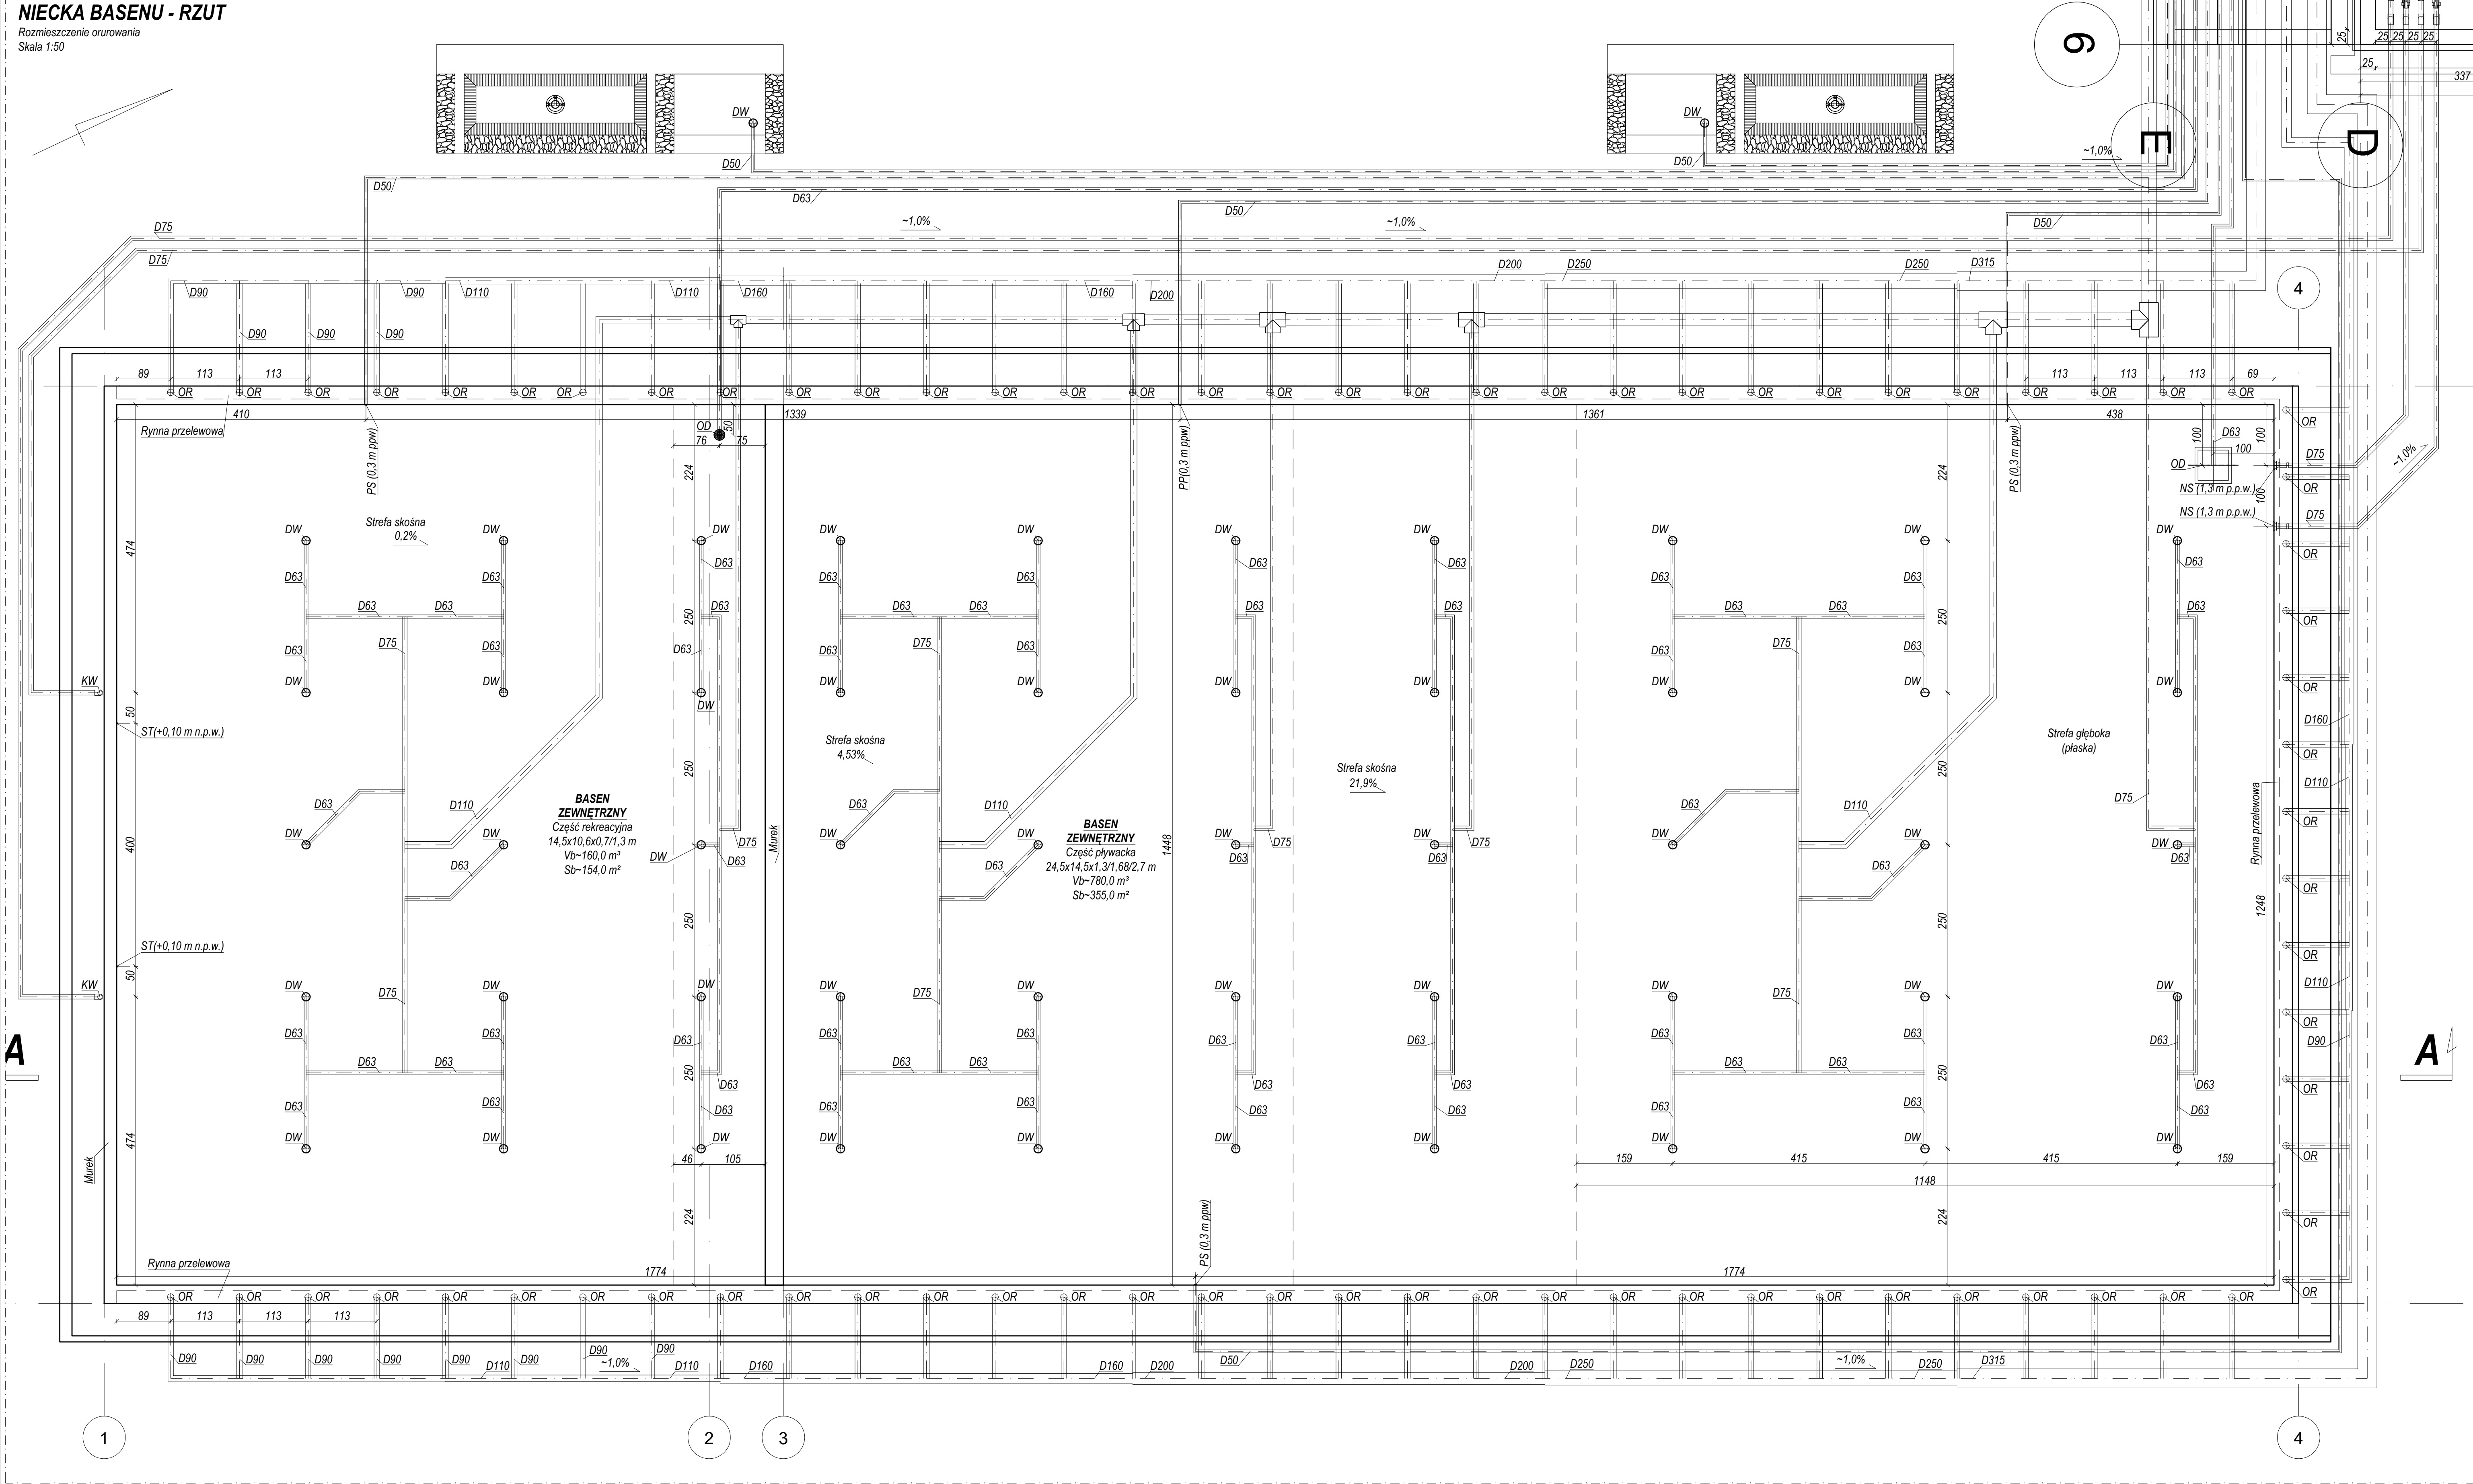

POZIOM MASZYNOWNI - RZUT

Rozmieszczenie urządzeń
Skala 1:50

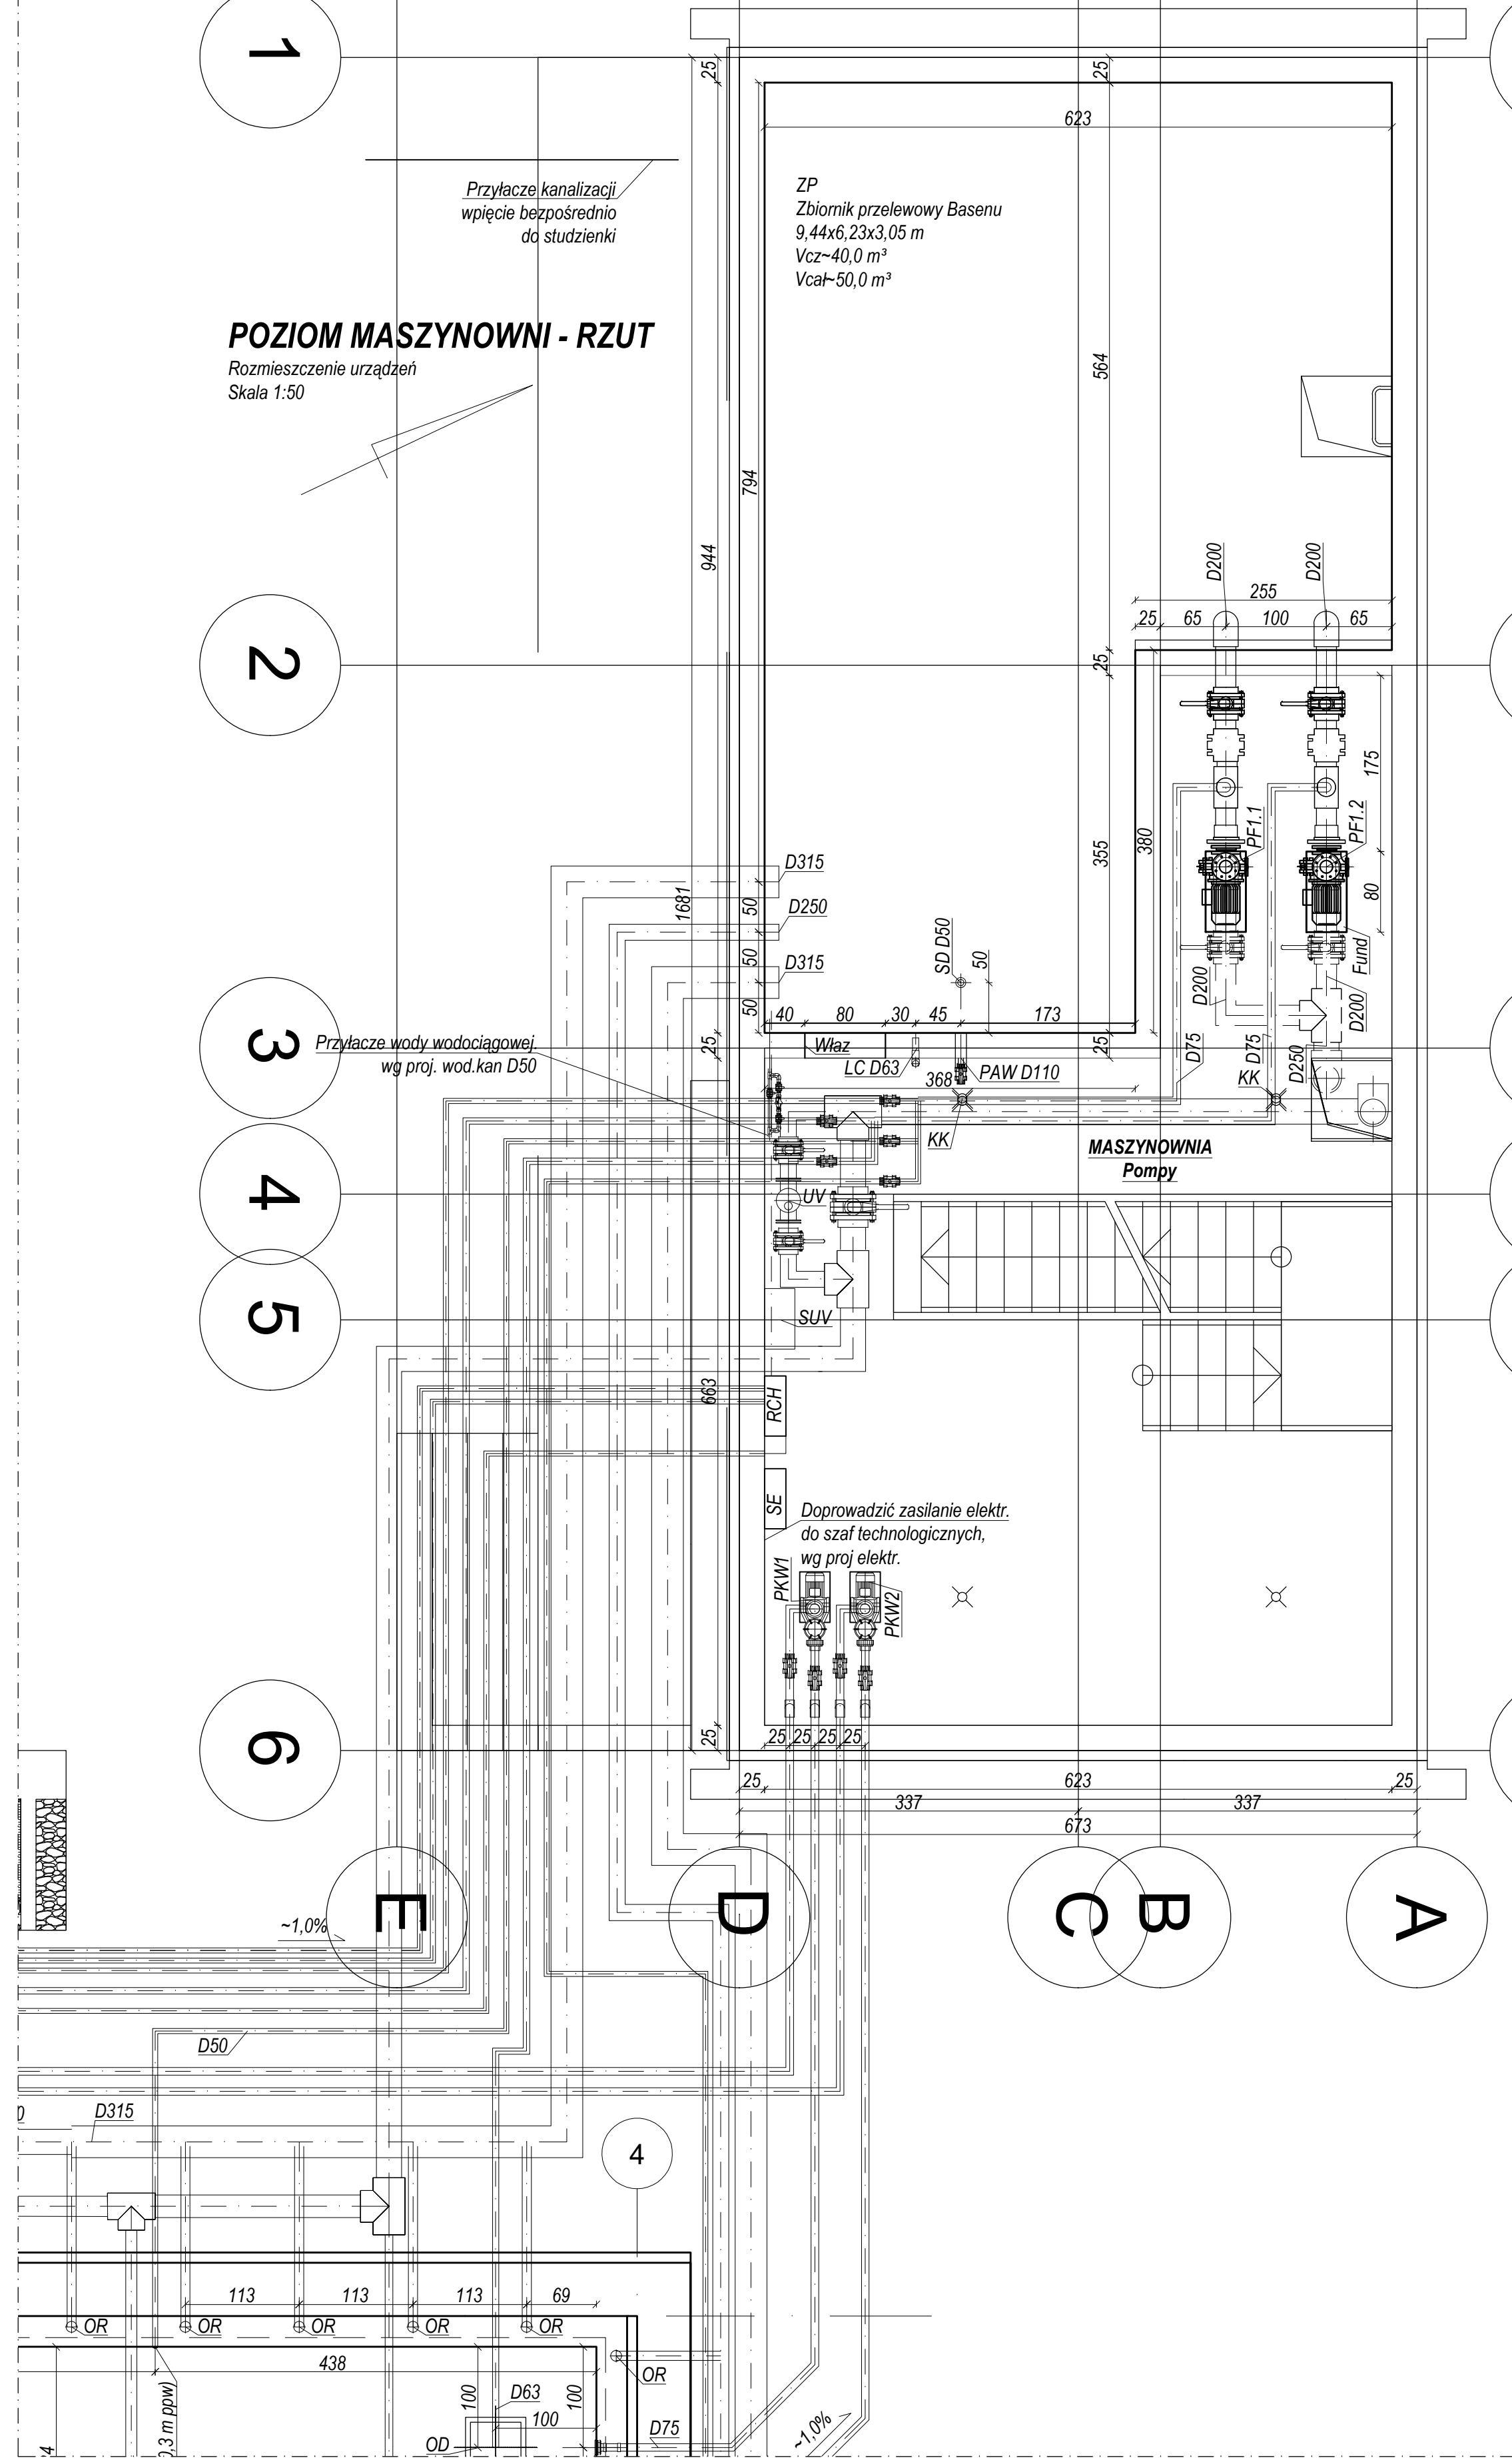

UWAGI:

- Wymiary odnoszą się do betonu w stanie surowym (sprawdzić na budowie)
- Rury osłonowe przewodów sterowania atrakcjami prowadzić łagodnymi łukami
- Zasilanie energii elektrycznej, wody wodociągowej, wyprowadzenie wód popłucznych do kanalizacji, przyłącza mediów grzewczych
- Połączenia urządzeń technologicznych basenowej rozpatrywać wraz ze schematami montażowymi i stosownie do zaleceń producentów urządzeń
- Wszystkie przejścia w niecce i maszynowni - szczelne
- Rurociągi prowadzić ze spadkiem min 0,5% w kierunku pomp i ZP
- Uzgodnić z proj. wod-kan. lokalizację kanalizacji KK i wyprowadzenie wód popłucznych, przewodów awaryjnych z ZP
- Uzgodnić z proj. arch. lokalizację pięli powietrznych dmuchaw
- Zalecane jest ustawienie pomp, dmuchaw na fundamentach 10 cm i podkładce antywibr.
- Pom. magazynowania i dozow. chemii basenowej wyposażyć w:
 - wentylację mechaniczną - 5 wymiarów uruchamianą przed wejściem,
 - drzwi szczelne z blokadą i przyciskiem uruchomienia wentylacji,
 - umywalkę z oczyniłą,
 - natrysk ratunkowy przed wejściem,
 - zapewnić temp. min +5°C, max +25°C,

brpa

BR Pracownia Architektoniczna
ul. Piłsudskiego 4/22, 37-100 Łańcut
tel.: 17 225 46 29, www.brpa.pl

Inwestycja:
Rozbudowa i nadbudowa istniejącego budynku socjalnego, budowa nowego budynku technicznego, wchodzących w skład zaplecza socjalno-sanitarnego i technologicznego otwartego basenu rekreacyjnego, budowa niezbędnej infrastruktury i urządzeń technicznych oraz miejsc postojowych

Wysoka, gmina Łańcut, działka nr 392/10, obręb 0009 - Wysoka

temat:
Budynek zaplecza technologicznego. Rzut poziomu maszynowni.

faza:
projekt budowlany

projekt:
mgr inż. Anna Terentjew

opracowania budowlane nr ewid. SLK/4532/PW05/12
do projektowania bez ograniczeń w specjalności instalacyjnej

sprawdzenie:
mgr inż. Karina Wąder- Domin

opracowania budowlane nr ewid. SLK/4532/PW05/12
do projektowania bez ograniczeń w specjalności instalacyjnej

nazwa rysunku:
Rozmieszczenie urządzeń i elementów do zabetonowania.

skala: 1:50

numer rysunku: T-3

data: marzec 2018

UWAGA
Opracowanie chronione jest prawem autorskim, wszelkie zmiany wymagają pisemnej zgody Projektanta

UWAGA! Oznaczenia wg Rys. T-1, T-2