


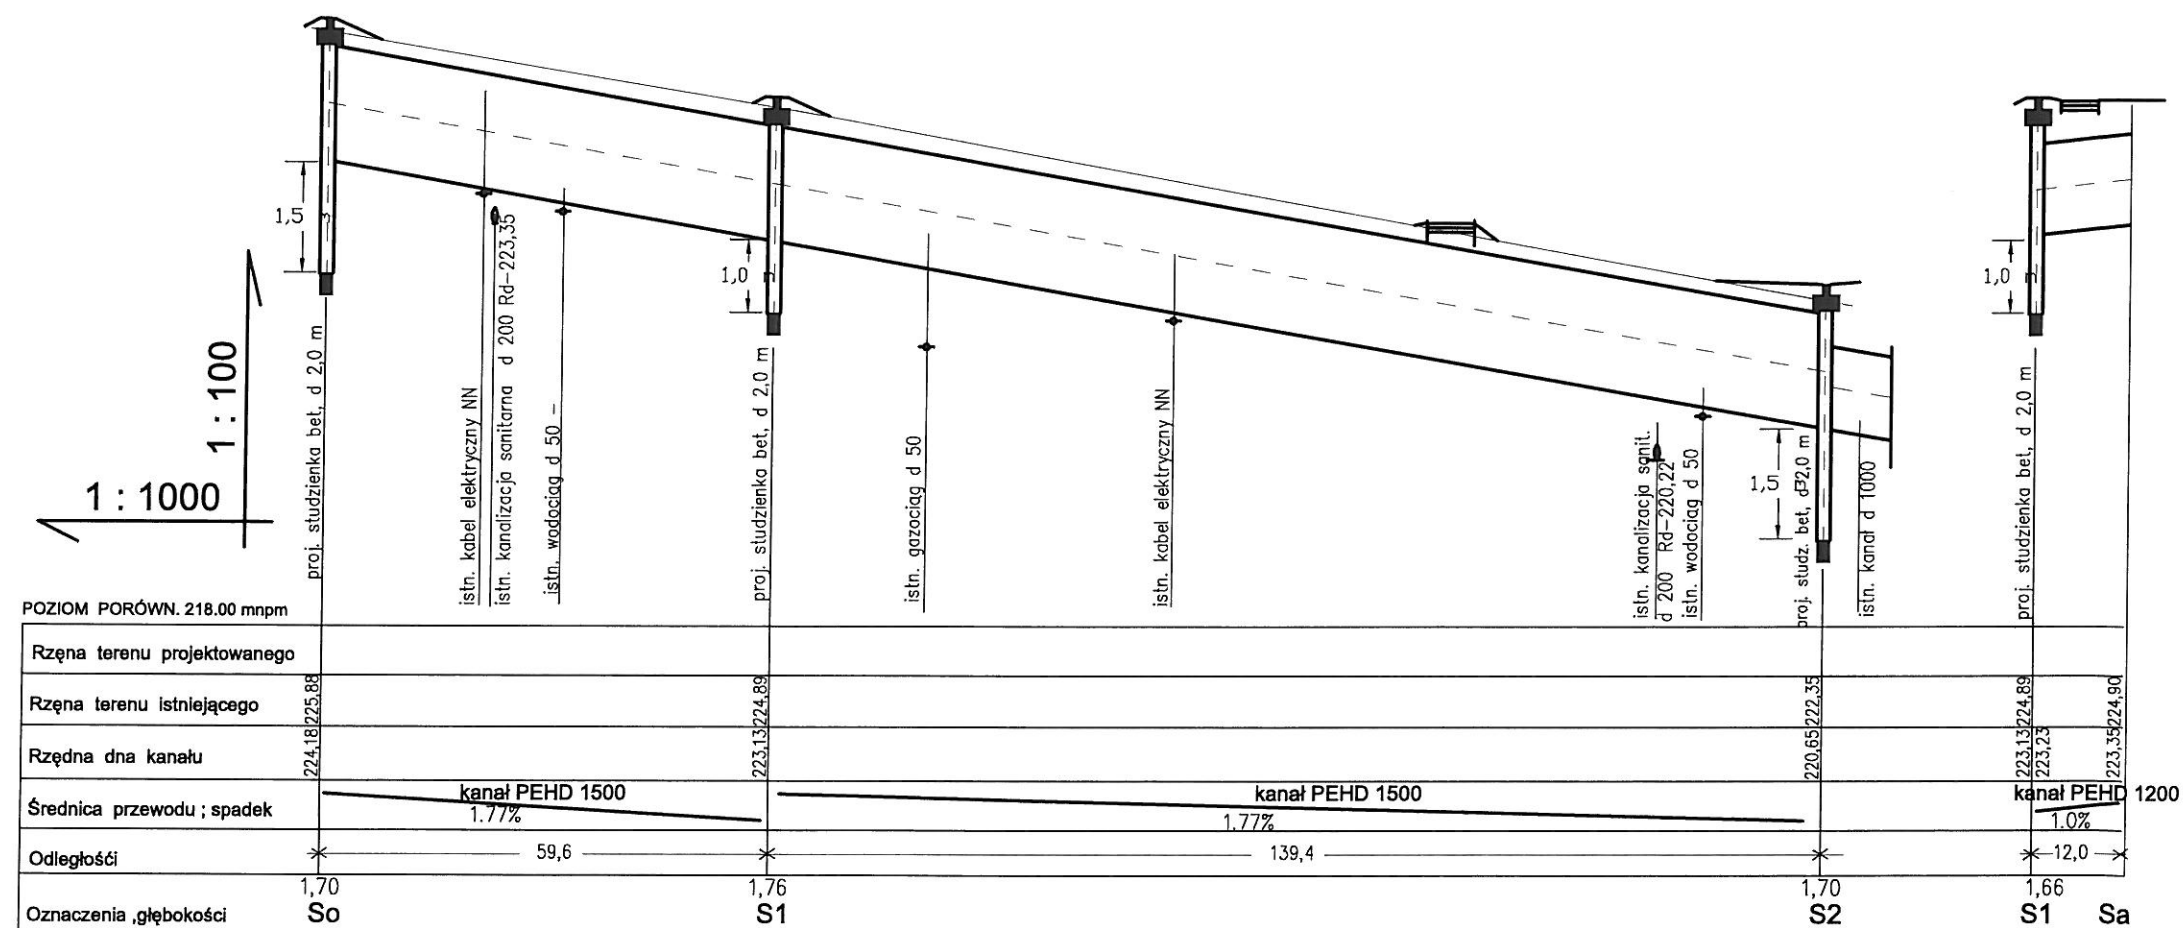

Nazwa i adres: PROJEKT ZAGOSPODAROWANIA TERENU POD BUDOWĘ KANALIZACJI DESZCZOWEJ PEHD D 1500 I D 1200 PRZY PRZEBUDOWIE DROGI GMINNEJ NA DZIAŁCE NR 1704 W ALBIGOWEJ					
Inwestor : GMINA ŁAŃCUT 37-100 Łańcut ul. Mickiewicza 2a					
TREŚĆ RYSUNKU	Profil kanalizacji deszczowej				SKALA 1 : 100/1000
Zespół	Nazwisko	Numer uprawnień	Podpis	data	rys. nr
projektował :	mgr inż. Wojciech Opałka	PDK/0211/PWOS/10		08.19	S2
weryfikowała :	inż. Jan Cierpisz	S-91/00			